


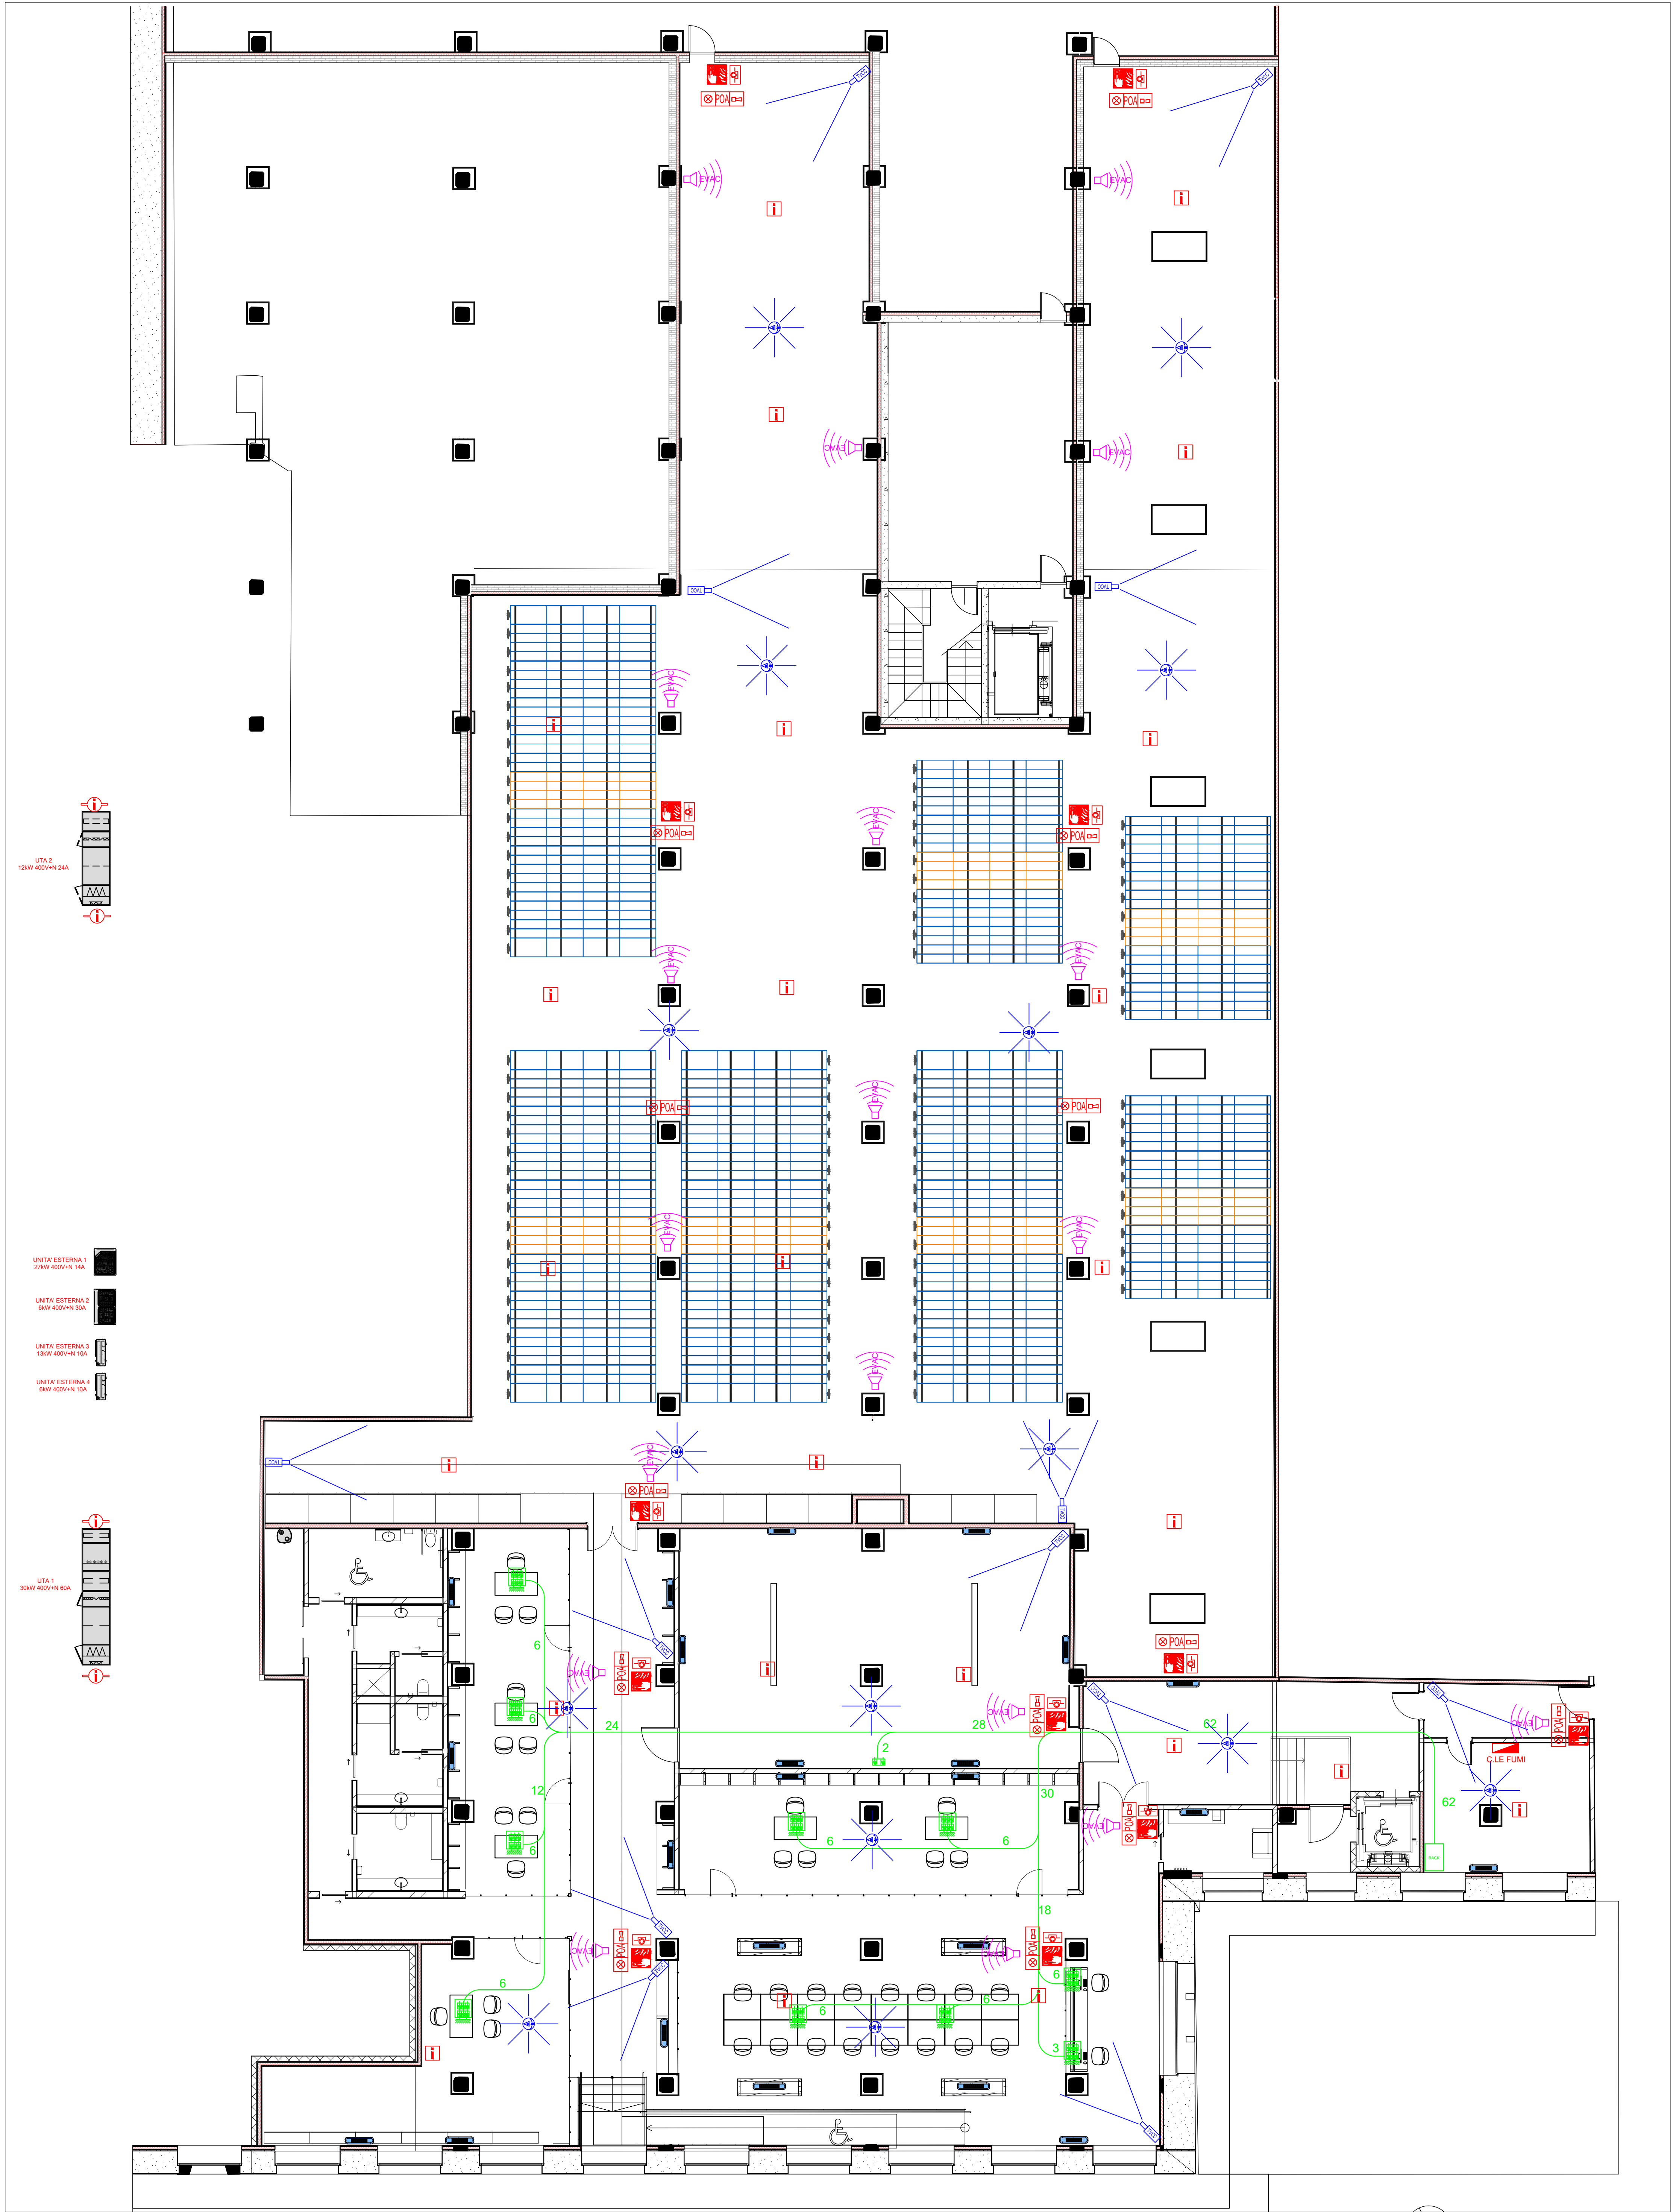

LEGENDA SIMBOLOGIA UNIFICATA IMPIANTI SPECIALI

RILEVATORE DI FUMO
Rilevatore ottico di fumo analogico indirizzato interattivo. Camera di analisi a doppia periscopio ottico.

PULSANTE MANUALE IMPIANTO ANTINCENDIO
Pulsante indirizzato manuale da esterno a rotella vetro, provvisto di led rosso per la segnalazione locale di allarme, completo di mascherina di copertura in plastica per avvisatori manuali.

PANNELLO OTTICO ACUSTICO
Pannello ottico acustico di allarme incendio dal design moderno, con messaggio di allarme luminoso, indirizzato con isolatore di linea integrato, previsto per diffondere un segnale d'allarme in caso d'incendio.

RILEVATORE DI FUMO DA CANALE
Camera d'analisi per condotte di condizionamento ad effetto Venturi, non equipaggiata da tubi. Prevedere rivelatore e relativa base.

LEGENDA SIMBOLOGIA UNIFICATA IMPIANTI SPECIALI

PROIETTORE SONORO UTILIZZATO ANCHE PER EVAC
Amplificatore digitale di potenza monitorato ad elevata affidabilità ed efficienza, due uscite per altoparlanti gestite e monitorate individualmente, potenza 200W.

LEGENDA SIMBOLOGIA UNIFICATA IMPIANTI SPECIALI



Rilevatore intelligente a doppia tecnologia
ad infrarossi passivo e microonde.
Pulsazione volumetrica fino a 20 metri.
Sensore infrarosso con 7 bande integrali.

TELECAMERA PER TV A CIRCUITO CHIUSO
Telecamera analogica con box e camera 700TVL Day and Night, sensore 1/3" Super HAD CCD II.

LEGENDA SIMBOLOGIA UNIFICATA IMPIANTI SPECIALI

2 PRESE TRASMISSIONE DATI RJ-45

TORRETTA PORTAPRESE EQUIPAGGIATA CON :
6 PRESE TRASMISSIONE DATI RJ-45

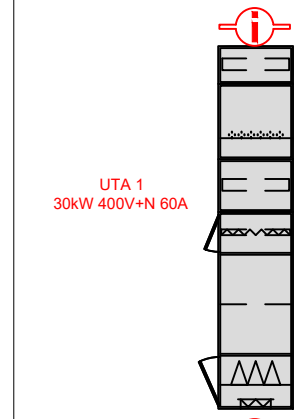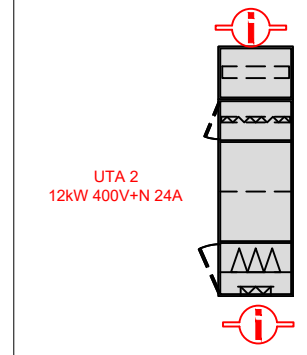

Comune di LODI
Piazza Broletto, 1, 26090 Lodi (LO)

PROGETTO DI RIGENERAZIONE URBANA POLO MUSEALE PNRR:
INTERVENTO DI RISTRUTTURAZIONE, RECUPERO E RIGENERAZIONE URBANA DEL COMPLESSO DELL'EX UNIFICIO SITO IN PIAZZALE FORNI, CON REALIZZAZIONE DI ARCHIVIO E INFRASTRUTTURE CULTURALI E MUSEALI

Progetto Fatibilità Tecnica Economica
P.F.T.E.
CUP E13021001000001

P.I. Gianluca Terreni
Via Circonvallazione, 73
20090 - Trezzano sul Naviglio (MI)
e-mail: cst.terreni@gmail.com

P.I. Aldo Salotti
Via Giuseppe Carducci, 1
28066 - Gallarate (NO)
e-mail: aldo@studiosalotti.it

Commissa
1-2023

Planimetria impianti speciali
Pianta piano seminterrato

num.	Argomento Revisione	Data revisione	Tav. num.
0	Prima Emissione	09.02.2023	EL003

Scala
1:100

Questo elaborato non può essere riprodotto o usato da terzi senza autorizzazione da parte del progettista