



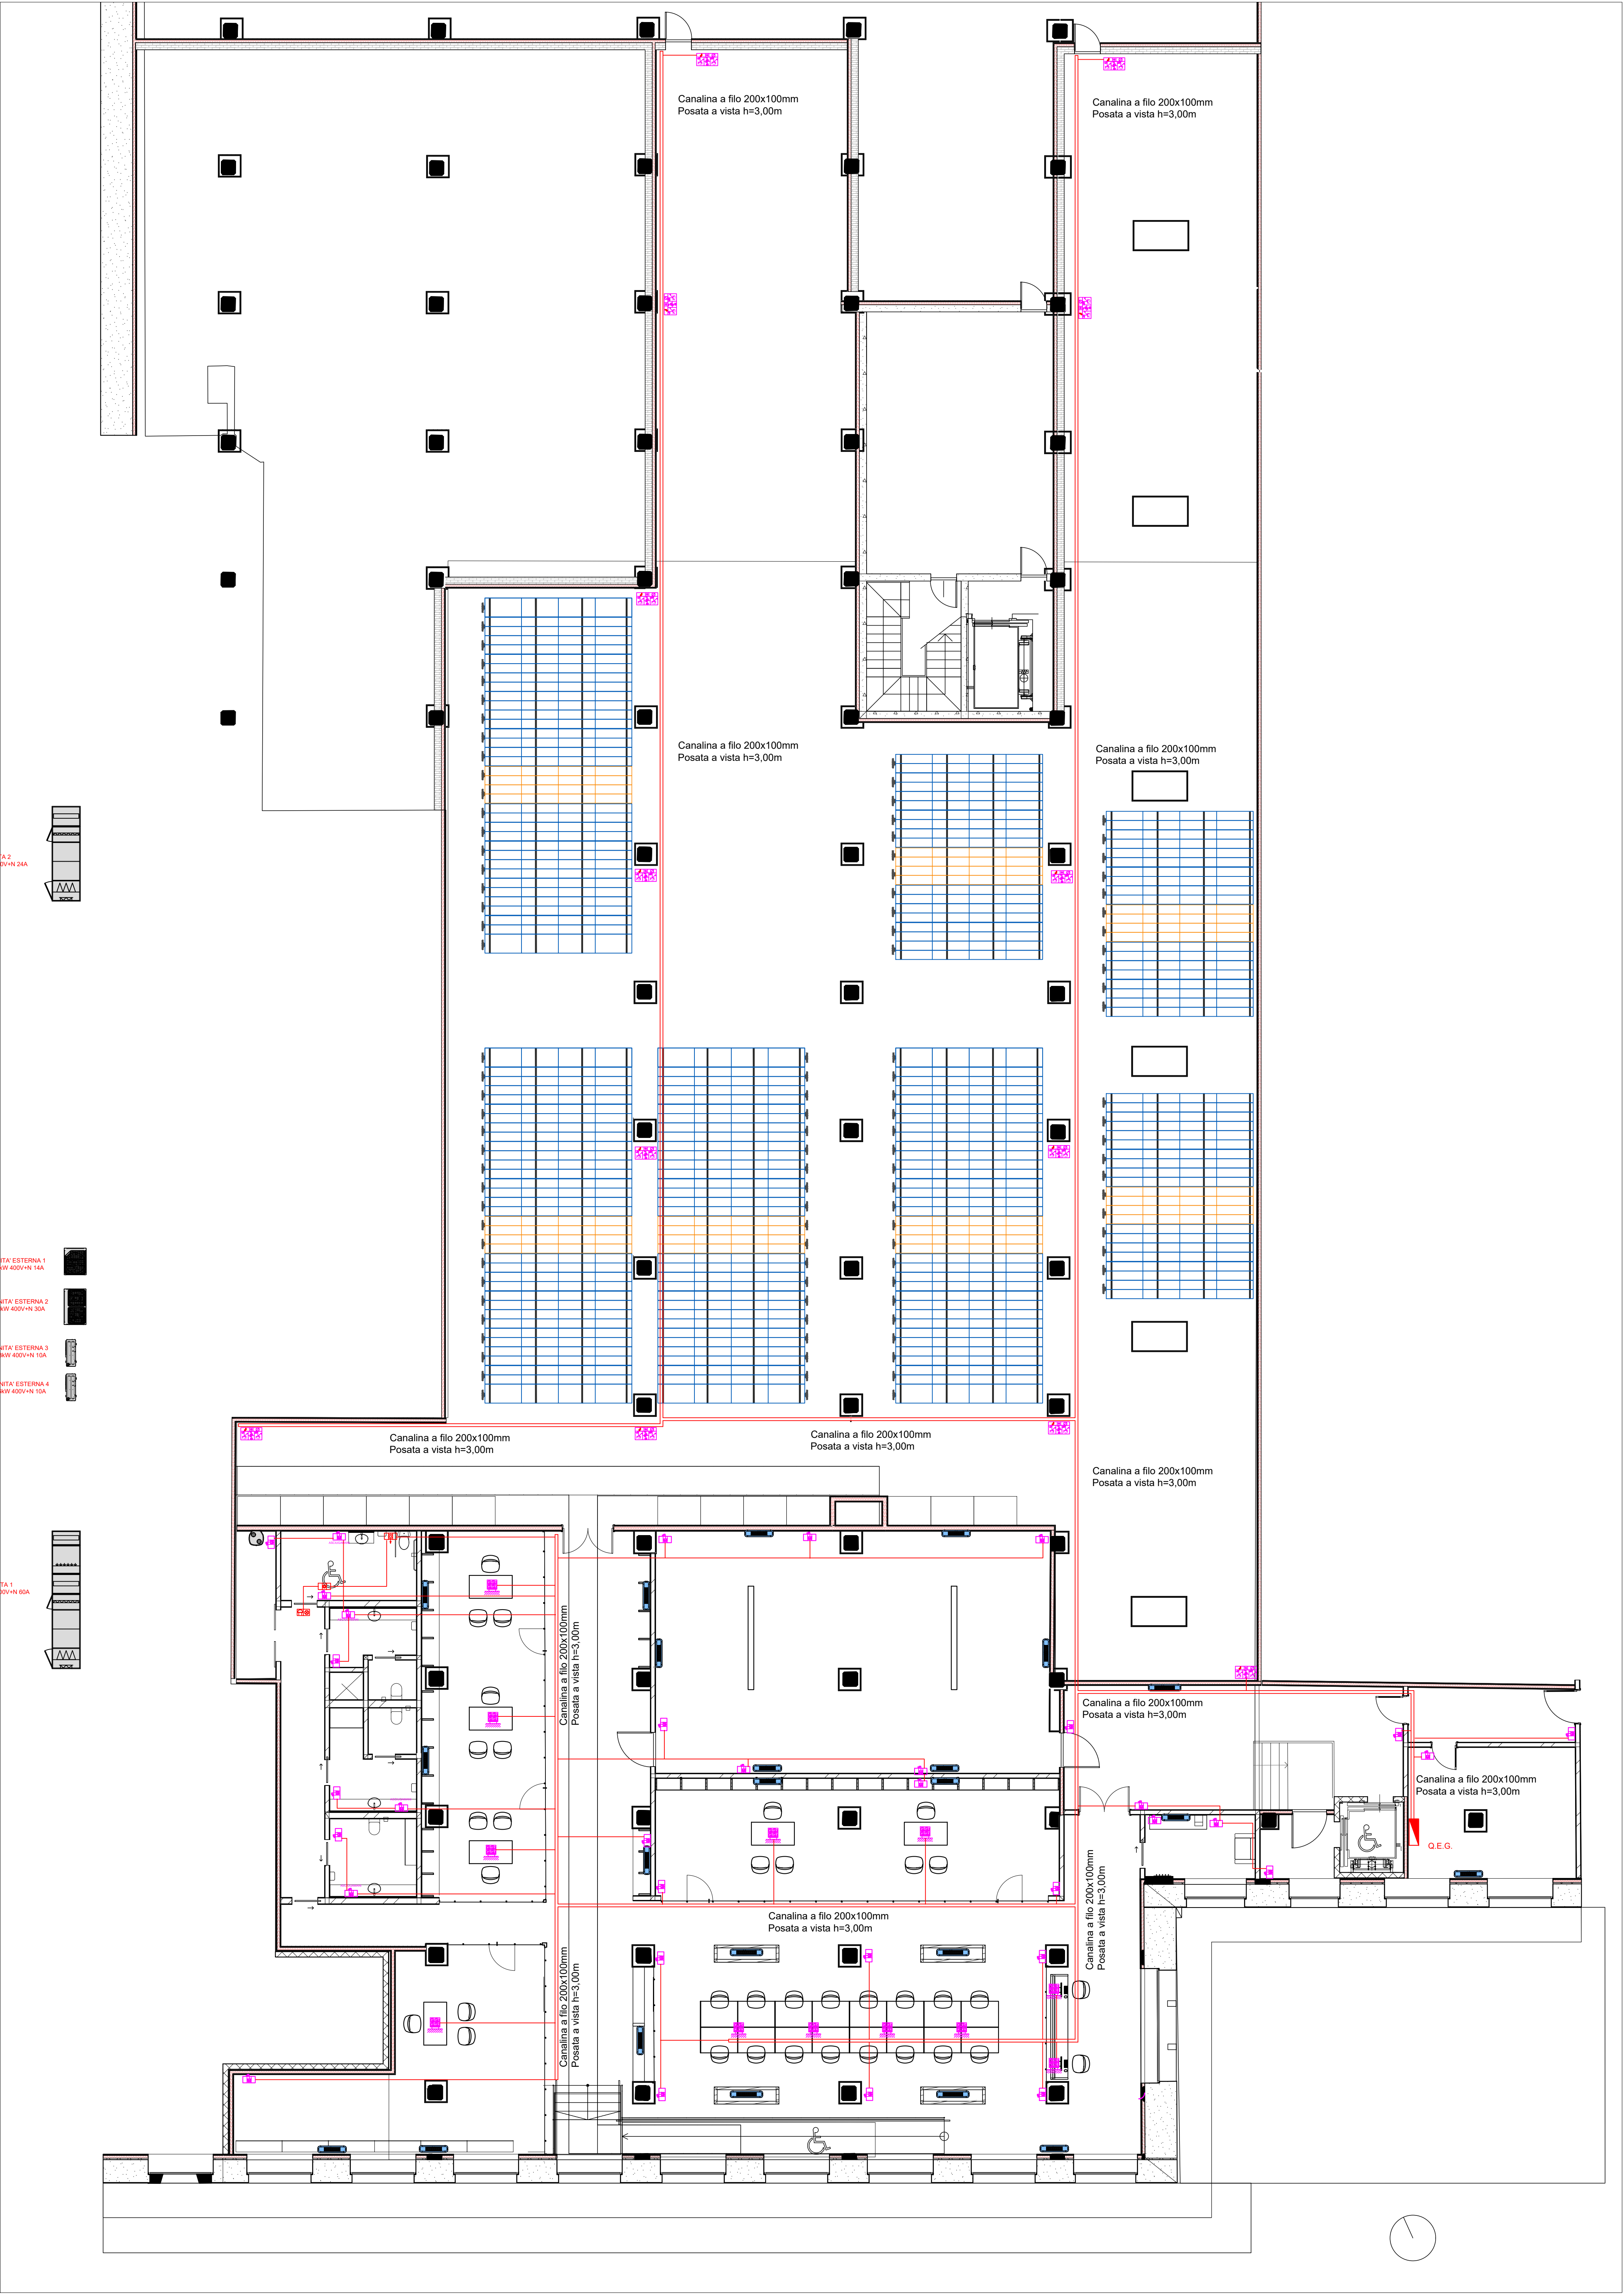

LEGENDA PRESE

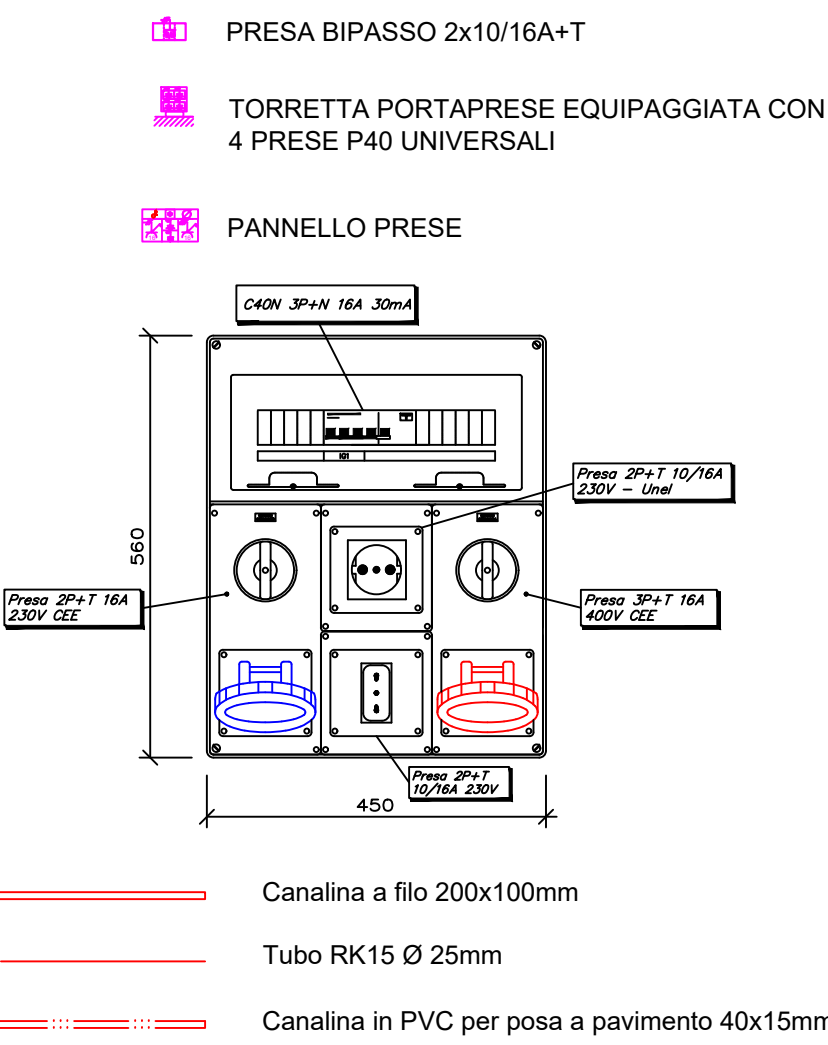

Canalina a filo 200x100mm
Tubo RK15 Ø 25mm
Canalina in PVC per posa a pavimento 40x15mm



Città
di LODI



Finanziato
dall'Unione europea
NextGenerationEU

COMUNE DI LODI
Piazza Broletto, 1, 26090 Lodi (LO)

PROGETTO DI RICGENERAZIONE URBANA POLO MUSEALE PNRR:
INTERVENTO DI RISTRUTTURAZIONE, RECUPERO E RIGENERAZIONE URBANA DEL COMPLESSO DELL'EX
UNICO SITO IN PIAZZALE FORN, CON REALIZZAZIONE DI ARCHIVIO E INFRASTRUTTURE CULTURALI E
MUSEALI

Progetto Fattibilità Tecnica Economica
P.F.T.E.
CUP E19021001000001

ARCHIVIO STORICO



P.I. Gianluca Terreni
Via Circonvallazione, 73
20090 - Trezzano sul Naviglio (MI)
e-mail: cst.terreni@gmail.com

P.I. Aldo Salonti
Via Circonvallazione, 73
28066 - Galliate (NO)
e-mail: aldo@studiosalonti.it

Commessa
1-2023

Titolo tavola

Planimetria impianto distribuzione FM
Pianta piano seminterrato

Commitente

Progettista

D.L.

Impresa



num.

Argomento Revisione

Data revisione

Tav. num.

0

Prima Emissione

09.02.2023

EL001

Scala

1:100

Questo elaborato non può essere riprodotto o usato da terzi senza autorizzazione da parte del progettista