 
 
 

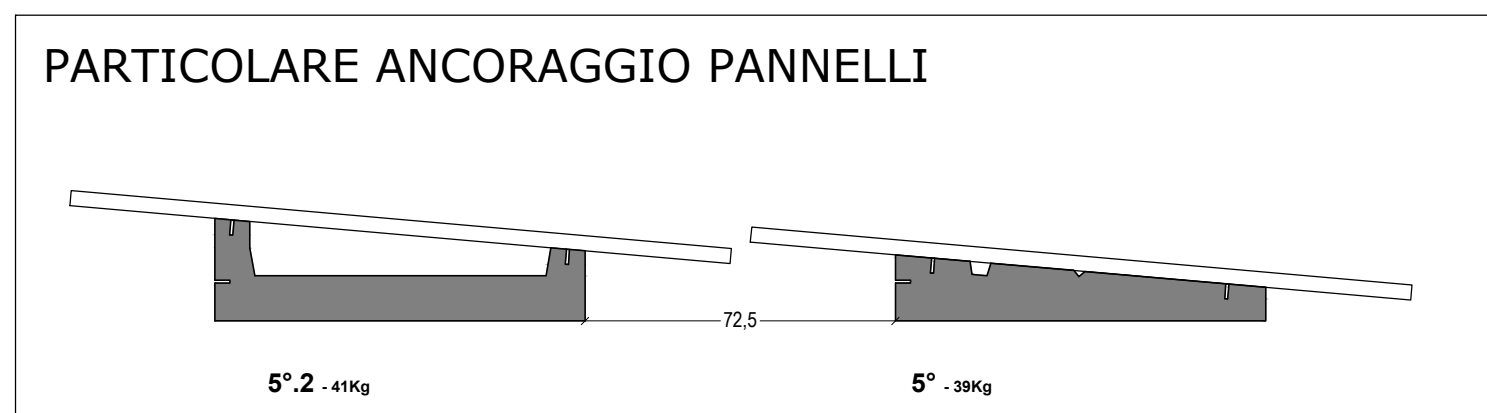


SIMBOLO	DESCRIZIONE.
	Quadro elettrico realizzato con la carpenteria e con grado di protezione minimo come prescritto nella relazione di progetto, contenente le apparecchiature rilevabili dagli schemi unifilari.
 M1	Contatore di scambio energia elettrica posato da parte dell'ente fornitore. Prevedere tavoletta in legno per fissaggio.
 M2	Contatore di produzione energia elettrica posato da parte dell'ente fornitore. Prevedere tavoletta in legno per fissaggio.
	Inverter impianto fotovoltaico, scelto come da caratteristiche indicate nella relazione di progetto.
	Pannelli fotovoltaici del tipo e del modello come prescritto negli schemi di progetto: - X - n° stringa - YY - n° pannello

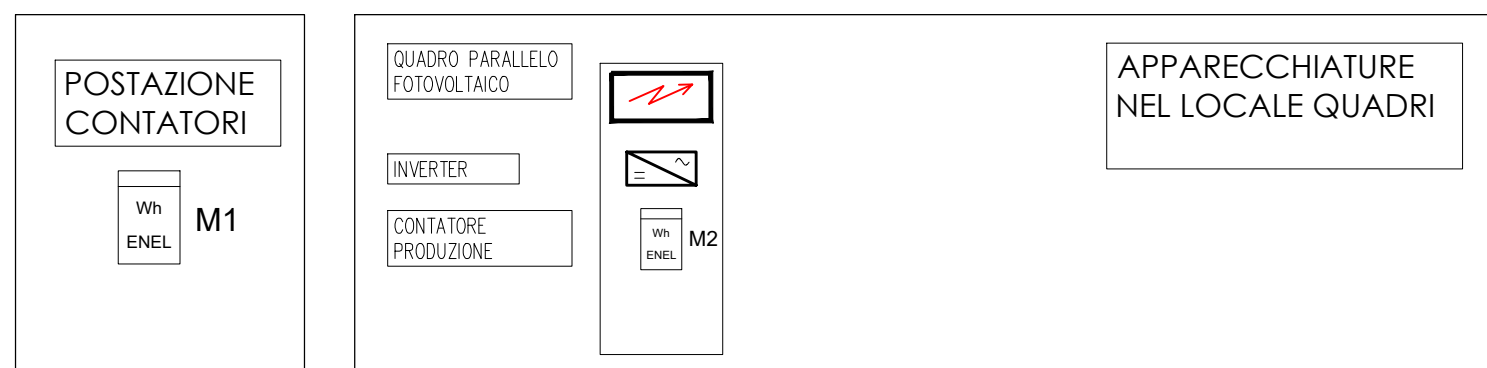

PROGETTO DEFINITIVO/ESECUTIVO
REALIZZAZIONE NUOVA MENSA PRESSO
LA SCUOLA PRIMARIA PEZZANI

ELABORATO:
MP04.5

DATA:

Gennaio 2023



COMUNE DI LODI

PNRR Missione 4 - Istruzione e Ricerca componente 1
Potenziamento dell'offerta dei servizi di istruzione: dagli
asili nido alle università- Investimento 1.2: Piano di
estensione del tempo pieno e mense
REALIZZAZIONE NUOVA MENSA PRESSO
LA SCUOLA PRIMARIA PEZZANI
Via Papa Giovanni XXIII n.13 Lodi

CUP E15E22000170001

PROGETTO DEFINITIVO/ESECUTIVO
(ART.25 E 26/33 DPR n.207/2010)

IMPIANTO ELETTRICO
IMPIANTO FOTOVOLTAICO

Committente:
Comune di Lodi
Piazzale Forni n.1, 26900 Lodi

Progettista
Ing. STEFANO TASSI
Via Pisaroni n.14, 29121 Piacenza
R.U.P.
Geom. GAETANO ITALIA

PIANTA COPERTURA
Scala 1:100

