



IMPIANTI, CONTROSOFFITTI E PARTIZIONI DEVONO ESSERE CALCOLATI SULLA BASE DI COMPETENZE INDICATE DA NCT 18, PER LE PRESTAZIONI SISMICHE DELL'EDIFICIO E DELLA DESTINAZIONE D'USO.

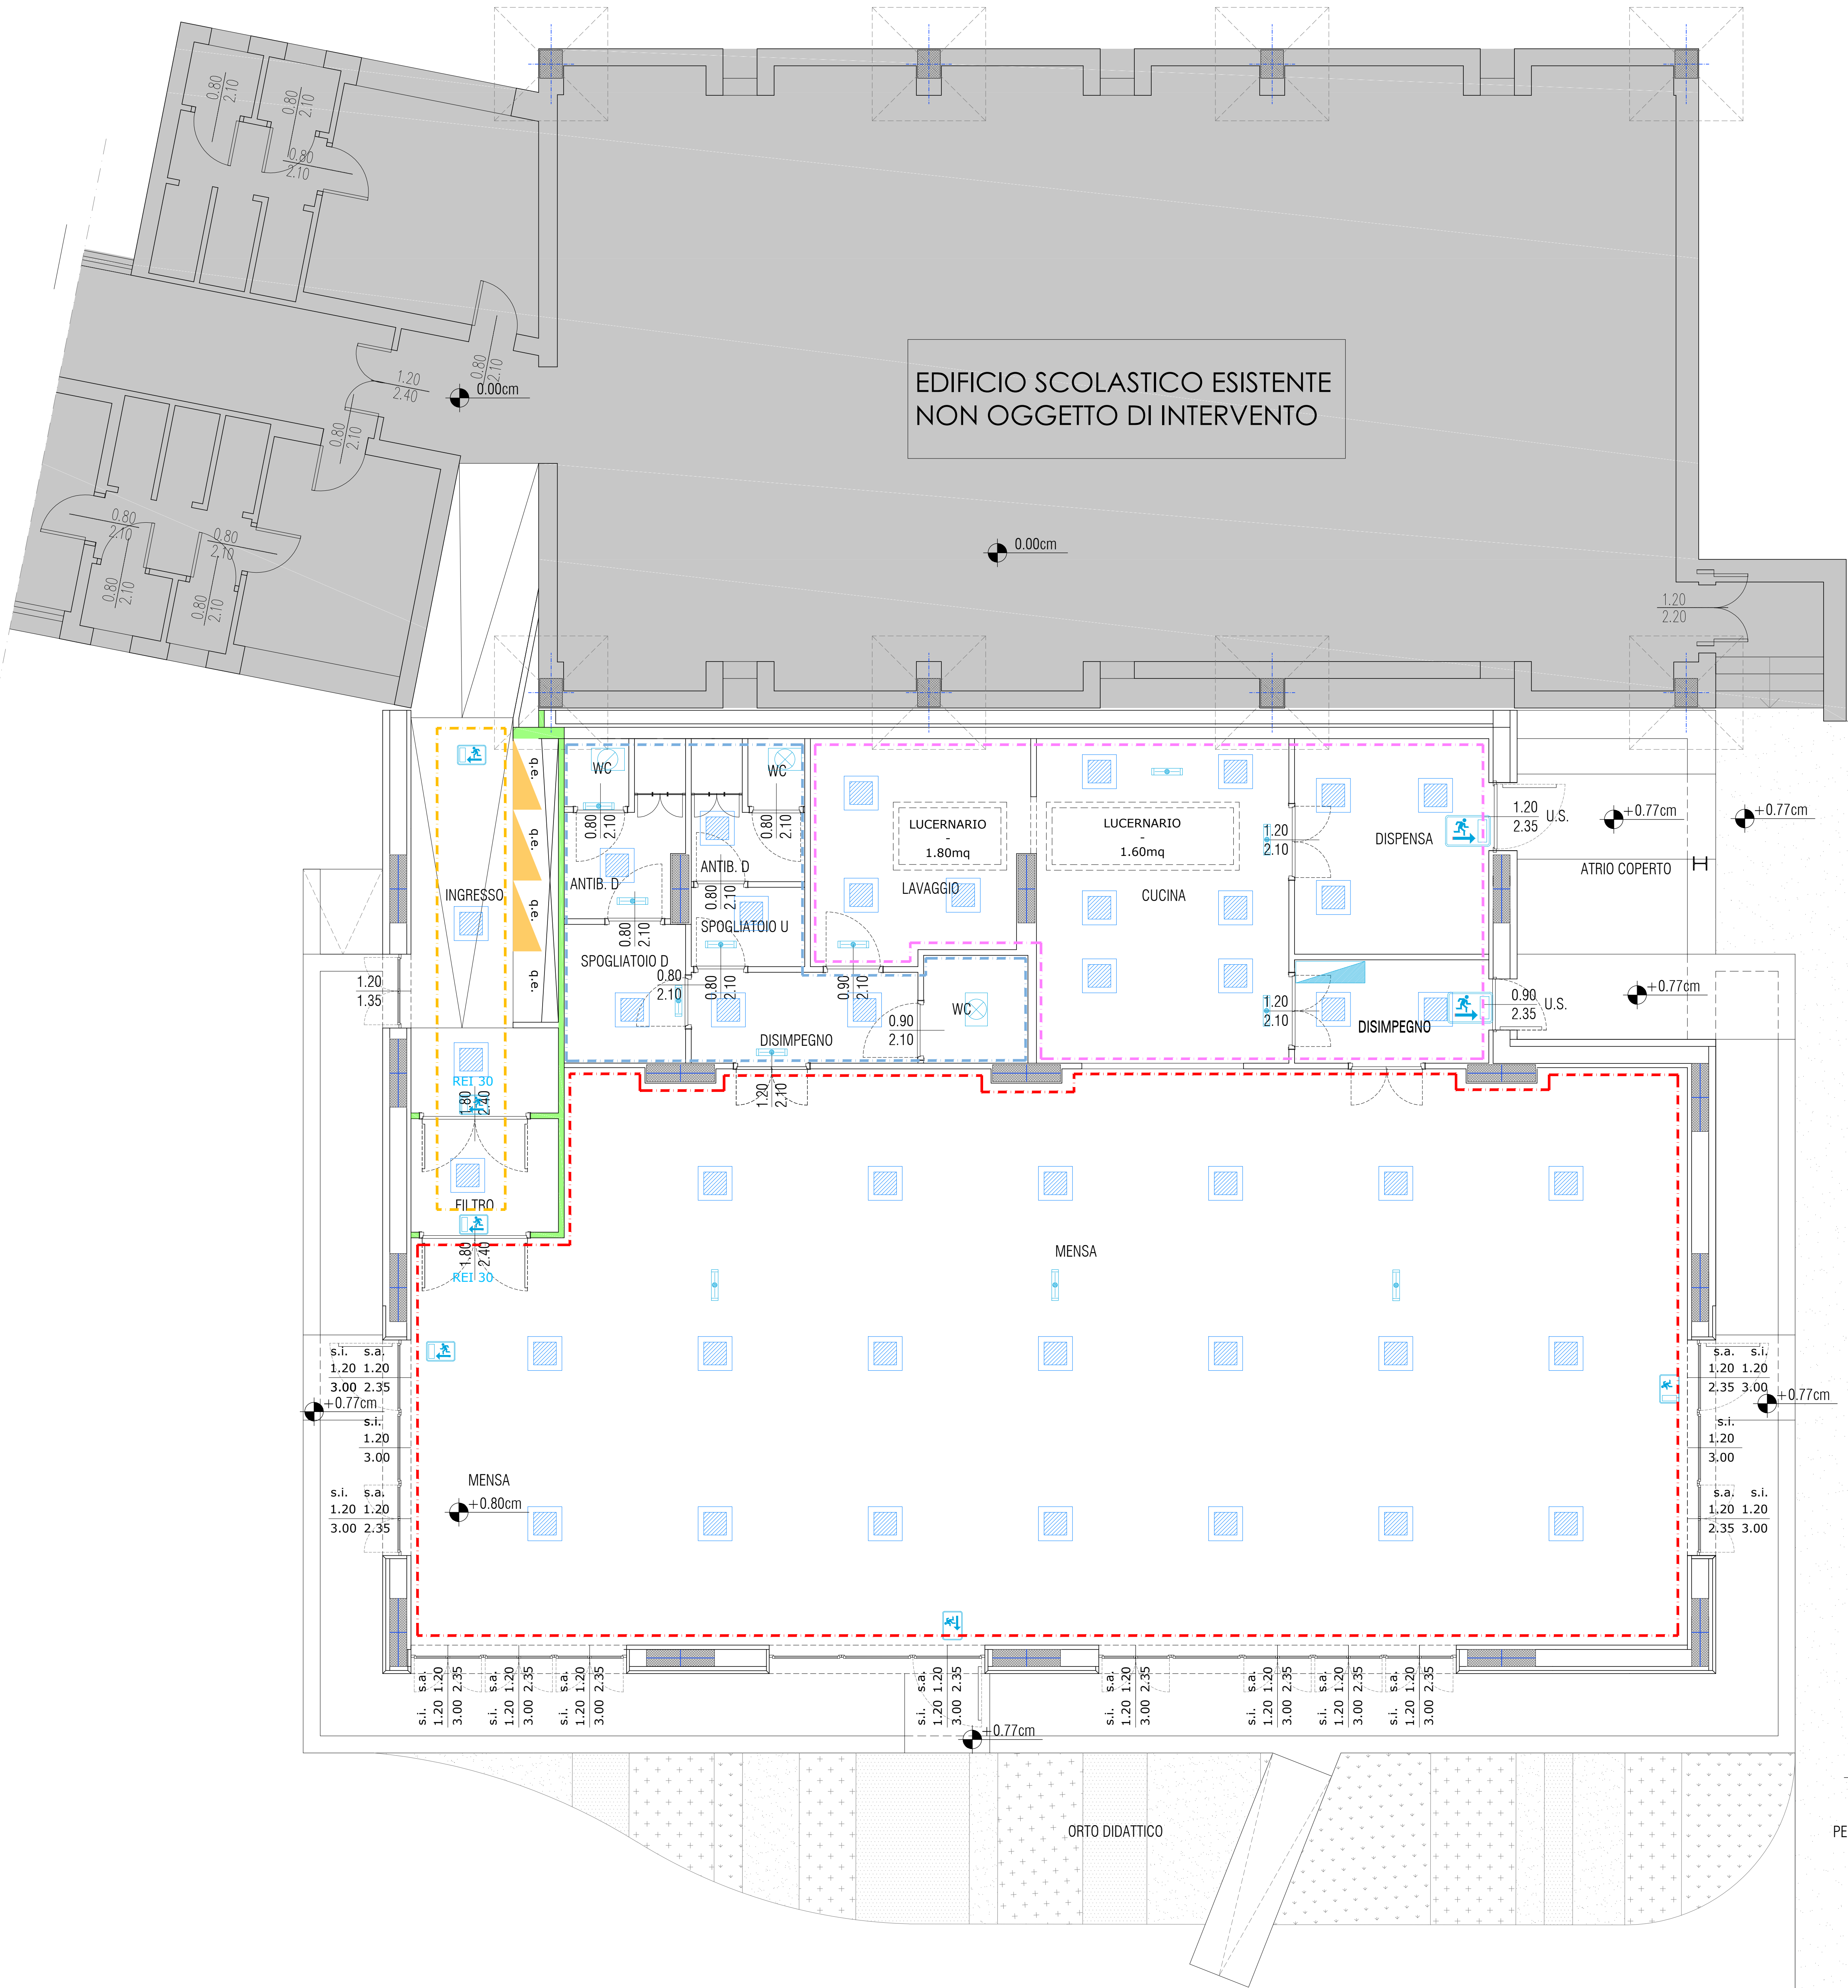

PARTICOLARE PLAFONIERA CONTROSOFFITTO

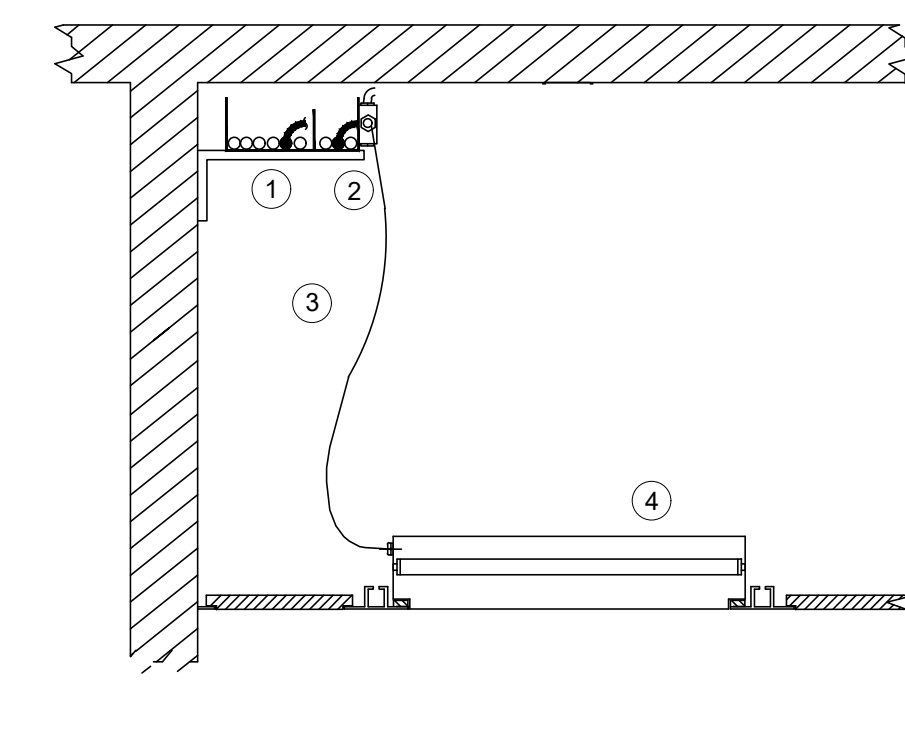

- 1 PASSERELLA POSATA NEL CONTROSOFFITTO
- 2 CASSETTA DI DERIVAZIONE IN PVC STAFFATA SU PASSERELLA
- 3 CAVO MULTIPOLARE 3G1,5 FG16
- 4 APPARECCHIO ILLUMINANTE A LED

LEGENDA IMPIANTI ELETTRICI

- MISURATORE DI ENERGIA ELETTRICA PUNTO DI CONSEGNA
- FARETTO A CONTROSOFFITTO D. 245mm LED 19W
- PLAFONIERA A PARETE CON SCHERMO POLICARBONATO IP65
- PLAFONIERA A CONTROSOFFITTO 600x600mm LED 40W
- PLAFONIERA A CONTROSOFFITTO 600x600mm LED 40W
- PLAFONIERA IN POLICARBONATO PER SORGENTI LED 23W
- PLAFONIERA AUTOALIMENTATA
- BANDIERA
- INTERRUTTORE DA INCASSO UNIPOLARE 1x10A
- SENSORE AD INFRAROSSI A CONTROSOFFITTO
- DEVIATORE DA INCASSO UNIPOLARE 1x10A
- PULSANTE DA INCASSO UNIPOLARE 1x10A T
- PRESA DA INCASSO UNIVERSALE 2x10/16A+
- PUNTO ALIMENTAZIONE VENTILCONVETTORE
- RELE BISTABILE
- PRESA INTERBLOCCATA 2x16A+T/230V CON N FUSIBILE IP65
- PRESA INTERBLOCCATA 3x16A+N+T/400V CO
- QUADRO ELETTRICO

- CANALIZZAZIONE MONTANTE
- PASSERELLA METALLICA 100 x 54
- PASSERELLA METALLICA 200 x 54

NOTE:

Gli impianti rivelazione fumi e EVAC saranno collegati alle rispettive centraline esistenti

LEGENDA IMPIANTI SPECIALI

- CENTRALE DI RIVELAZIONE INCENDI
- RIVELATORE OTTICO DI FUMO AD INDIRIZZAMENTO
- RIVELATORE TERMOVELOCIMETRICO A SOGLIA AD INDIRIZZAMENTO
- RIVELATORE DI GAS METANO
- PULSANTE MANUALE DI ALLARME INCENDIO AD INDIRIZZAMENTO
- AVVISATORE OTTICO-ACUSTICO DI ALLARME INCENDIO AUTOALIMENTATO
- FERMO ELETTROMAGNETICO PER PORTA REI
- PULSANTE DI SBLOCCO FERMO ELETTROMAGNETICO PORTA REI
- RIPETITORE OTTICO DI ALLARME PER RIVELATORE IN CONTROSOFFITTO
- MODULO INDIRIZZABILE 1 IN/OUT
- POSTAZIONE MICROFONICA
- CENTRALE DI AMPLIFICAZIONE
- PROIETTORE ACUSTICO DA 6W
- ARMADIO TRASMISSIONE DATI
- PRESA DI FONIA/DATI RJ45 Cat.6
- PULSANTE DI ANNULLO CHIAMATA
- PULSANTE A TIRANTE 1x10A PER IMPIANTO DI CHIAMATA
- ALLARME OTTICO/ACUSTICO CHIAMATA BAGNI
- TERMOSTATO AMBIENTE
- PULSANTE DI SGANCIO ALIMENTAZ. VETRO A FRANGERE CON LED DI SEGNALEZ.

LINEE DERIVATE DAL QUADRO ELETTRICO 02

- ILLUMINAZIONE MENSA
- ILLUMINAZIONE INGRESSO E FILTRO
- ILLUMINAZIONE DISPENSA, CUCINA E LAVAGGIO
- ILLUMINAZIONE SPOGLIATOI, BAGNI E DISIMPEGNO



COMUNE DI LODI

PNRR Missione 4 - Istruzione e Ricerca componente 1
Potenziamento dell'offerta dei servizi di istruzione: dagli
asili nido alle università- Investimento 1.2: Piano di
estensione del tempo pieno e mense
**REALIZZAZIONE NUOVA MENSA PRESSO
LA SCUOLA PRIMARIA PEZZANI**
Via Papa Giovanni XXIII n.13 Lodi

CUP E15E22000170001

PROGETTO DEFINITIVO/ESECUTIVO
(ART.25 E 26/33 DPR n.207/2010)

IMPIANTO ELETTRICO
ILLUMINAZIONE
Scala 1:100

PIANTA 1:100

TOTALE SUP LORDA
379 mq

PROGETTO DEFINITIVO/ESECUTIVO
REALIZZAZIONE NUOVA MENSA PRESSO
LA SCUOLA PRIMARIA PEZZANI

ELABORATO:
IMP04.3

DATA:
Gennaio 2023

Committente:
Comune di Lodi
Piazzale Forni n.1, 26900 Lodi
Progettista
Ing. STEFANO TASSI
Via Pisaroni n.14, 29121 Piacenza
R.U.P.
Geom. GAETANO ITALIA