

IMPIANTI, CONTROSOFFITTI E PARTIZIONI DEVONO ESSERE CALCOLATI SULLA BASE DI COMPETENZE INDICATE DA NCT 18, PER LE PRESTAZIONI SISMICHE DELL'EDIFICIO E DELLA DESTINAZIONE D'USO.

FUTURA LA SCUOLA PER L'ITALIA DI DOMANI



COMUNE DI LODI

PNRR Missione 4 - Istruzione e Ricerca componente 1
Potenziamento dell'offerta dei servizi di istruzione: dagli
asili nido alle università- Investimento 1.2: Piano di
estensione del tempo pieno e mense
REALIZZAZIONE NUOVA MENSA PRESSO
LA SCUOLA PRIMARIA PEZZANI
Via Papa Giovanni XXIII n.13 Lodi

CUP E15E22000170001

PROGETTO DEFINITIVO/ESECUTIVO
(ART.25 E 26/33 DPR n.207/2010)

STATO DI PROGETTO
IMPIANTO ELETTRICO - RETI ESTERNE
Scala 1:100

Committente:
Comune di Lodi
Piazzale Forni n.1, 26900 Lodi


Progettista
Ing. STEFANO TASSI
Via Pisaroni n.14, 29121 Piacenza
R.U.P.
Geom. GAETANO ITALIA

ELABORATO:

IMP04.1

DATA:


Gennaio 2023

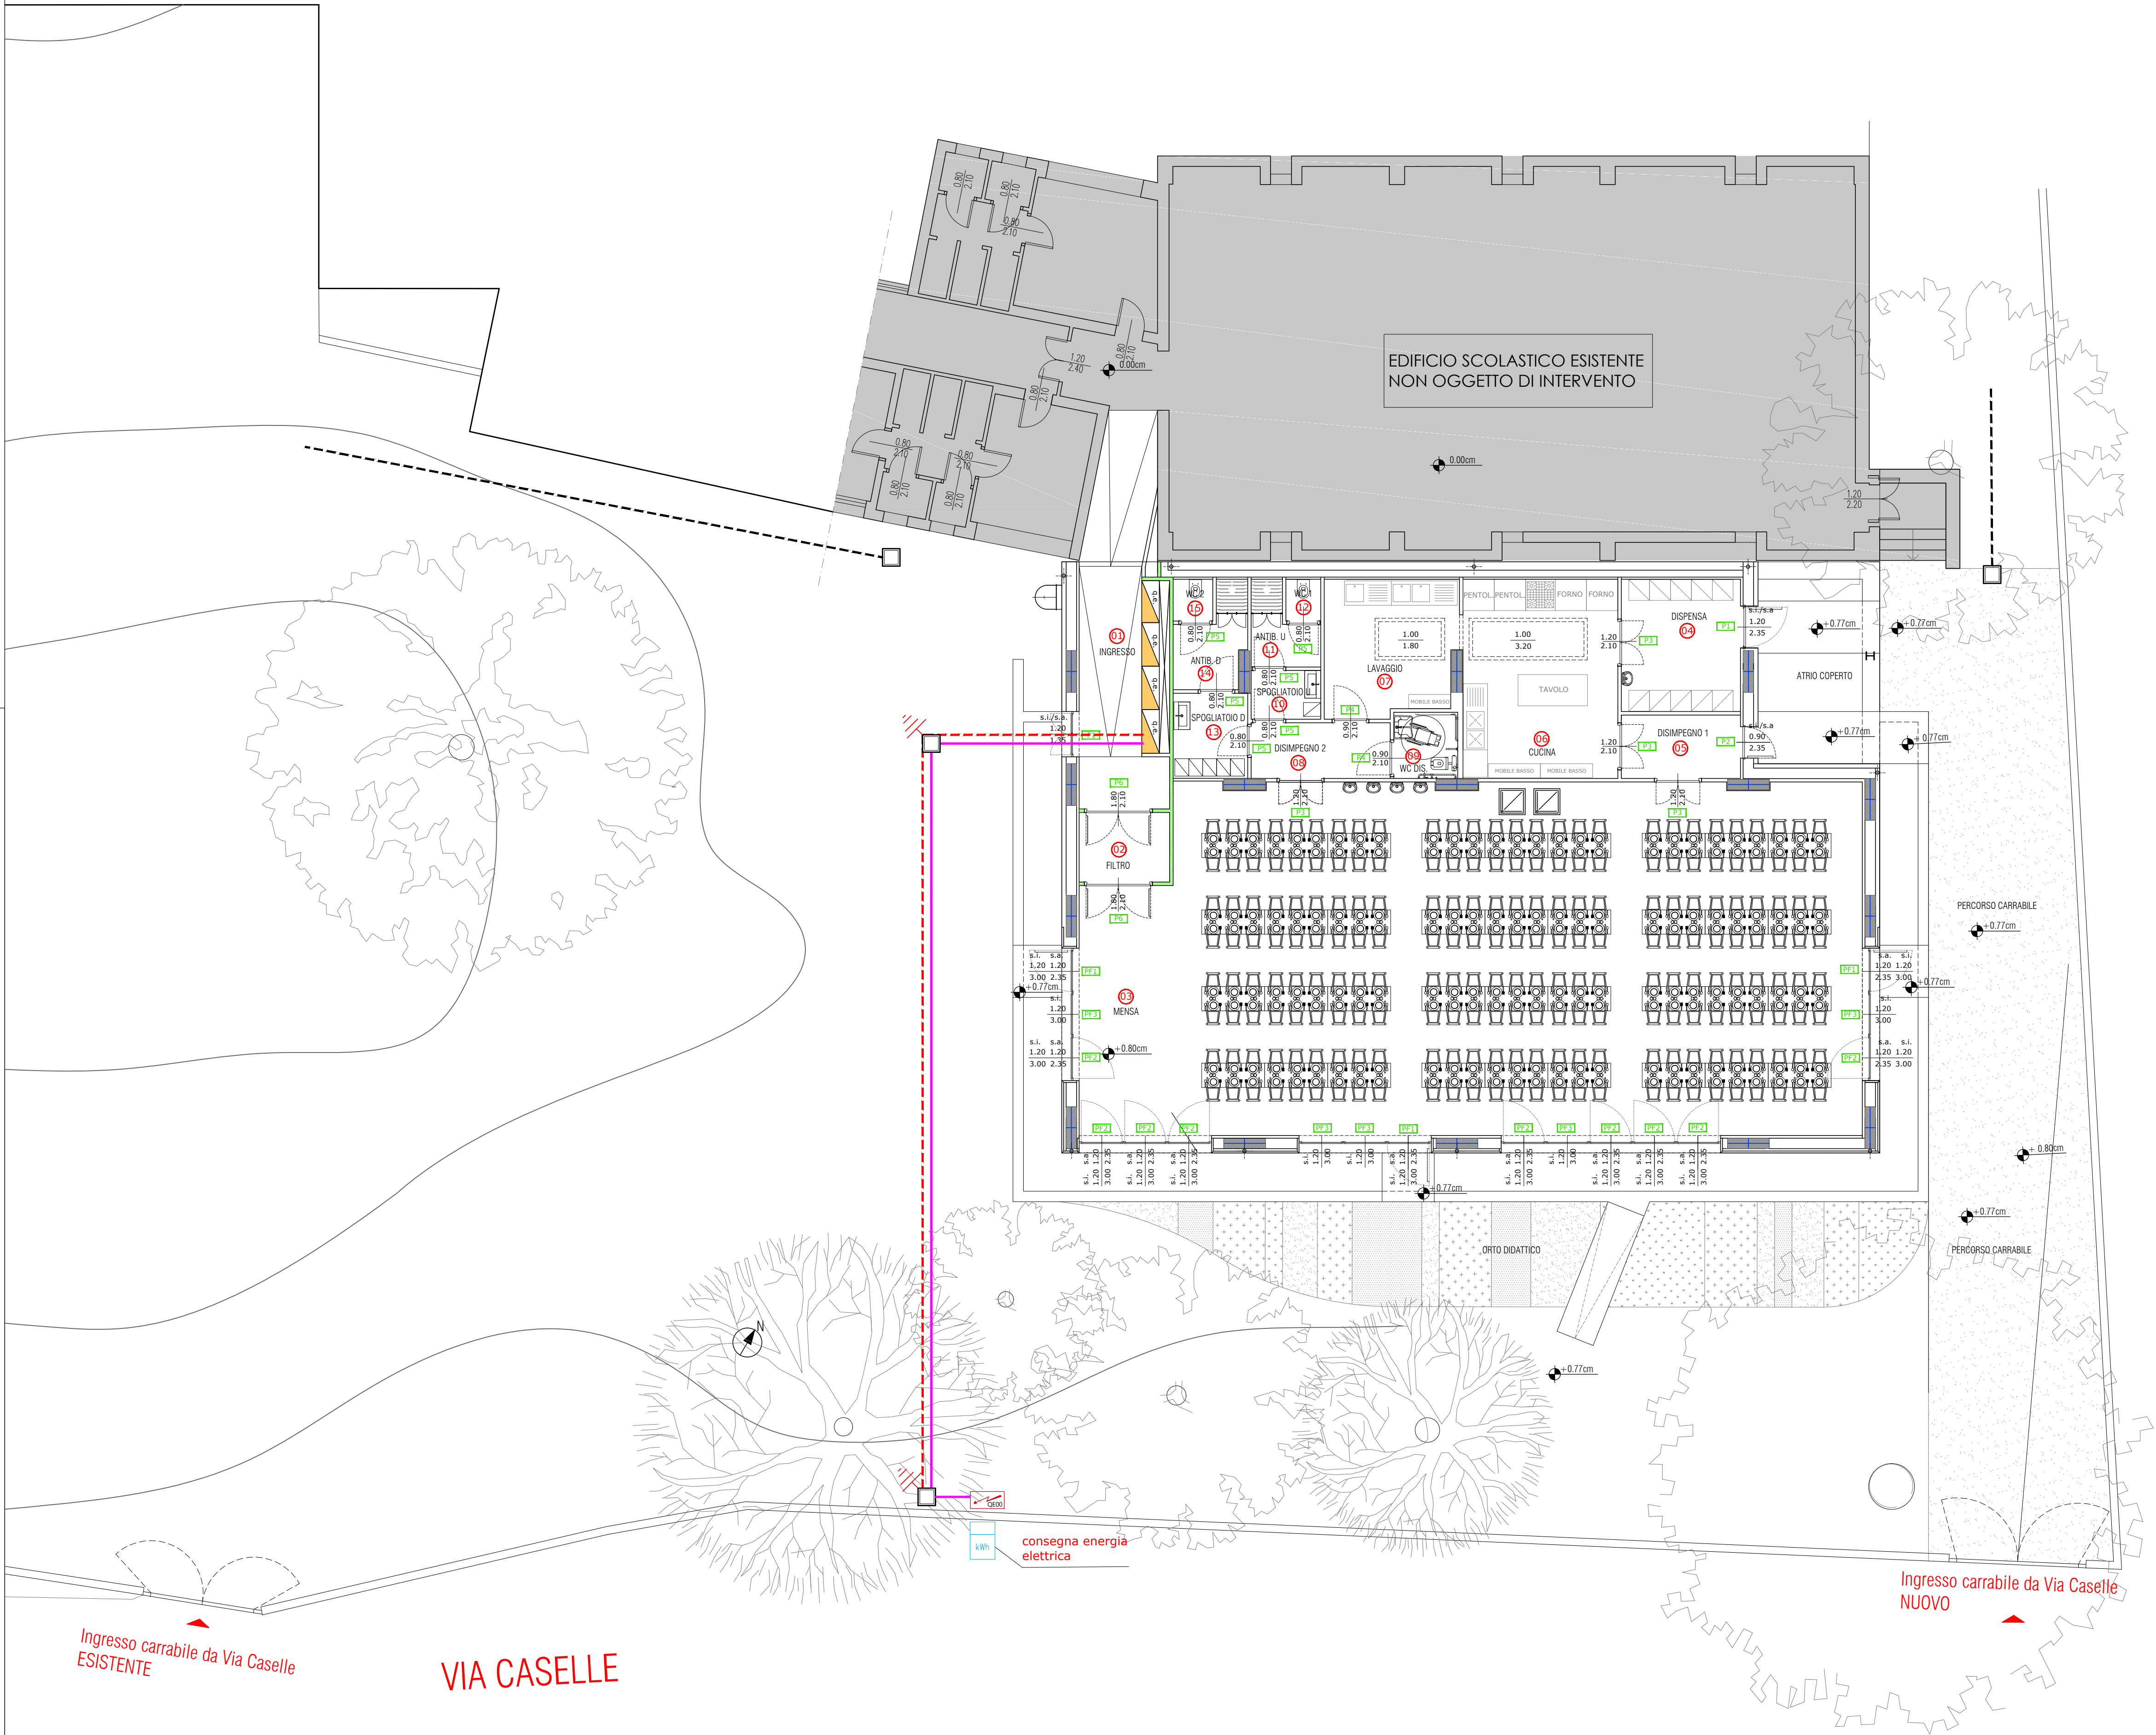

LEGENDA:

- Pozzetto ispezionabile in conglomerato cementizio senza fondo completo di chiuso, per raccordo tubazioni interrate con dimensioni minime interne 60x60 cm.
- Distribuzione impianti elettrici bassa tensione.
Cavidotto corrugato a doppia parete in polietilene per posa interrata, avente le dimensioni: 63, 90, 90
- Corda rame nudo adatta alla posa interrata, per realizzazione impianto di terra. 35 mmq
- Impianto di terra esistente da ripristinare
- Dispersore a croce in acciaio, sezione 50x50x5 mm, con lunghezza minima di 1,5 m.
- Quadro elettrico

DETTAGLIO DI INSTALLAZIONE CAVIDOTTO
PERCORSO CAVI B.T. E DATI

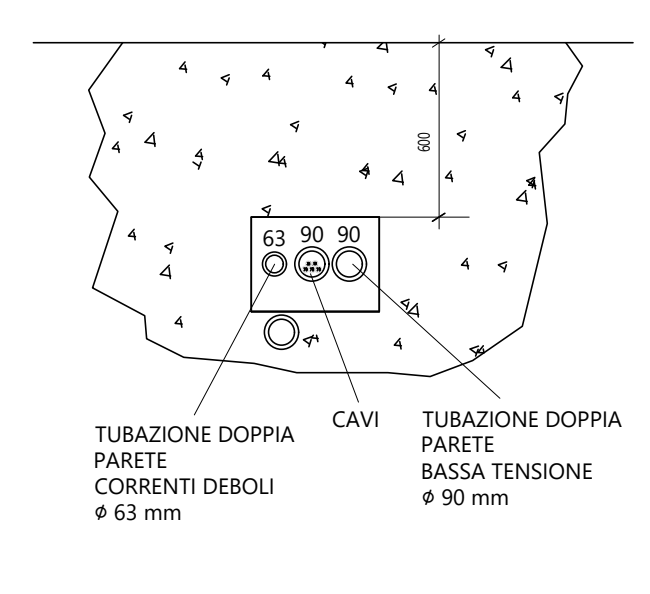

PARTICOLARE DISPERSORE DI TERRA

