



LEGENDA

- 00.00 mt. VIA DI FUGA
- USCITA DI SICUREZZA
- IDRANTE UNI 45 CON MANICHETTA E LANCIA
- ESTINTORI A POLVERE
- ESTINTORI A CO2
- STRUTTURA REI 60
- STRUTTURA REI 30
- QUADRO ELETTRICO
- CENTRALINA ALLARME ANTINCENDIO
- CENTRALINA IMPIANTO RILEVAZIONE FUMI
- PULSANTE DI SEZIONAMENTO - ZONA CUCINA - IN SCATOLA FRANGIVETRO
- SGANCIO ENERGIA ELETTRICA ORDINARIA - EDIFICIO MENSA
- SGANCIO ENERGIA ELETTRICA - IMP. FOTOVOLTAICO
- INVERTER FOTOVOLTAICO
- RILEVATORE OTTICO DI FUMO AD INDIRIZZAMENTO
- RILEVATORE TERMOVELOCIMETRICO A SOGLIA AD INDIRIZZAMENTO
- RIPETITORE OTTICO DI ALLARME PER RILEVATORE IN CONTROSOFFITTO
- PULSANTE MANUALE D'ALLARME AD INDIRIZZAMENTO
- AVVISATORE OTTICO ACUSTICO
- FERMO ELETTRIMAGNETICO PER PORTA REI
- PULSANTE DI SBLOCCO FERMO ELETTRIMAGNETICO PER PORTA REI
- MODULO INDIRIZZABILE 1 IN/OUT
- PULSANTE DI ANNULO CHIAMATA
- PULSANTE A TIRANTE 1 X 10A PE RIMPIANTO DI CHIAMATA
- ALLARME OTTICO ACUSTICO CHIAMATA BAGNI

VERIFICA COPERTURA RILEVATORI DI FUMO E IDRANTI

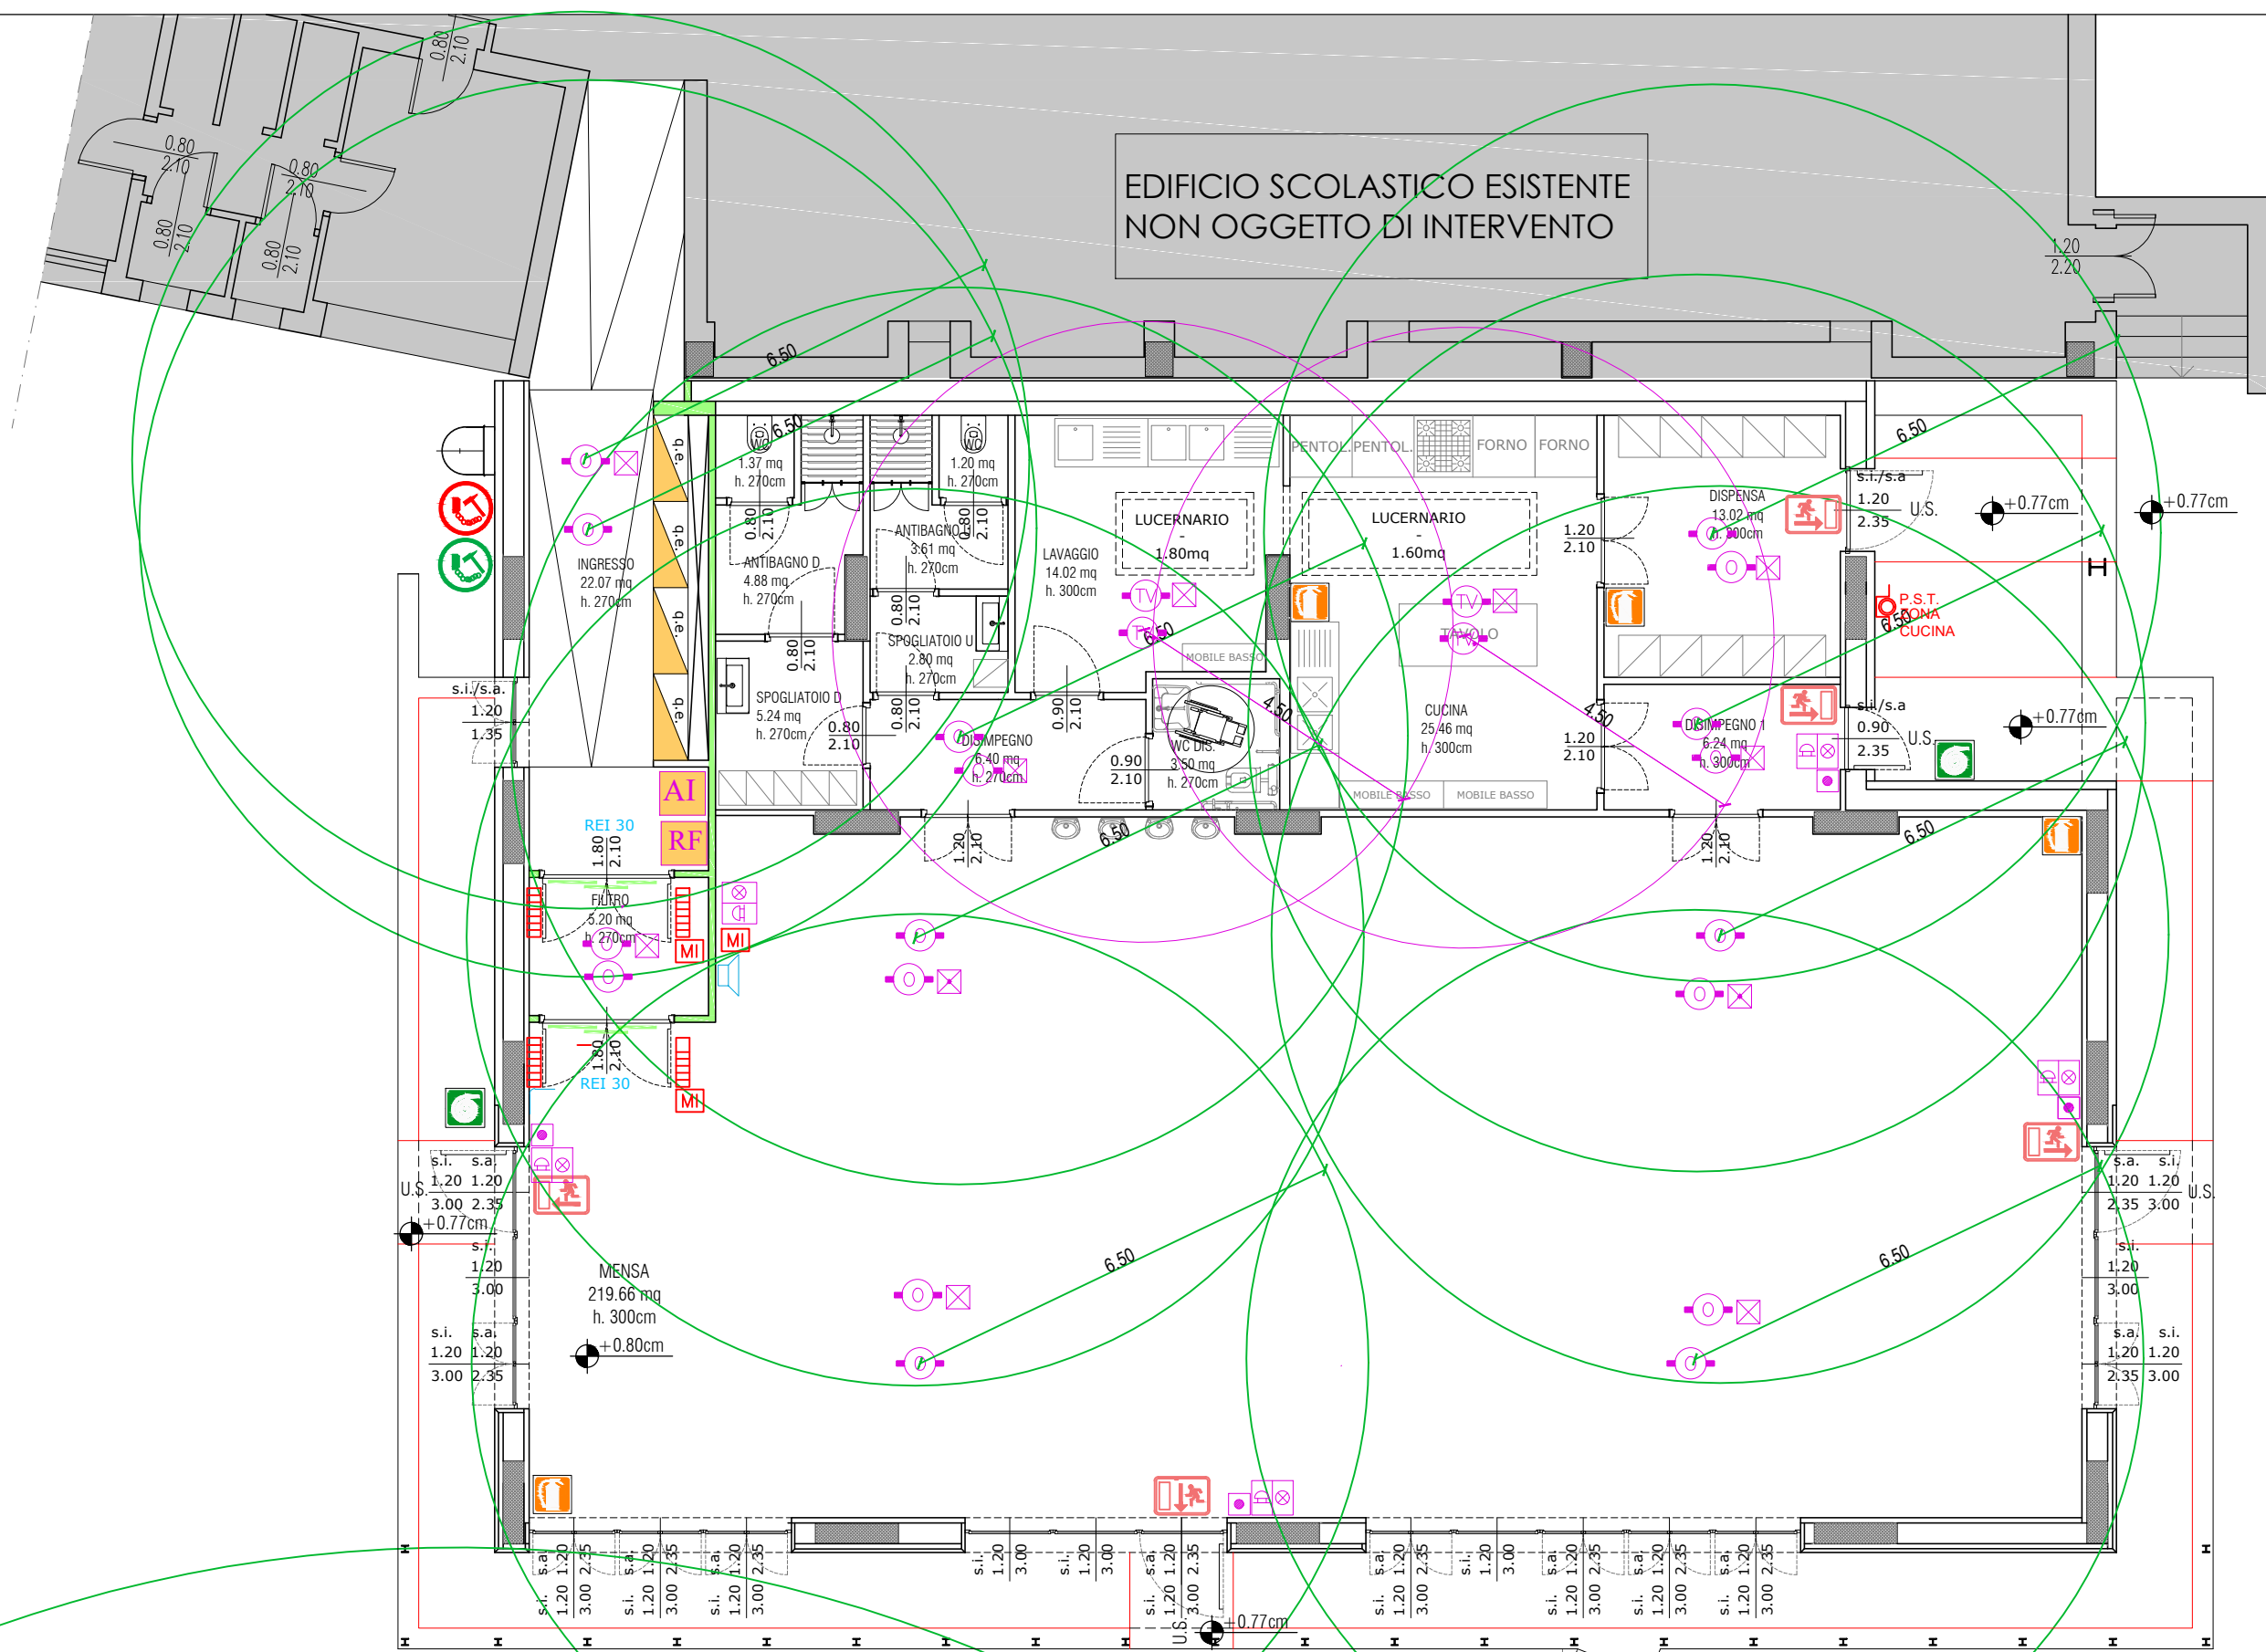


VERIFICA COPERTURA RILEVATORI DI FUMO

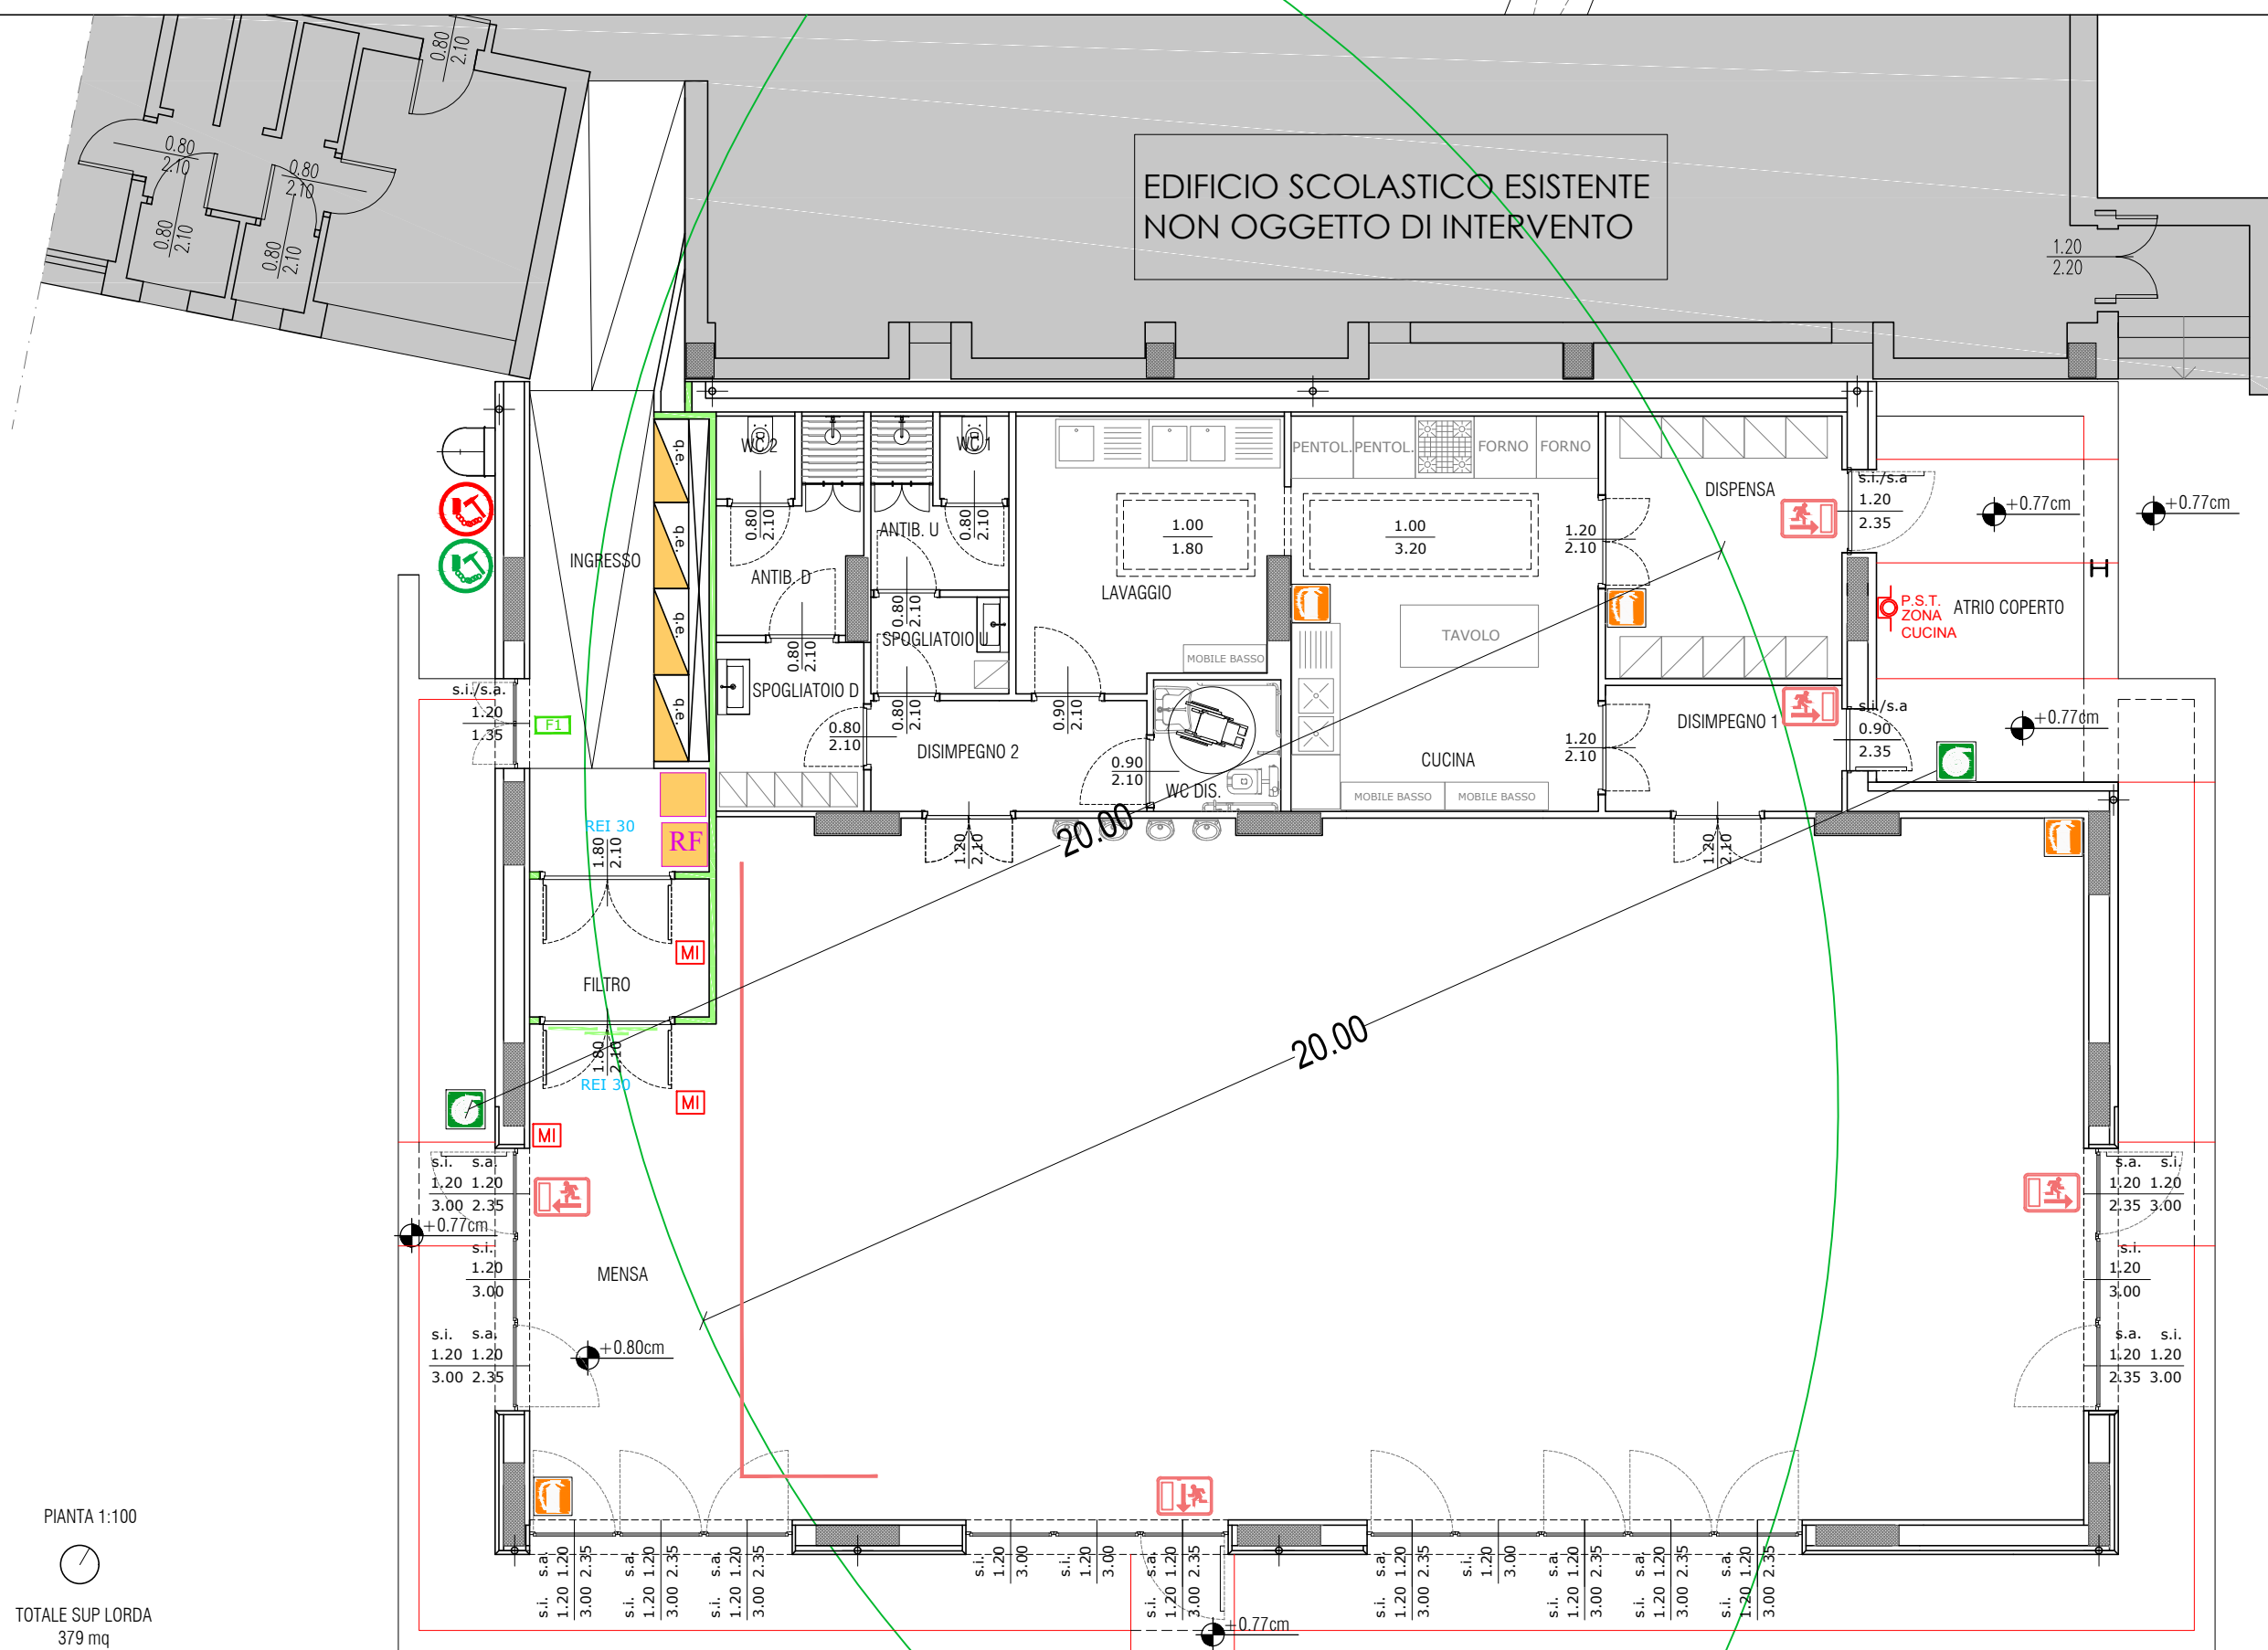


VERIFICA COPERTURA IDRANTI

VERIFICA LUNGHEZZE VIE D'ESODO E FRUIBILITA' DELLE VIE DI FUGA

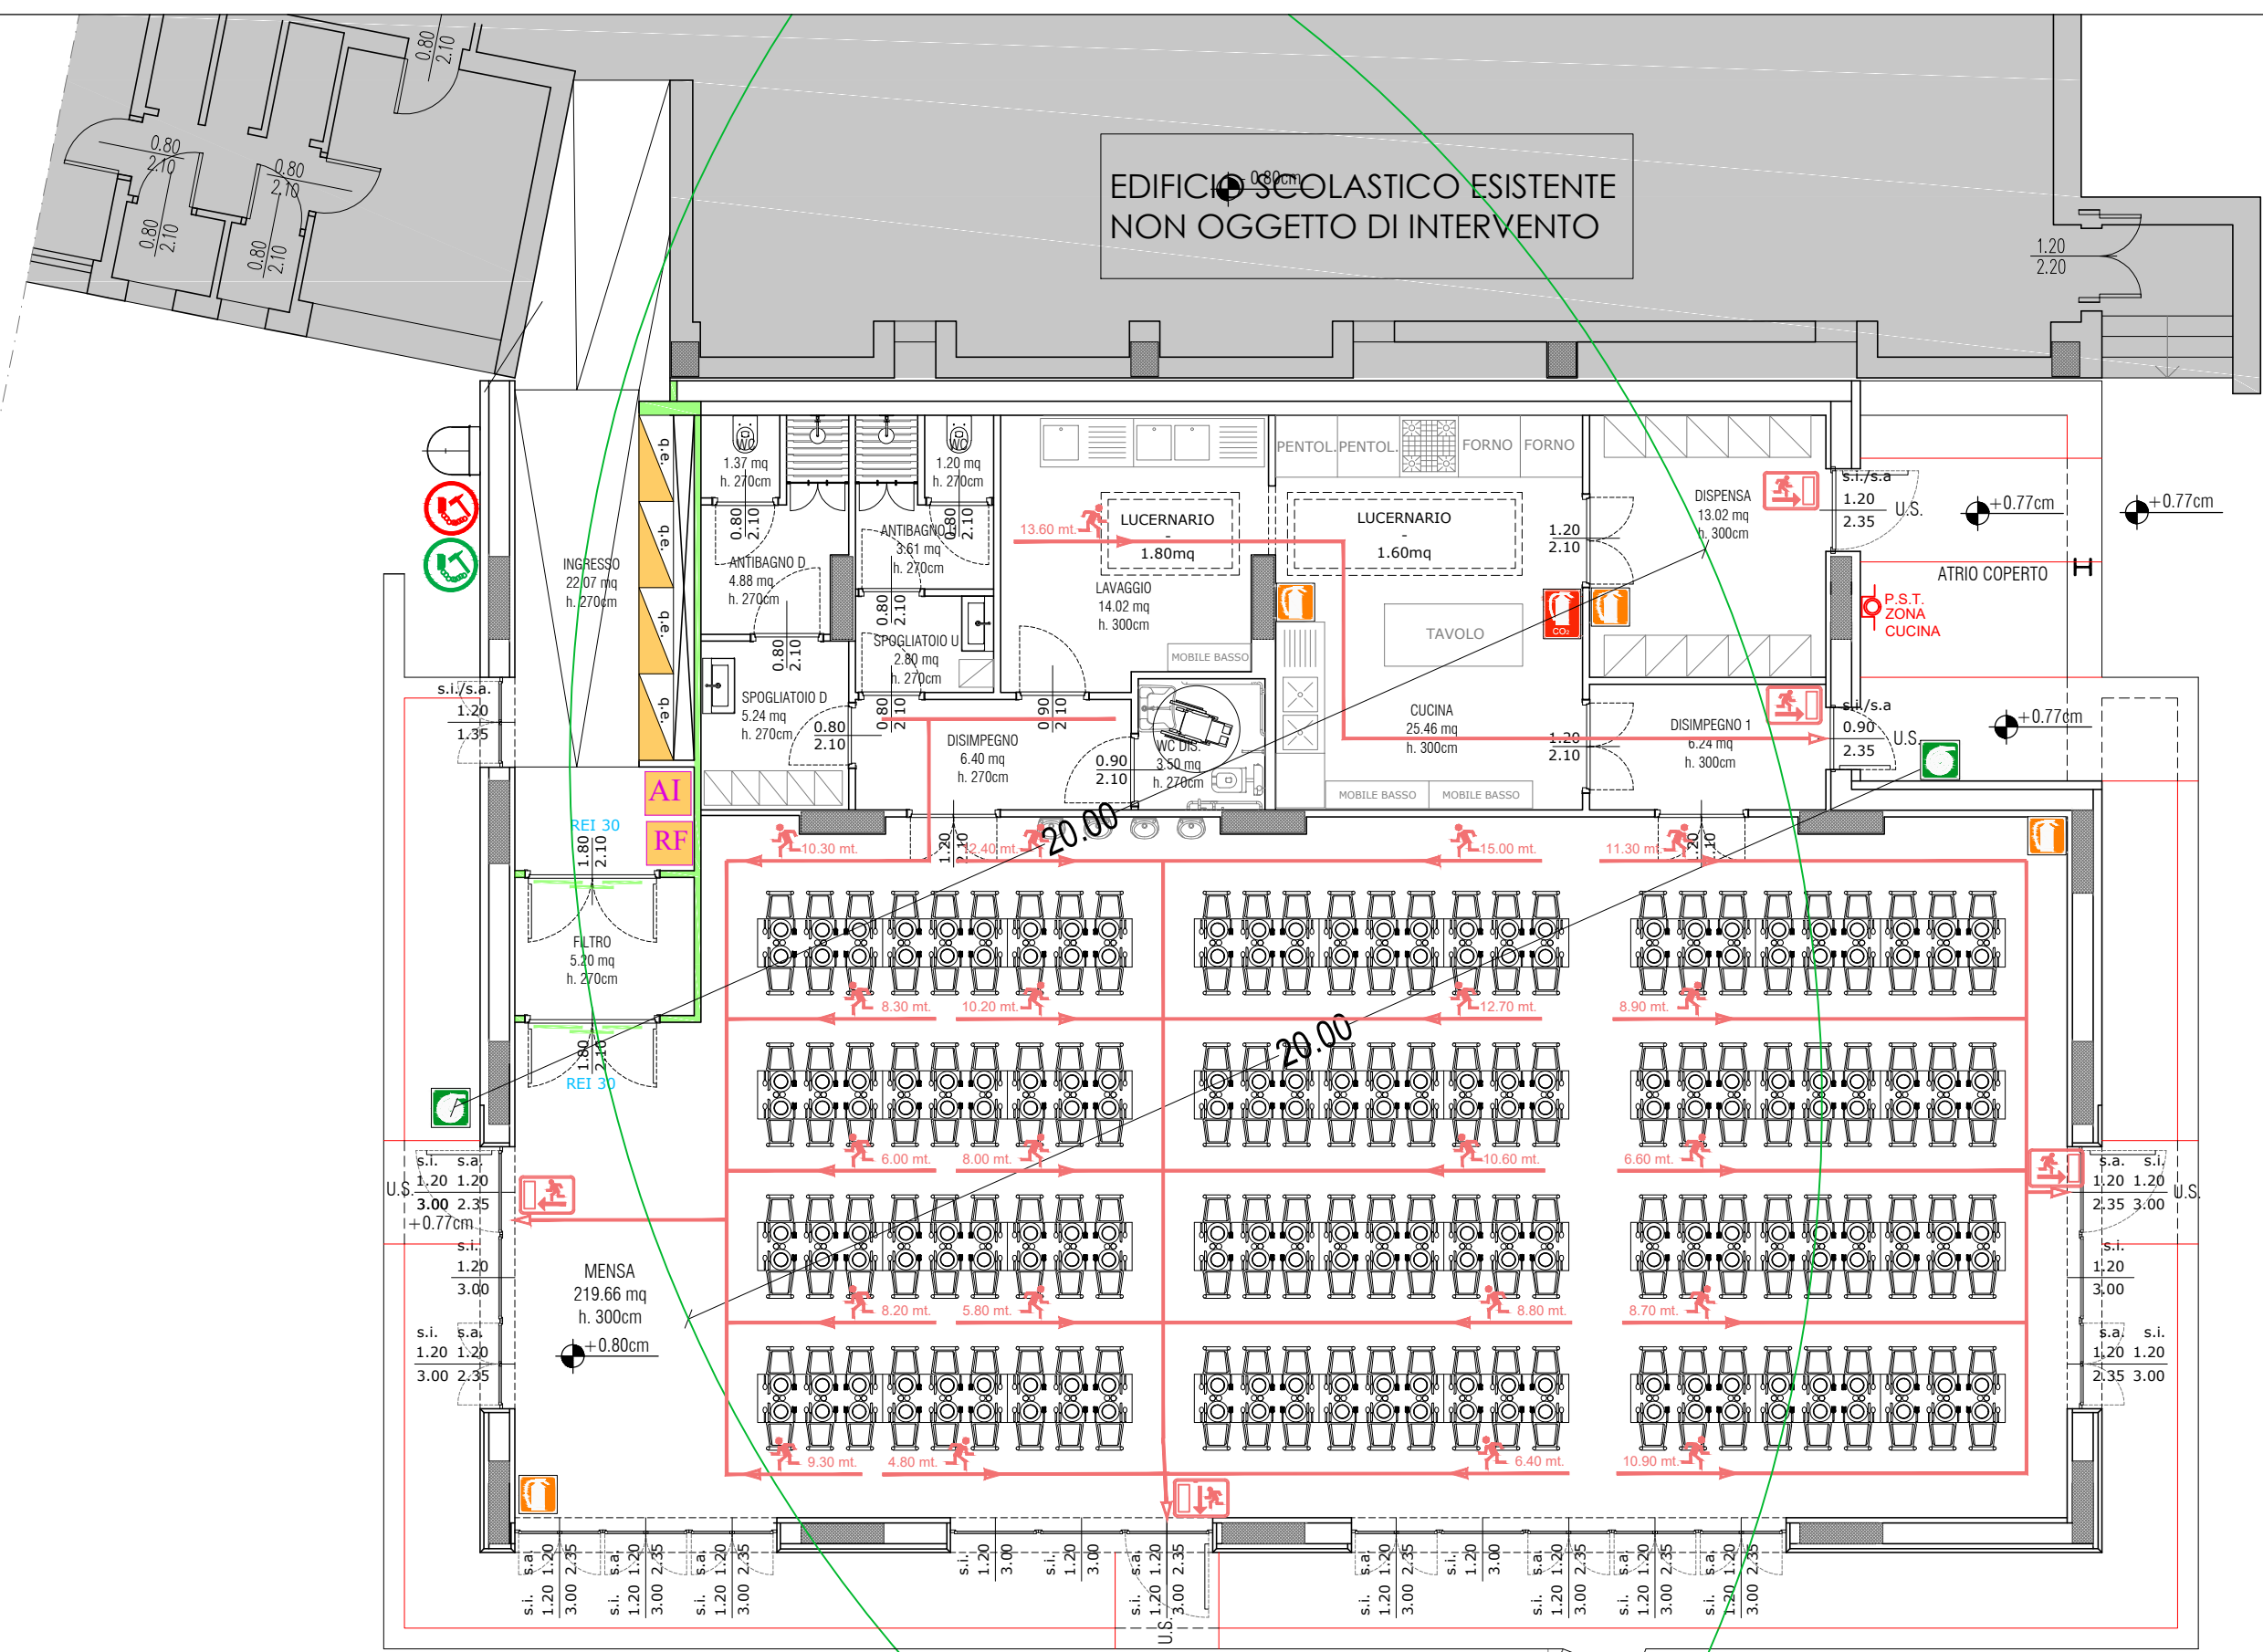

VERIFICA LUNGHEZZE VIE D'ESODO

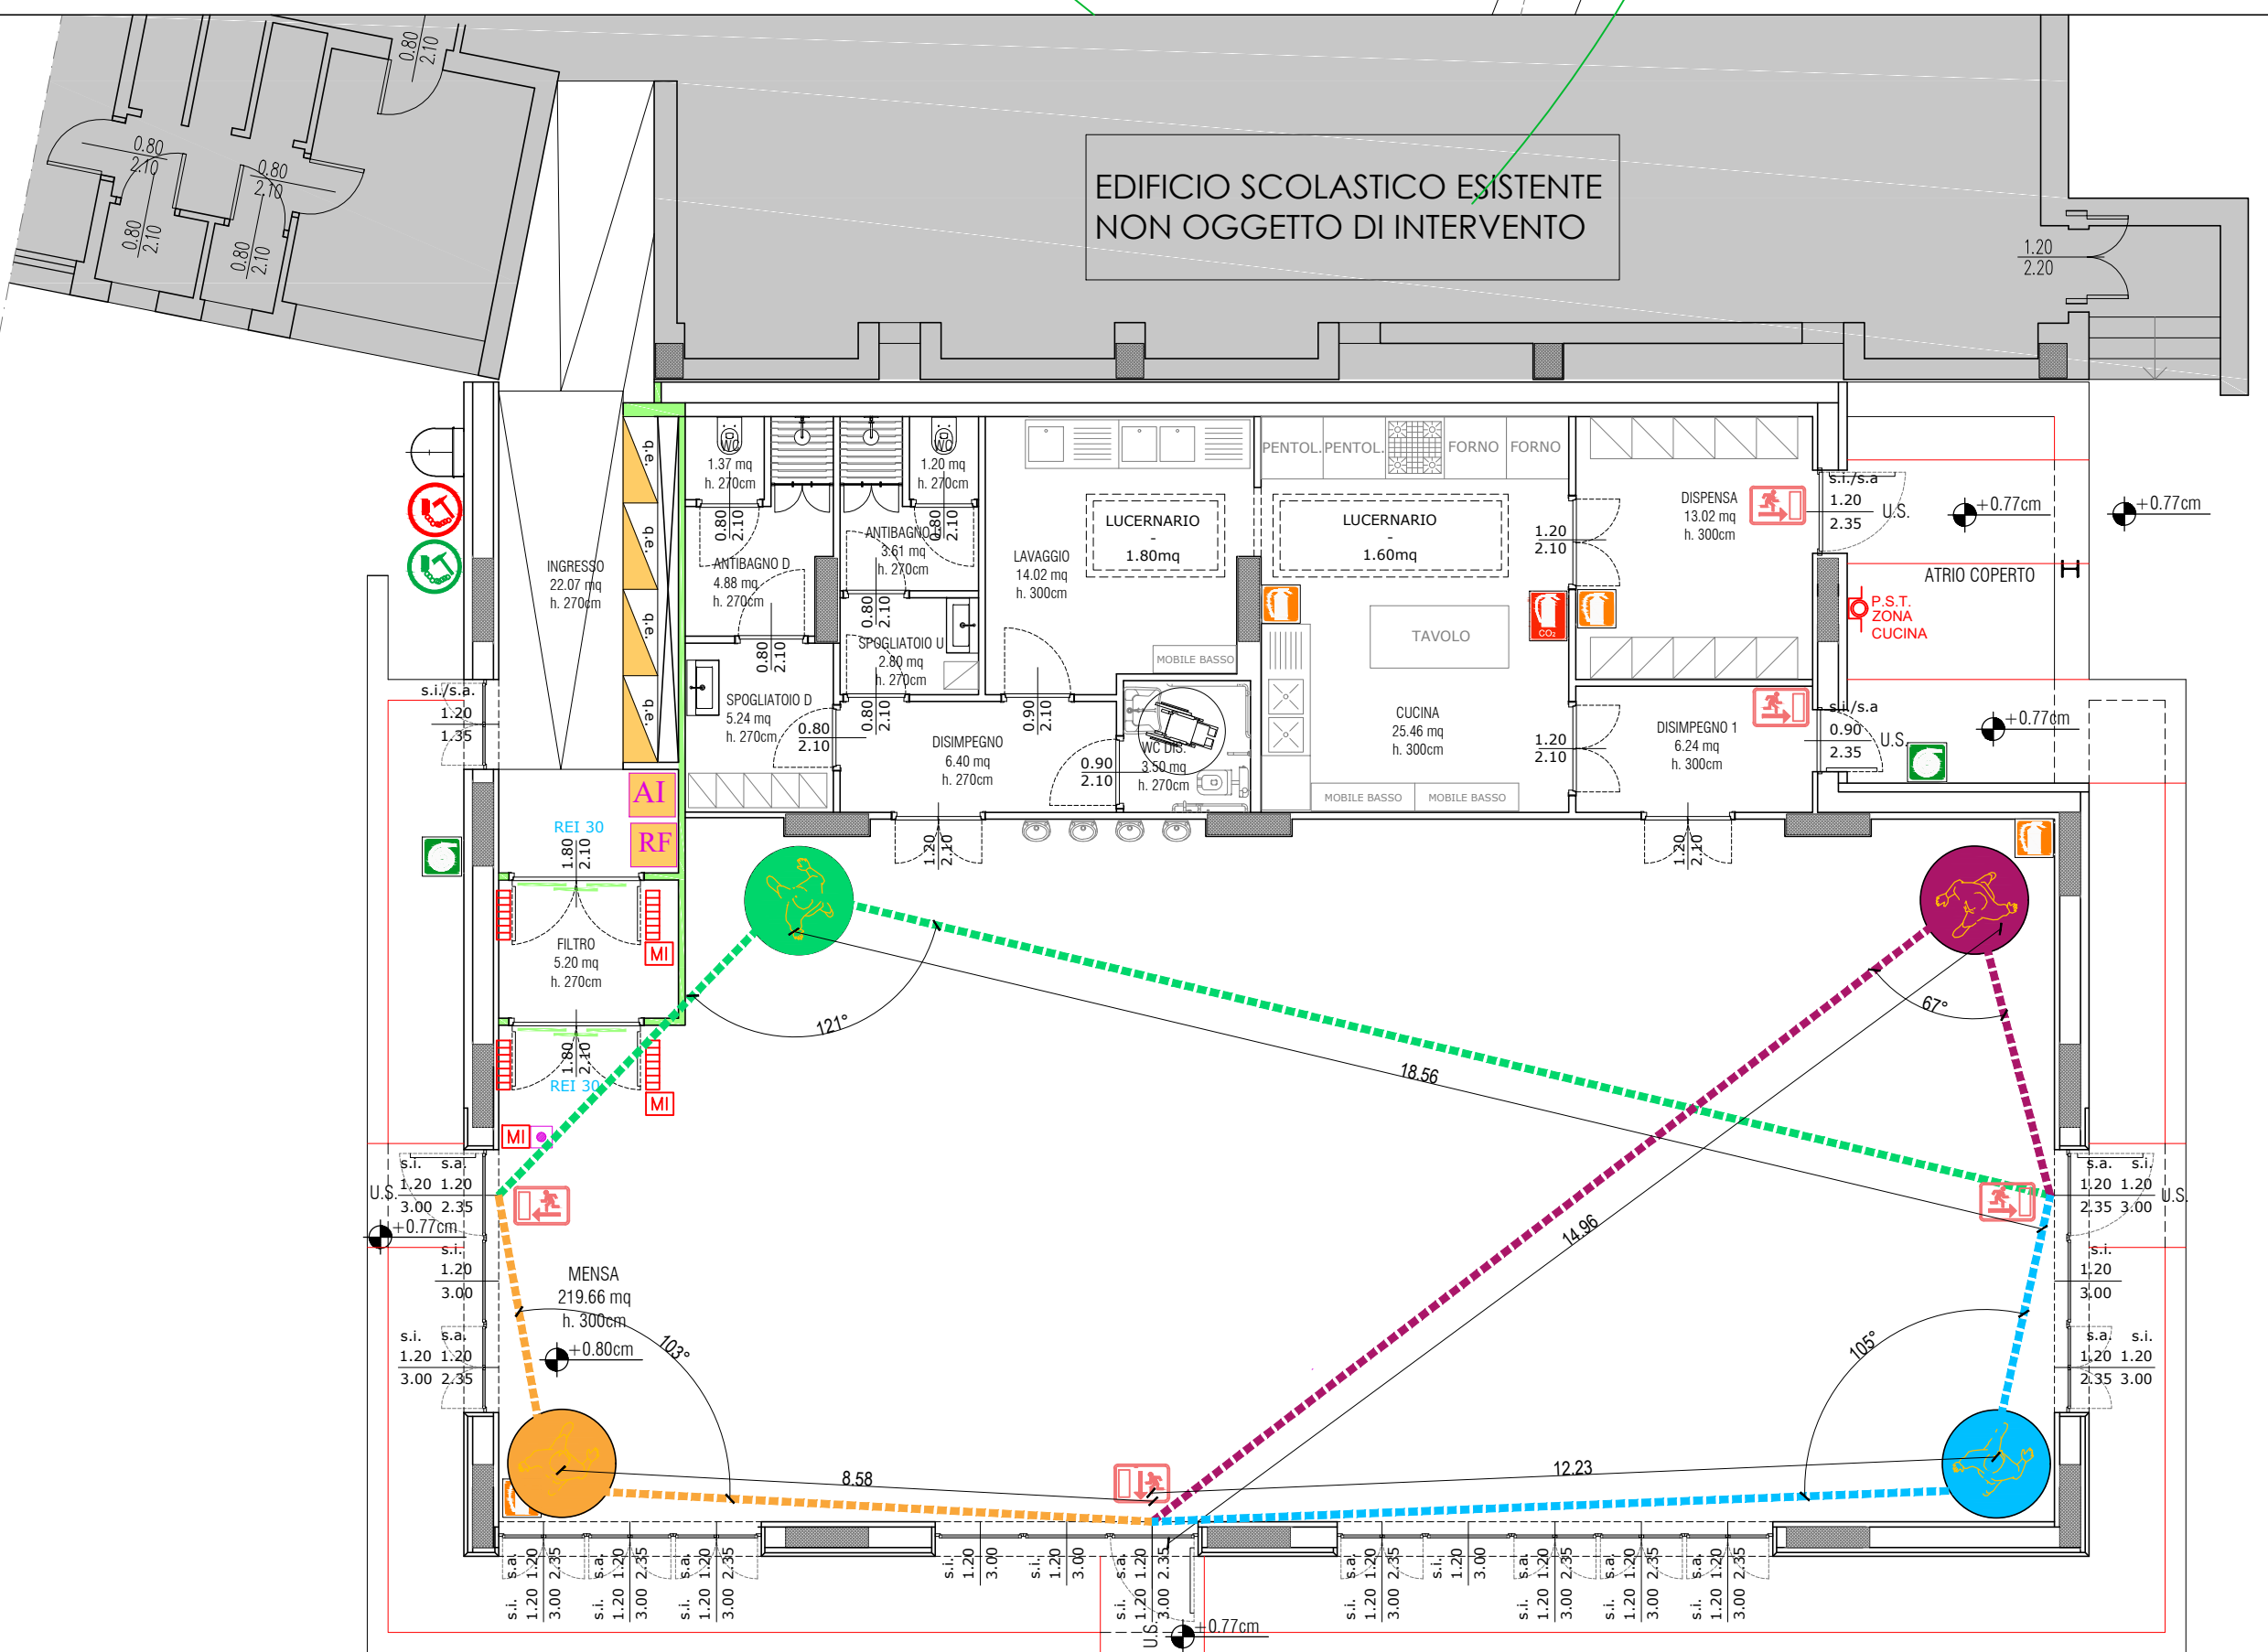

VERIFICA FRIBILITA' DELLE VIE DI FUGA

PROGETTO DEFINITIVO/ESECUTIVO
REALIZZAZIONE NUOVA MENSA PRESSO
LA SCUOLA PRIMARIA PEZZANI

COMUNE DI LODI

PNRR Missione 4 - Istruzione e Ricerca componente 1
Potenziamento dell'offerta dei servizi di istruzione: dagli
asili nido alle università- Investimento 1.2: Piano di
estensione del tempo pieno e mense
**REALIZZAZIONE NUOVA MENSA PRESSO
LA SCUOLA PRIMARIA PEZZANI**
Via Papa Giovanni XXIII n.13 Lodi

CUP E15E22000170001
PROGETTO DEFINITIVO/ESECUTIVO
(ART.25 E 26/33 DPR n.207/2010)

PROGETTO ANTINCENDIO
VERIFICA RAGGIO DI COPERTURA IDRANTI
VERIFICA COPERTURA RILAVATORE DI FUMO
VERIFICA VIE DI FUGA
Scala 1:100

ELABORATO:
VVF03

DATA:
Gennaio 2023

Committente:
Comune di Lodi
Piazzale Forni n.1, 26900 Lodi

Progettisti
Ing. STEFANO TASSI
Via Pisaroni n.14, 29121 Piacenza

R.U.P.
Geom. GAETANO ITALIA

