



PIANTA PIANO SOPPALCO
scala 1:500

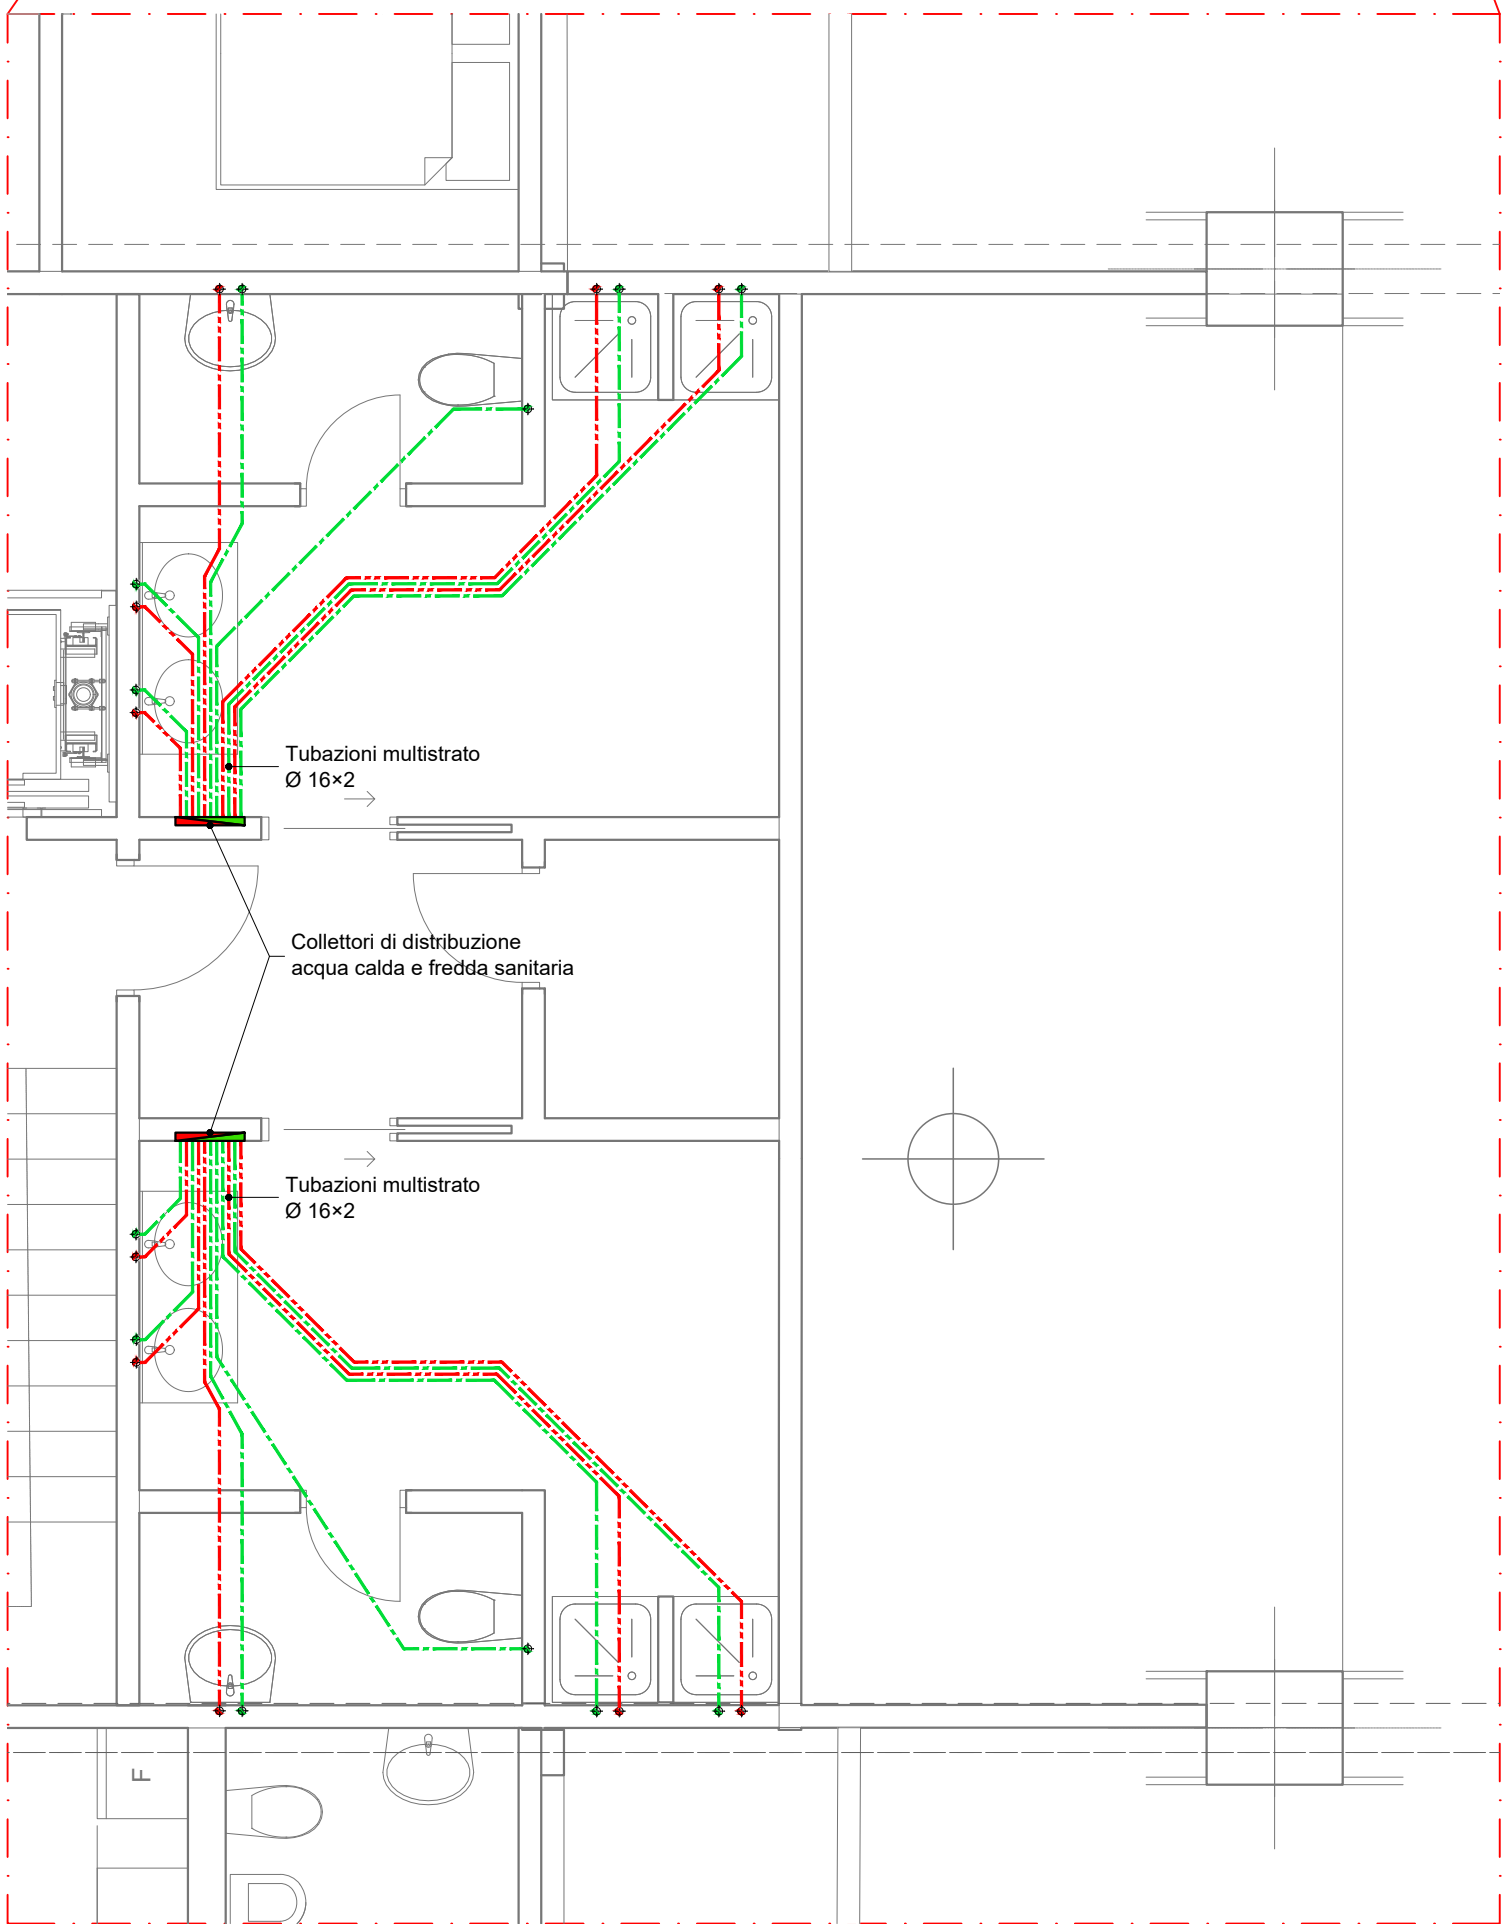

BLOCCO SERVIZI 4
scala 1:50

COMUNE di LODI

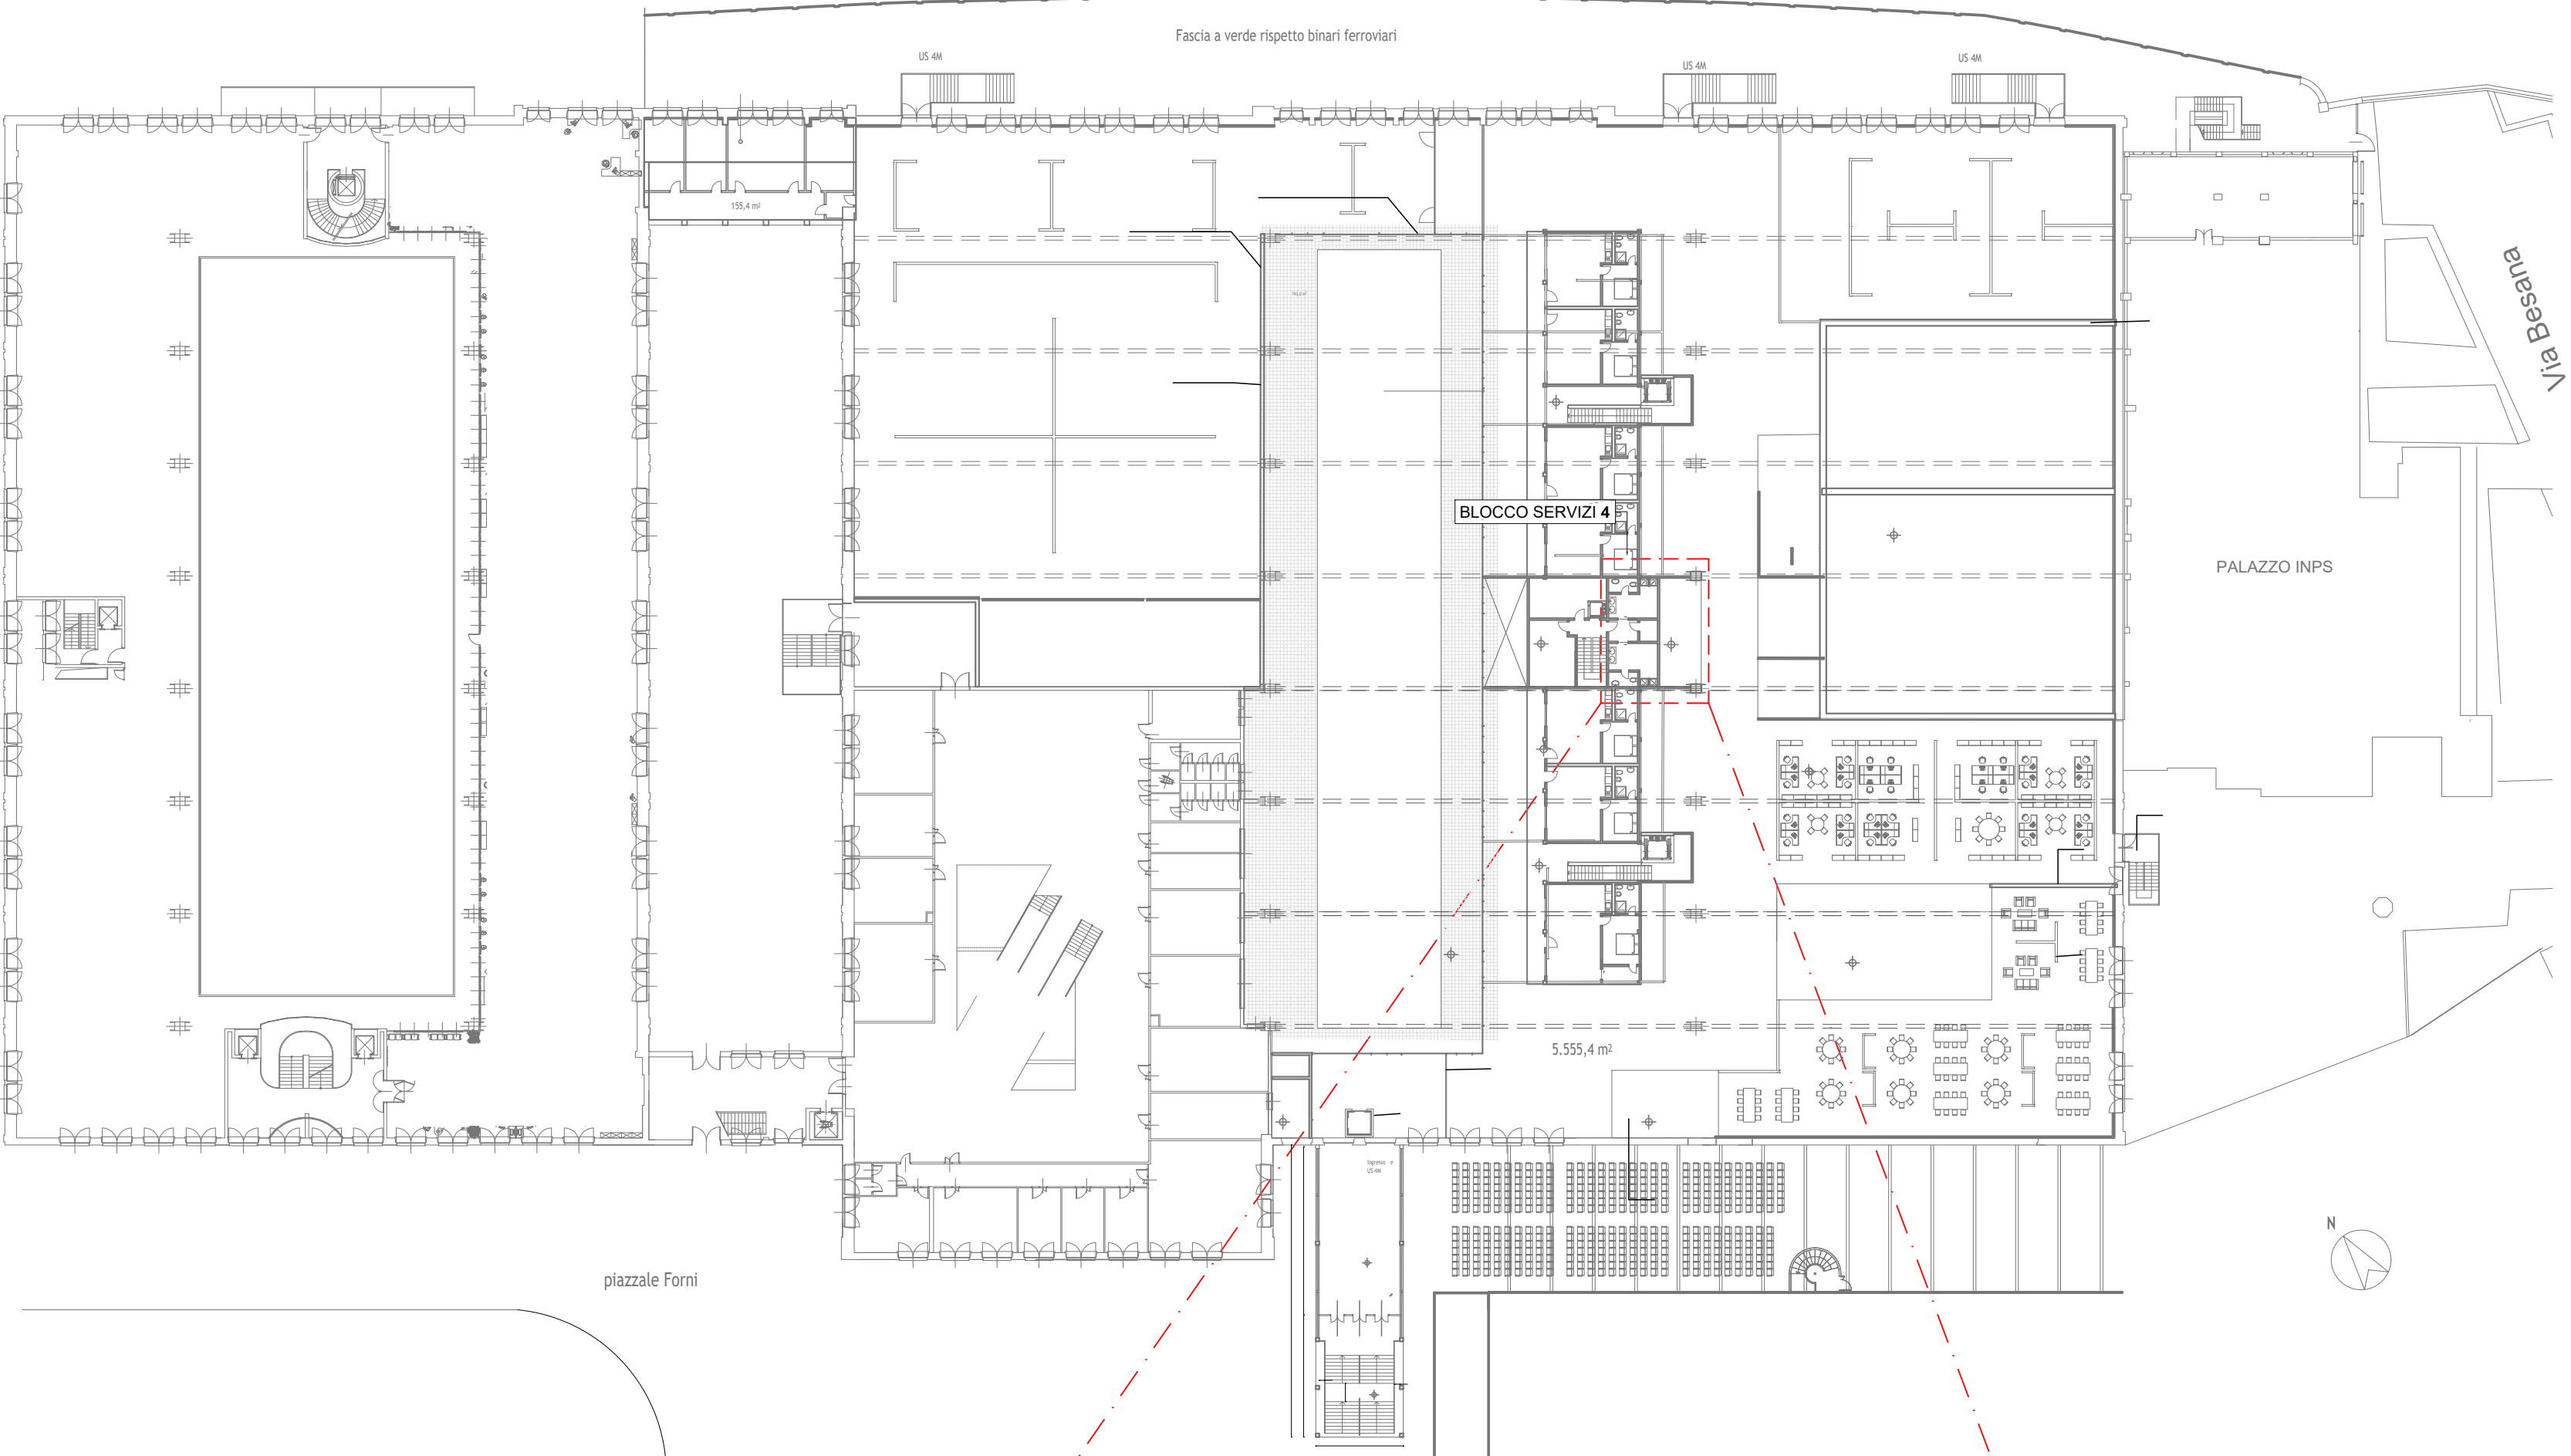

PROGETTO di FATTIBILITA'
TECNICO ECONOMICO

Riqualificazione e Recupero
Ex Linificio Nazionale Piazzale Forni
PIANO NAZIONALE DI RIPRESA E RESILIENZA (PNRR)_MISSIONE 5_COMPONENTE
2 INVESTIMENTO / SUBINVESTIMENTO 2.1 "RIGENERAZIONE URBANA"

CUP E13D21001000001

GRUPPO PROGETTAZIONE

CS A Corrado Serafini **architetti**
Via Paolo Diacono 6, 20133 Milano
Arch. Corrado Serafini, Arch. Greta Magnani, Arch. Roberta Santambrogio
MATTEO VERCELLONI STUDIO DI ARCHITETTURA
VIA VOLTURNO 31 20124 MILANO
Arch. Matteo Vercelloni, Arch. Stefano De Feudis

CONSULENTI



S. P. S. S.r.l. Studio Progetti Strutturali - Ing. Andrea Sala
Via Melchiorre Gioia 64, 20125 Milano
Impianti Elettrici e Meccanici - P.I. Gianluca Terreni
via Circonvallazione 73, Trezzano S/N (MI)
Tecnico Acustico Dott. Gianluca Midali
via R. Sanzio 3 Almenno S. Salvatore (BG)

IMPMEC 09.A

Stato di Progetto

Data

01.2023

Impianto Idrico

Pianta piano soppalco

Scala
1:500/50