


PIANO SOPPALCO

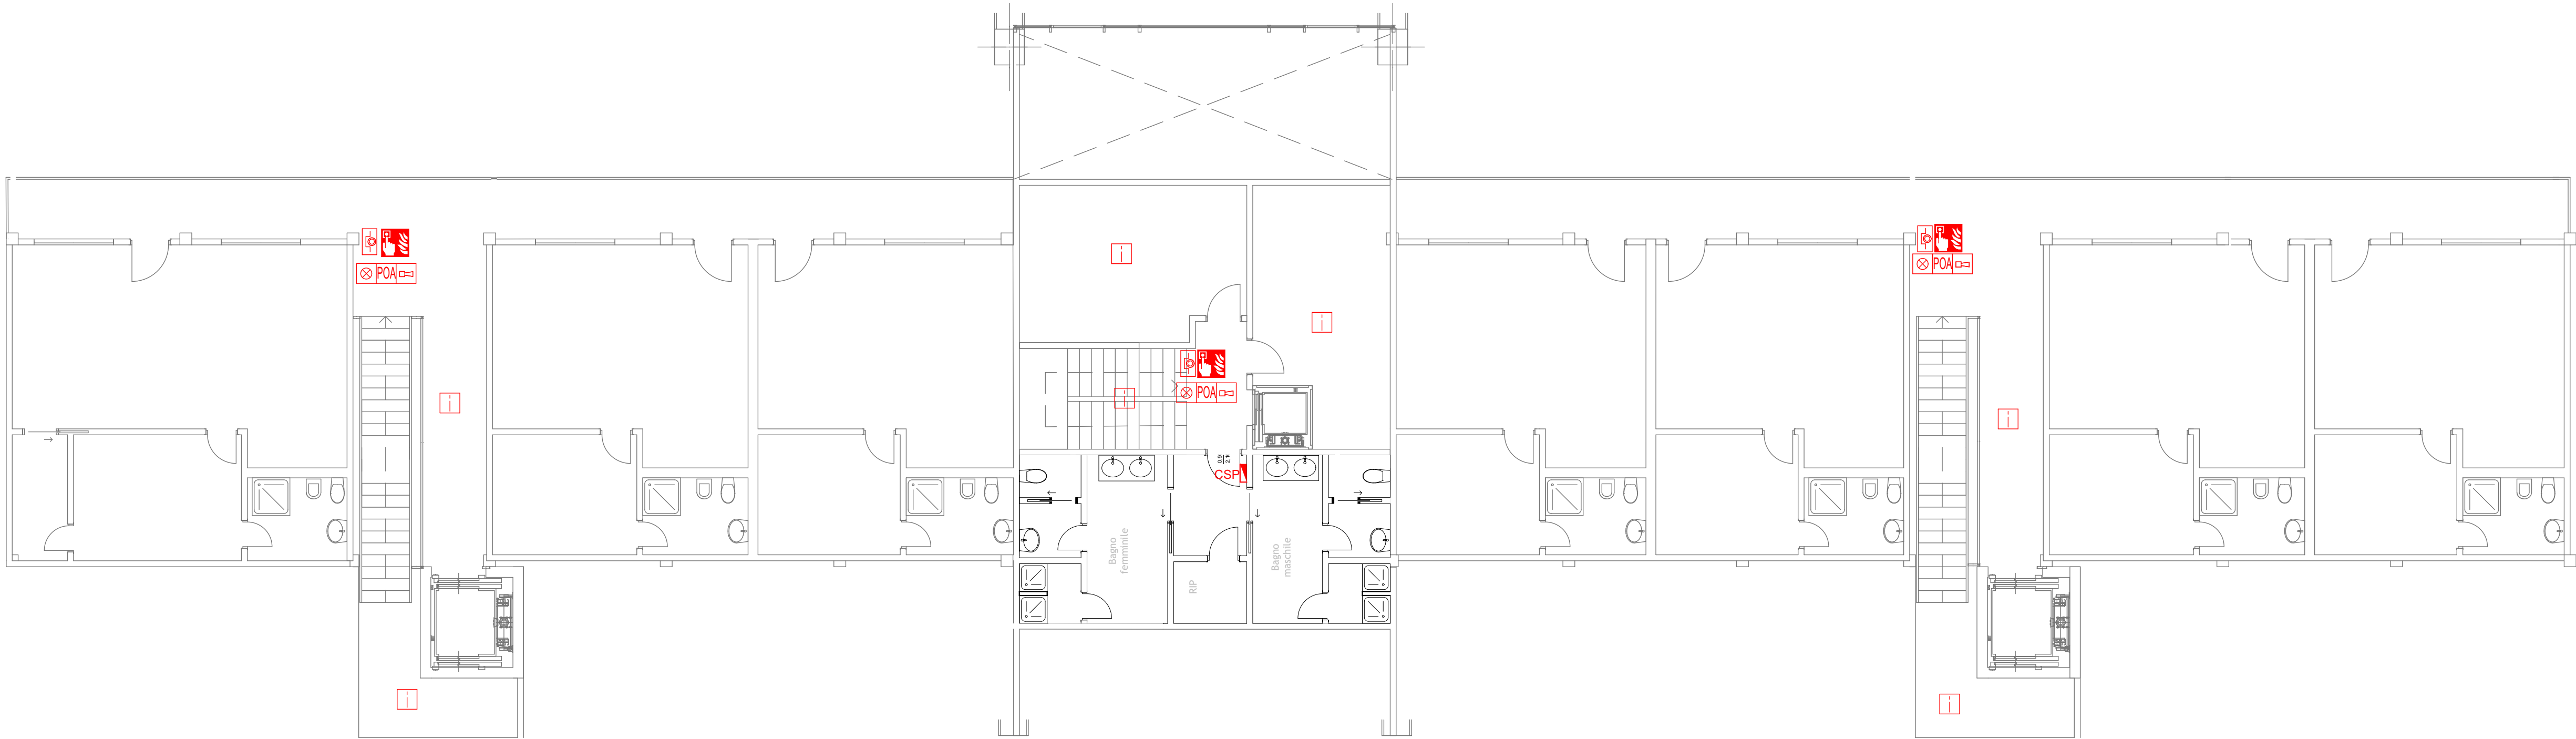

LEGENDA SIMBOLOGIA UNIFICATA IMPIANTI SPECIALI



RILEVATORE DI FUMO
Rivelatore ottico di fumo analogico indirizzato
interattivo. Camera di analisi a doppio percorso ottico.



PULSANTE MANUALE IMPIANTO ANTINCENDIO
Pulsante indirizzato manuale da esterno a rottura
vetro, provvisto di led rosso per la segnalazione locale
di allarme, completo di mascherina di copertura in
plastica per avvisatori manuali.



PANNELLO OTTICO ACUSTICO
Pannello ottico acustico di allarme incendio dal
design moderno, con messaggio di allarme
luminoso, indirizzato con isolatore di linea
integrato, previsto per diffondere un segnale
d'allarme in caso d'incendio.

COMUNE di LODI



PROGETTO di FATTIBILITA'
TECNICO ECONOMICO

Riqualficazione e Recupero
Ex Linificio Nazionale Piazzale Forni
PIANO NAZIONALE DI RIPRESA E RESILIENZA (PNRR)_MISSIONE 5_COMPONENTE
2 INVESTIMENTO / SUBINVESTIMENTO 2.1 "RIGENERAZIONE URBANA"

CUP E13D21001000001

GRUPPO PROGETTAZIONE

CS A Corrado Serafini **architetti**
Via Paolo Diacono 6, 20133 Milano
Arch. Corrado Serafini, Arch. Greta Magnani, Arch. Roberta Santambrogio
MATTEO VERCELLONI STUDIO DI ARCHITETTURA
VIA VOLTURNO 31 20124 MILANO
Arch. Matteo Vercelloni, Arch. Stefano De Feudis

CONSULENTI



S. P. S. S.r.l. Studio Progetti Strutturali - Ing. Andrea Sala
Via Melchiorre Gioia 64, 20125 Milano
Impianti Elettrici e Meccanici - P.I. Gianluca Terreni
via Circonvallazione 73, Trezzano S/N (MI)
Tecnico Acustico Dott. Gianluca Midali
via R. Sanzio 3 Almenno S. Salvatore (BG)

IMPEL 012

Stato di Progetto
Impianti speciali - antincendio
piano soppalco

Data
prima emissione
01.2023
rev.01 02.2023

Scala:
1:100