


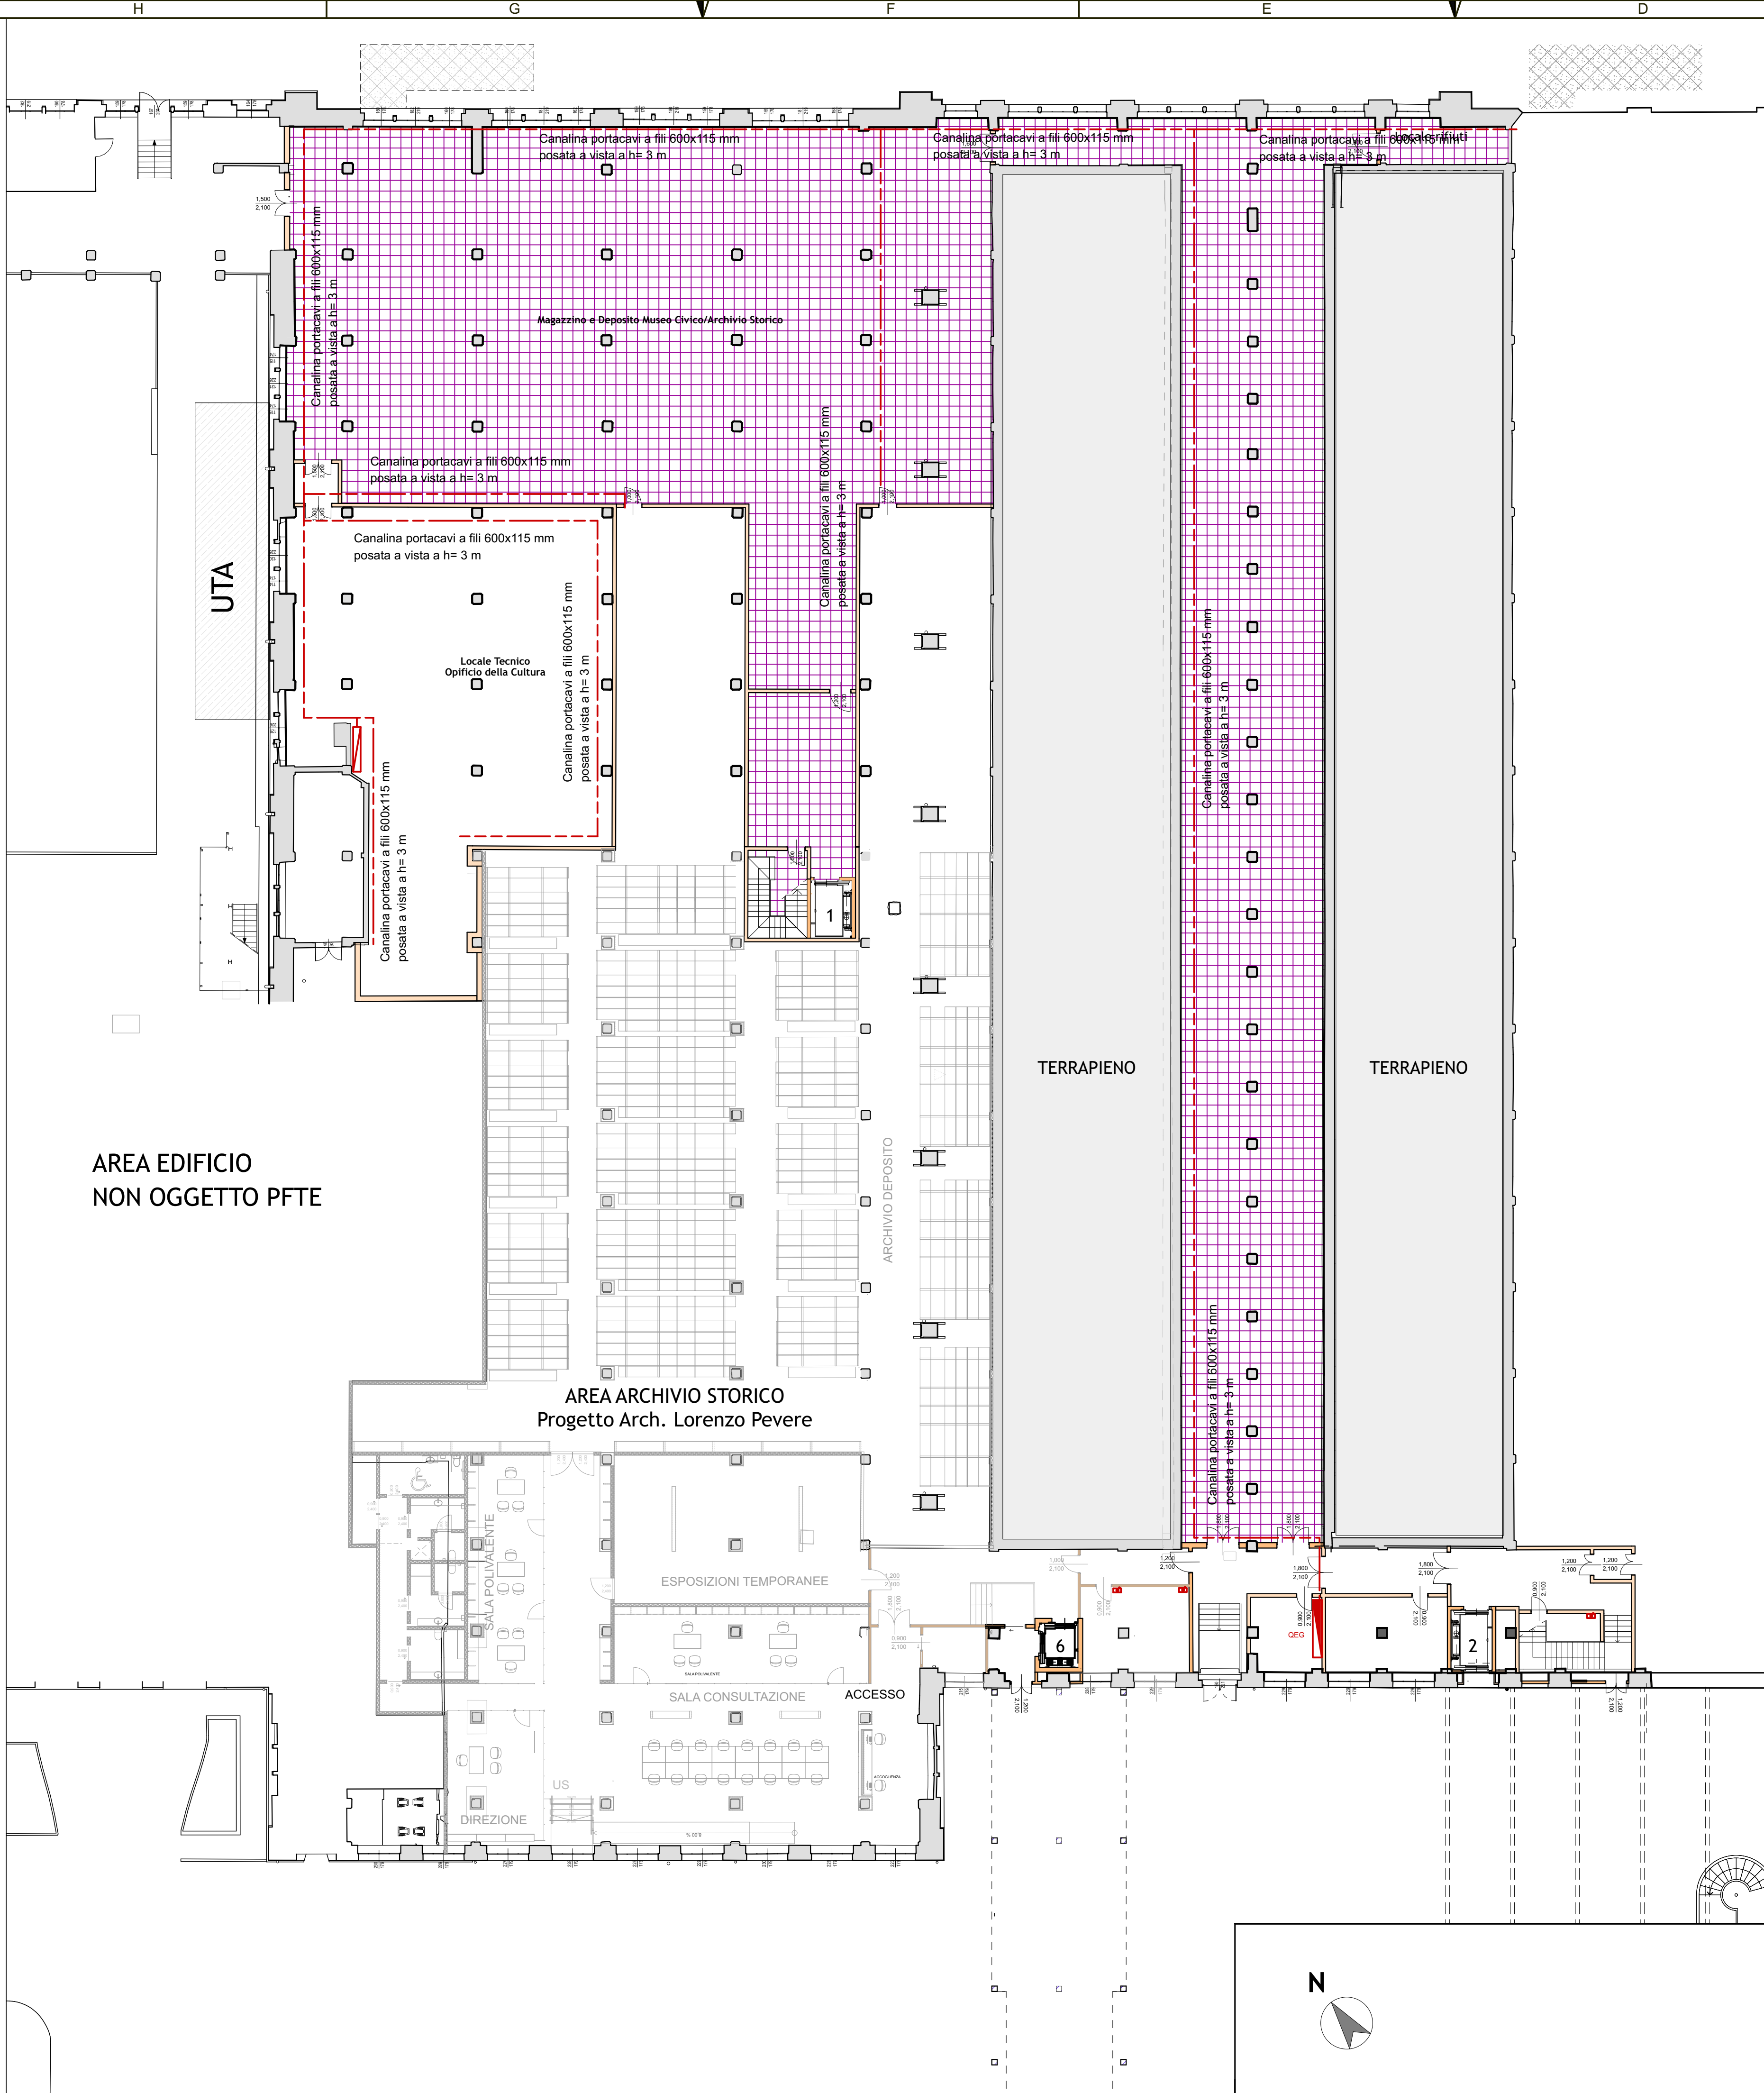


LEGENDA SIMBOLOGIA UNIFICATA IMPIANTO ELETTRICO

PASSERELLA PORTACAVI A RETE CON SEPARATORE, D600x115mm

PASSERELLA PORTACAVI tipo CABLOFIL

600x115mm (utile interna 105mm)

OPERE COMPLEMENTARI - FASI DI COMPLETAMENTO SUCCESSIVE

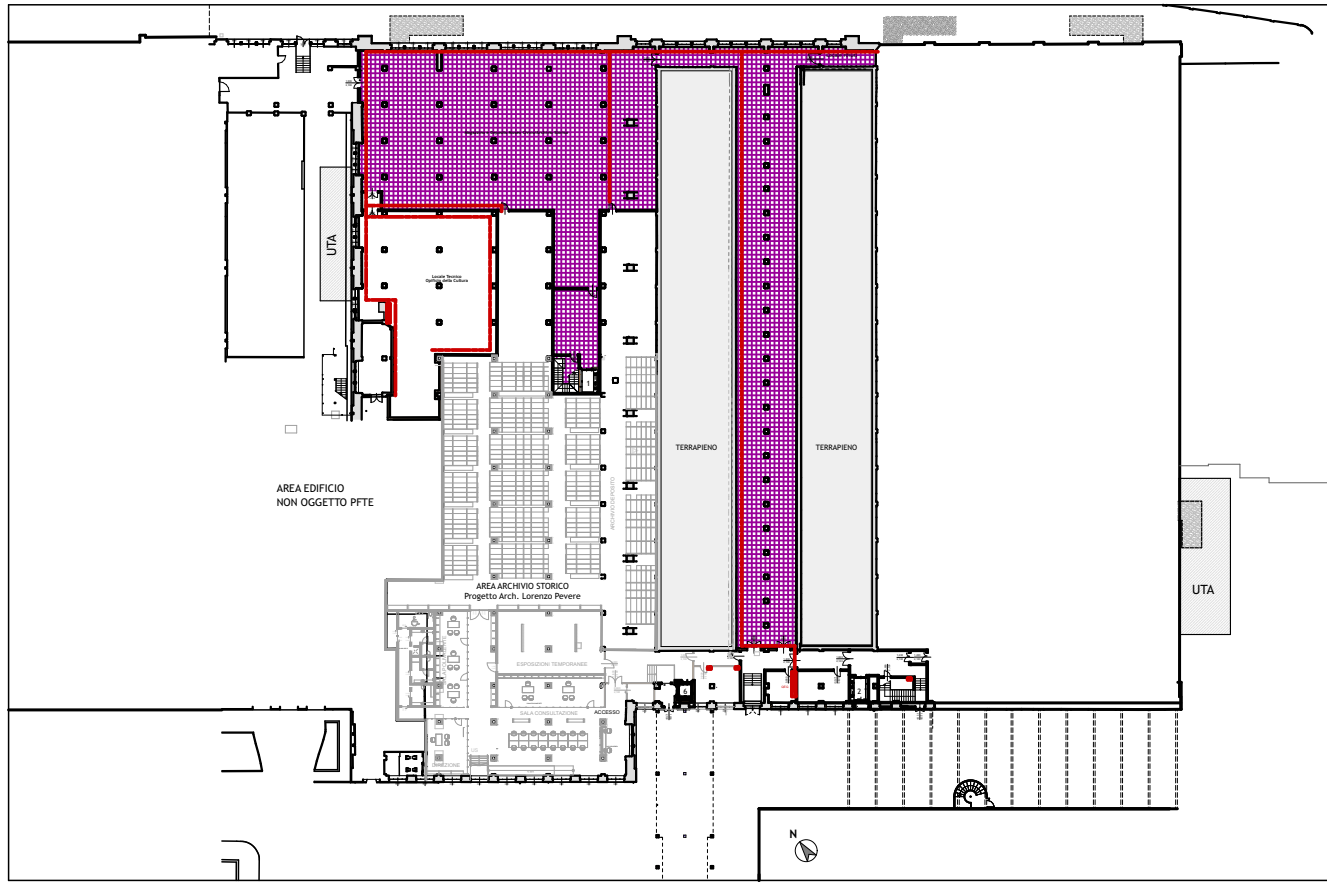

COMUNE di LODI



PROGETTO di FATTIBILITA'  
TECNICO ECONOMICO

Riqualficazione e Recupero  
Ex Linificio Nazionale Piazzale Forni  
PIANO NAZIONALE DI RIPRESA E RESILIENZA (PNRR)\_MISSIONE 5\_COMPONENTE  
2 INVESTIMENTO / SUBINVESTIMENTO 2.1 "RIGENERAZIONE URBANA"

CUP E13D21001000001

GRUPPO PROGETTAZIONE

CS A Corrado Serafini architetti  
Via Paolo Diacono 6, 20133 Milano  
Arch. Corrado Serafini, Arch. Greta Magnani, Arch. Roberta Santambrogio  
MATTEO VERCELLONI STUDIO DI ARCHITETTURA  
VIA VOLTURNO 31 20124 MILANO  
Arch. Matteo Vercelloni, Arch. Stefano De Feudis

CONSULENTI

SPS S. P. S. S.r.l. Studio Progetti Strutturali - Ing. Andrea Sala  
Via Melchiorre Gioia 64, 20125 Milano  
Impianti Elettrici e Meccanici - P.I. Gianluca Terreni  
via Circonvallazione 73, Trezzano S/N (MI)  
Tecnico Acustico Dott. Gianluca Midali  
via R. Sanzio 3 Almenno S. Salvatore (BG)

IMPEL 001

IMPIANTI ELETTRICI

Stato di Progetto

Distribuzione impianti elettrici  
piano interrato

Data  
prima emissione  
01.2023  
rev.01 02.2023

Scala:  
1:200