




PIANTA PIANO RIALZATO
scala 1:500

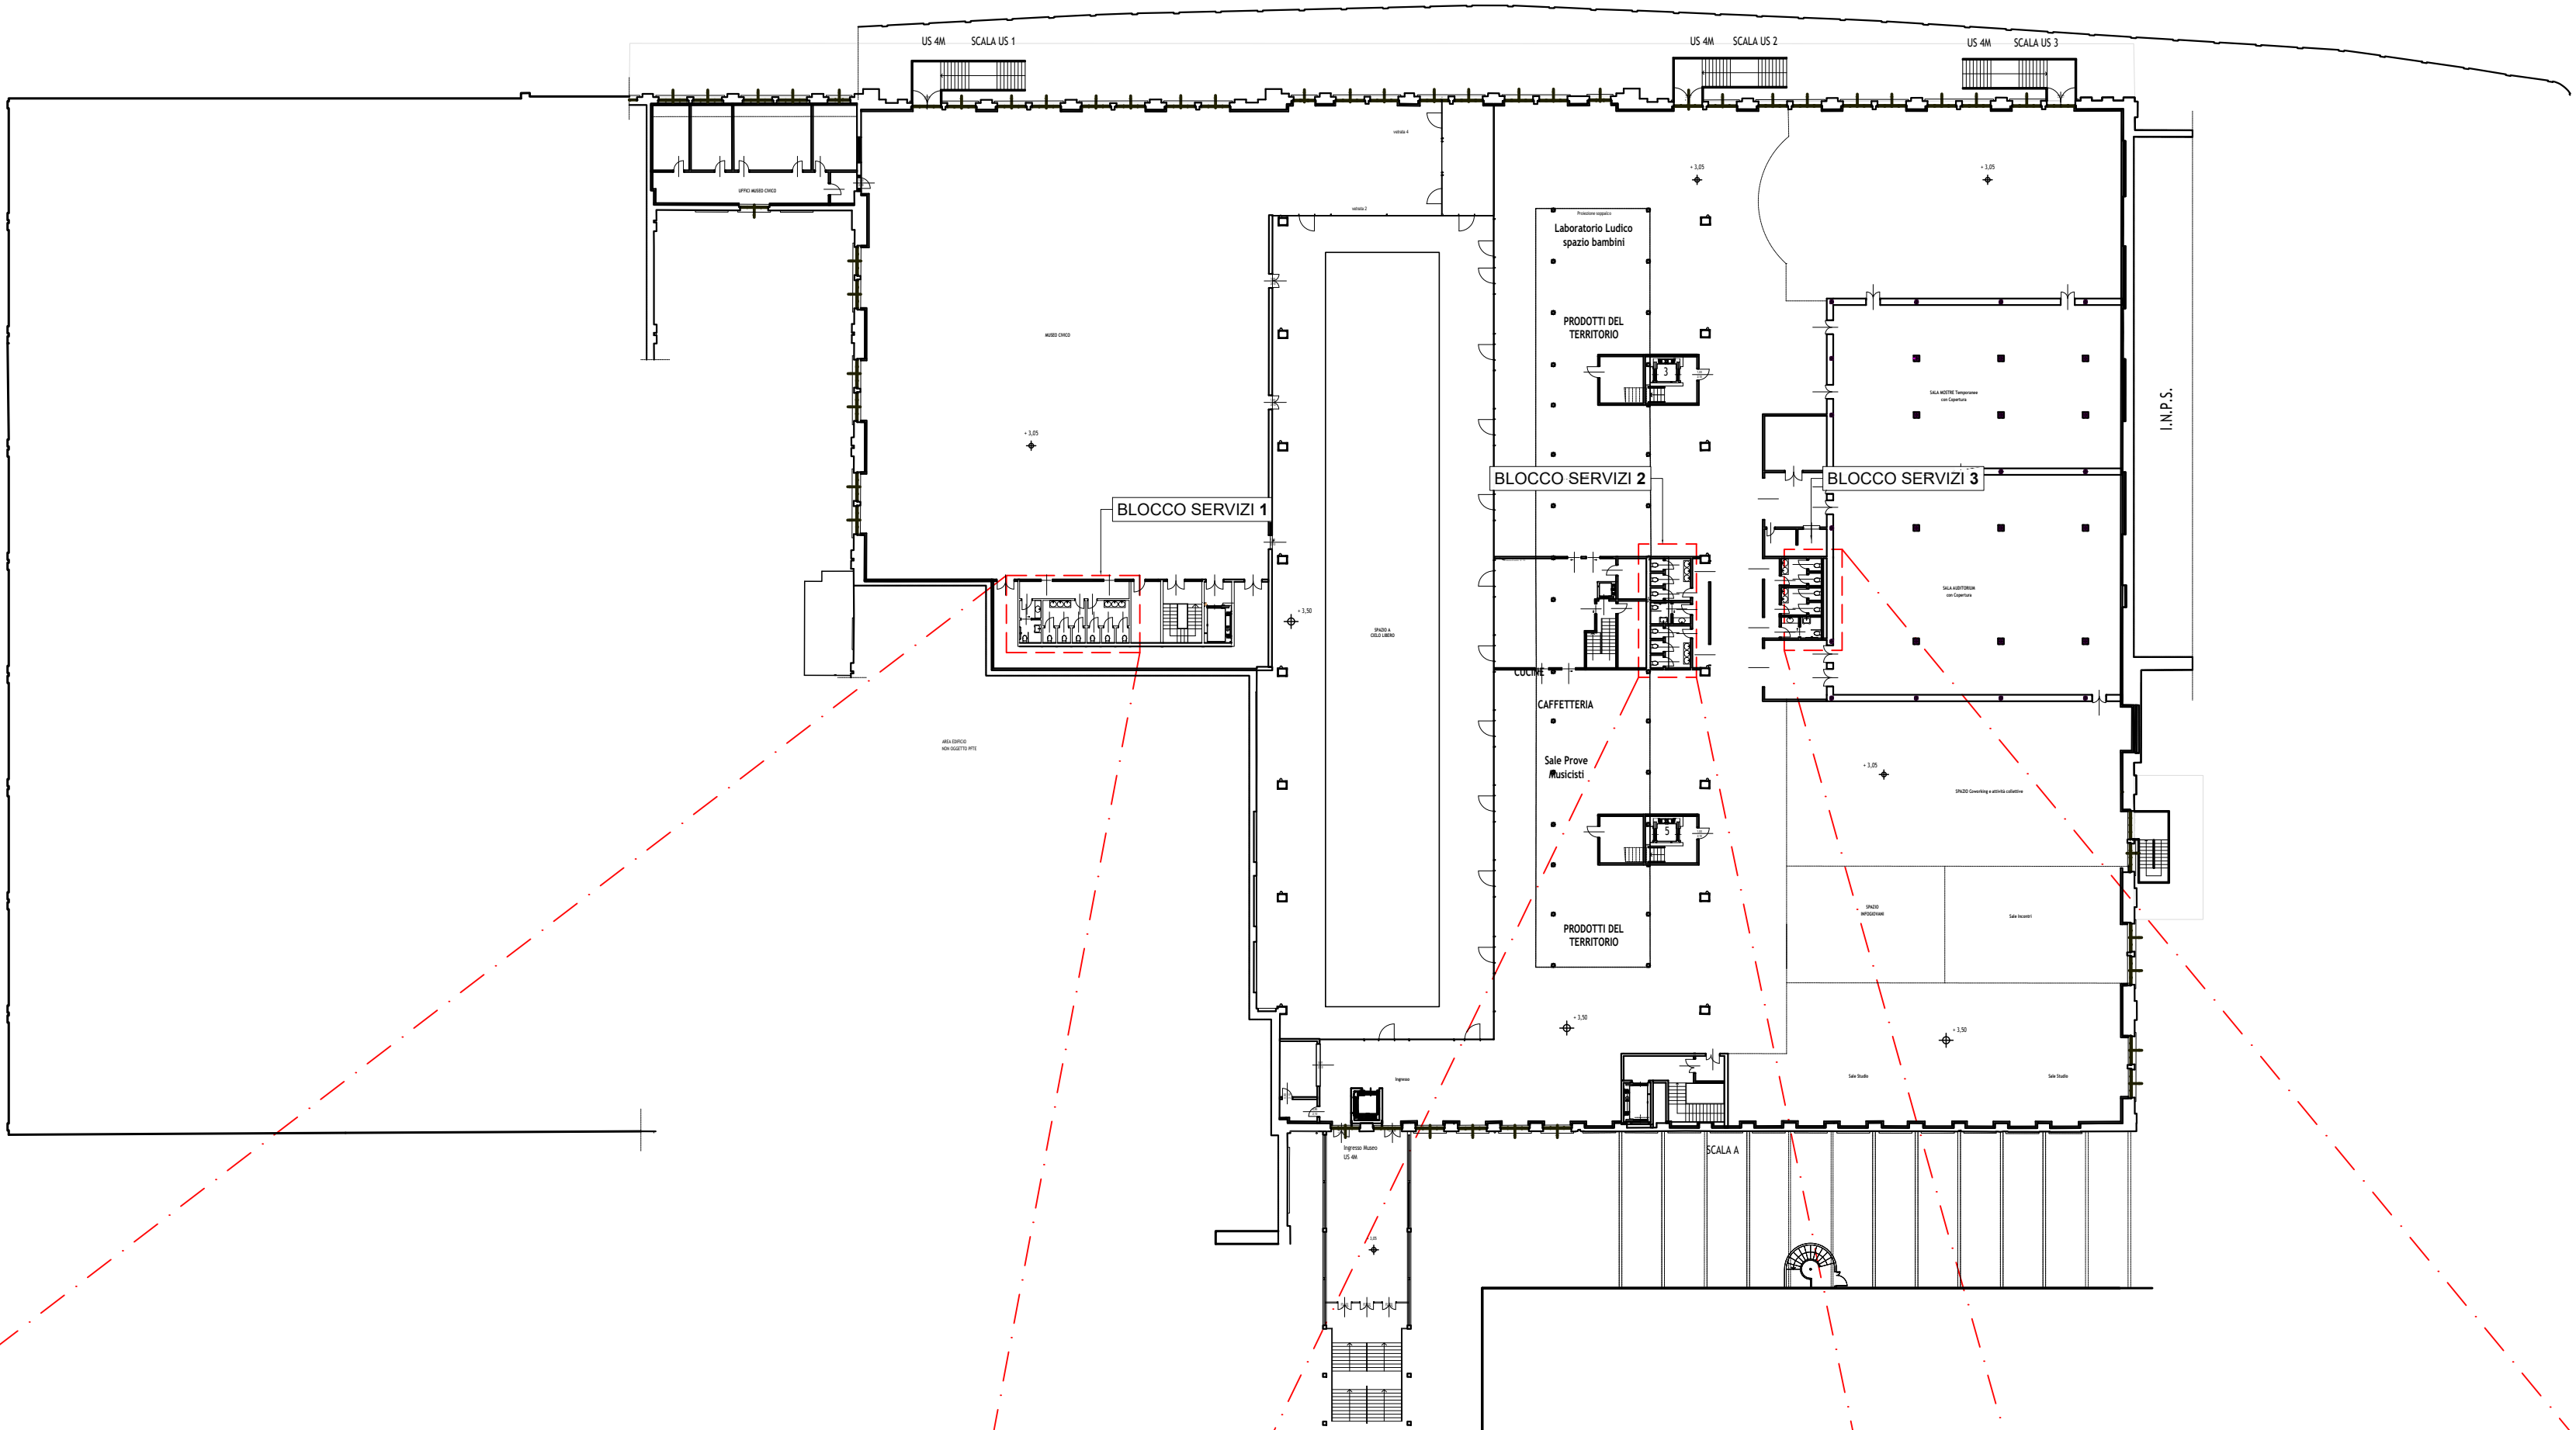


Legenda	
	Montante canalizzazione di estrazione
	Griglia di ripresa Dim.: 300x150 - 240 m³/h
	Griglia di ripresa Dim.: 250x150 - 185 m³/h
	Valvola di aspirazione Dim.: Ø 100 - 40 m³/h
	Cassonetto di aspirazione Portata aria: 905 m³/h
	Griglie di transito aria AK: 0,06 m²
	Cassonetto di aspirazione Portata aria: 670 m³/h
	Griglia di ripresa Dim.: 300x200 - 330 m³/h
	Cassonetto di aspirazione Portata aria: 1440 m³/h
	Canalizzazione di estrazione aria
	Condotti flessibili di estrazione aria

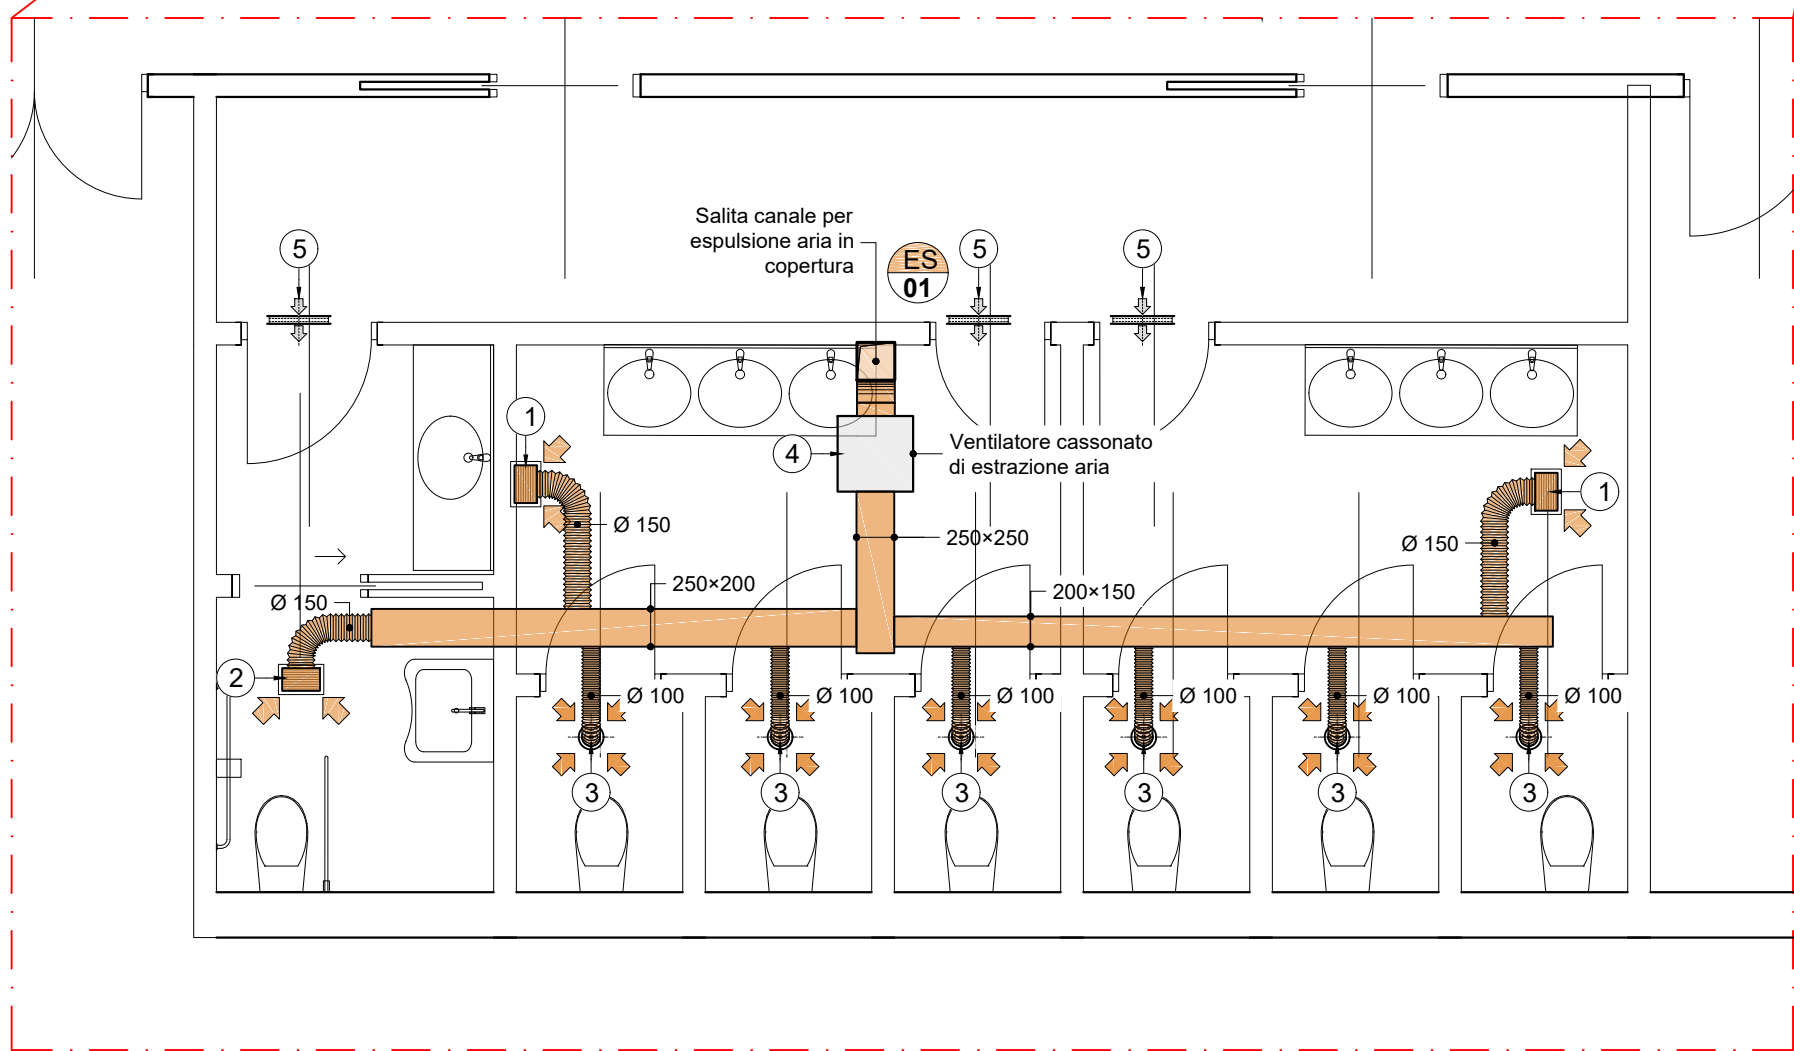

BLOCCO SERVIZI 1
scala 1:50

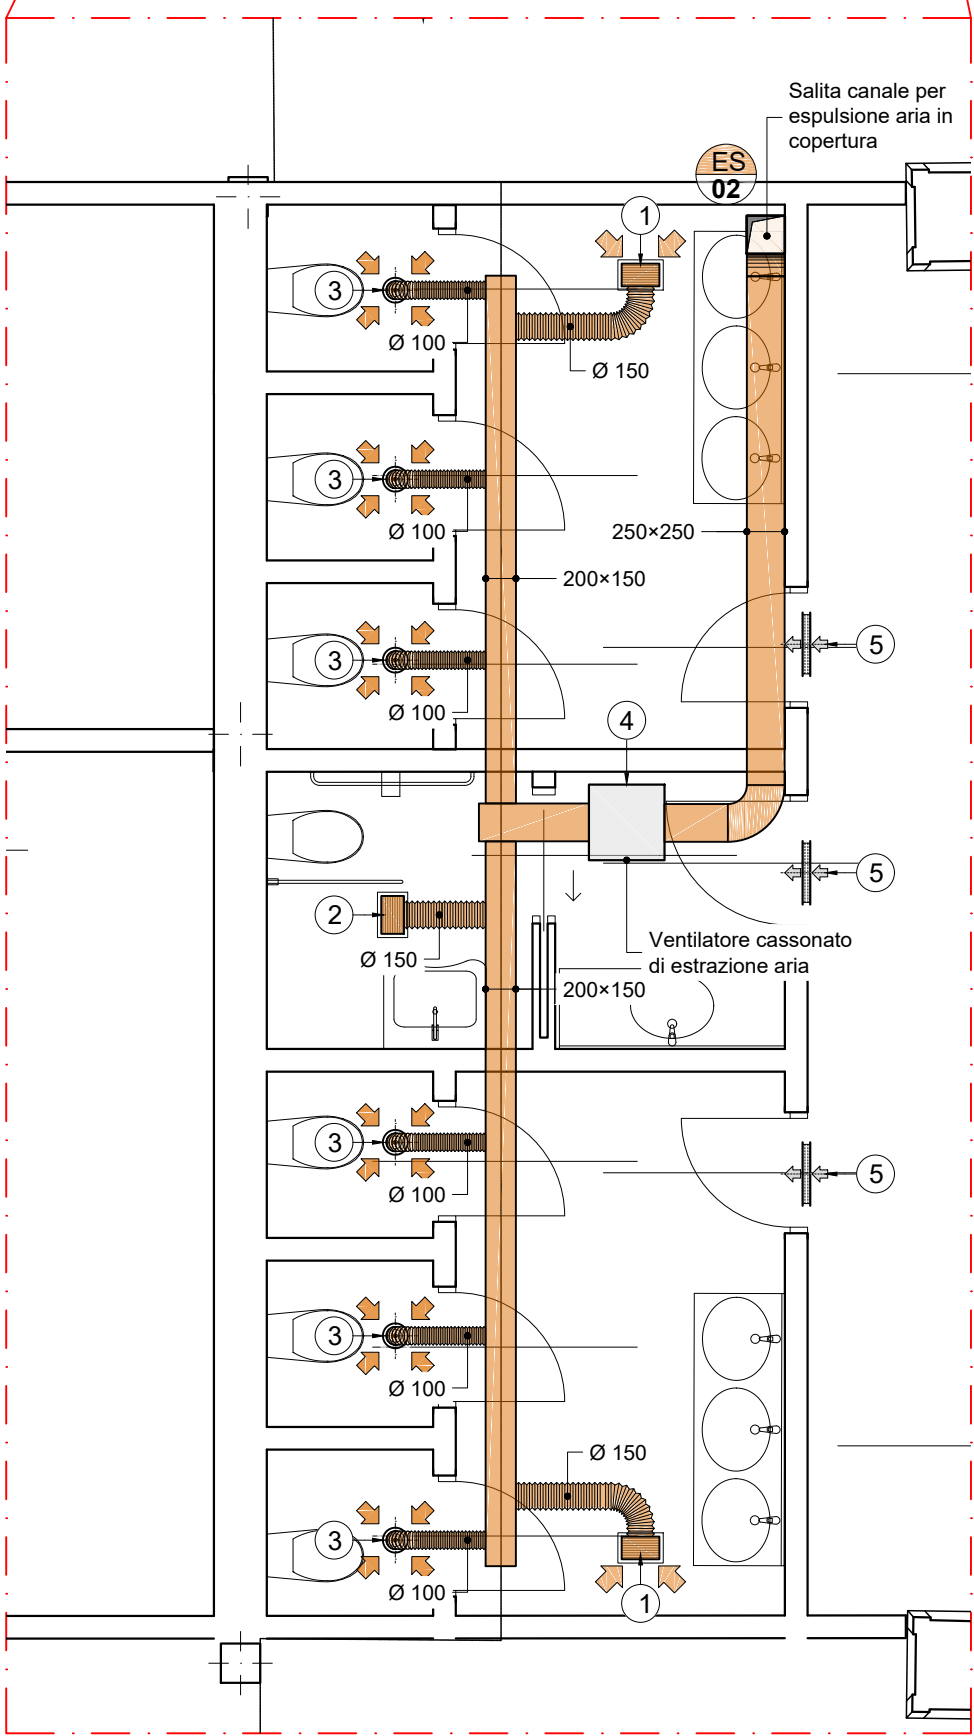

BLOCCO SERVIZI 2
scala 1:50

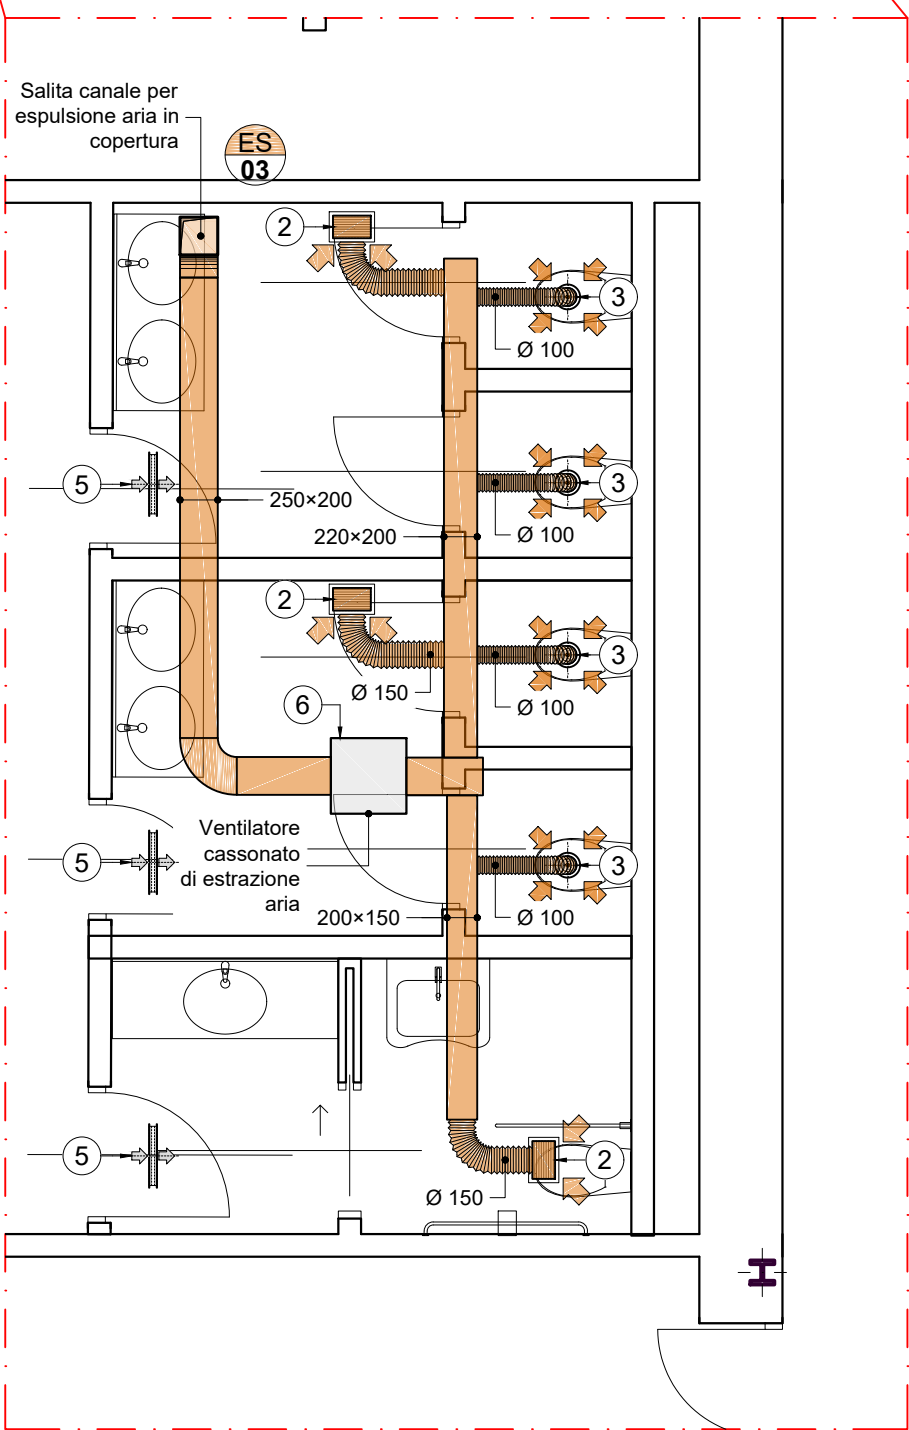

BLOCCO SERVIZI 3
scala 1:50

COMUNE di LODI



PROGETTO di FATTIBILITA'
TECNICO ECONOMICO

Riqualificazione e Recupero
Ex Linificio Nazionale Piazzale Forni
PIANO NAZIONALE DI RIPRESA E RESILIENZA (PNRR)_MISSIONE 5_COMPONENTE
2 INVESTIMENTO / SUBINVESTIMENTO 2.1 "RIGENERAZIONE URBANA"

CUP E13D21001000001

GRUPPO PROGETTAZIONE

CS A Corrado Serafini architetti
Via Paolo Diacono 6, 20133 Milano
Arch. Corrado Serafini, Arch. Greta Magnani, Arch. Roberta Santambrogio
MATTEO VERCELLONI STUDIO DI ARCHITETTURA
VIA VOLTURNO 31 20124 MILANO
Arch. Matteo Vercelloni, Arch. Stefano De Feudis

CONSULENTI

SPS S. P. S. S.r.l. Studio Progetti Strutturali - Ing. Andrea Sala
Via Melchiorre Gioia 64, 20125 Milano
Impianti Elettrici e Meccanici - P.I. Gianluca Terreni
via Circonvallazione 73, Trezzano S/N (MI)
Tecnico Acustico Dott. Gianluca Midali
via R. Sanzio 3 Almenno S. Salvatore (BG)

IMPMEC 011

Stato di Progetto

Data

01.2023

Impianto estrazione aria servizi

Pianta piano rialzato

Scala
1:500/50