

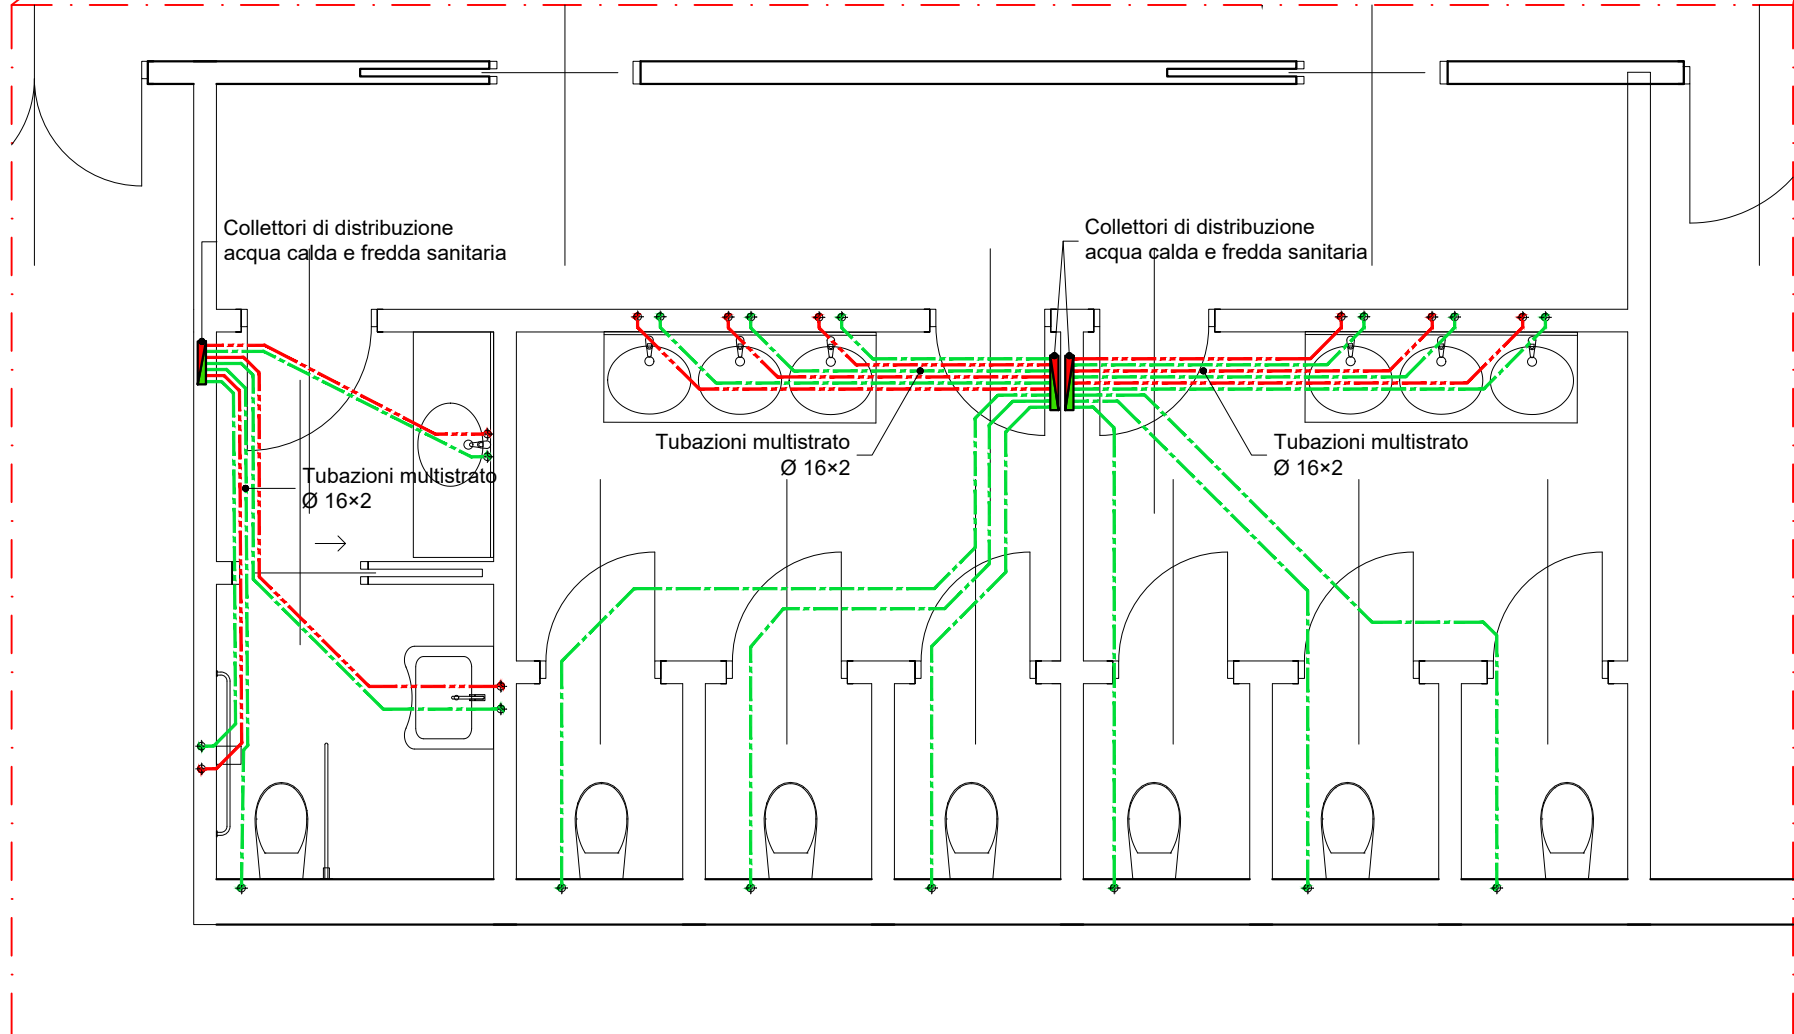



PIANTA PIANO RIALZATO  
scala 1:500

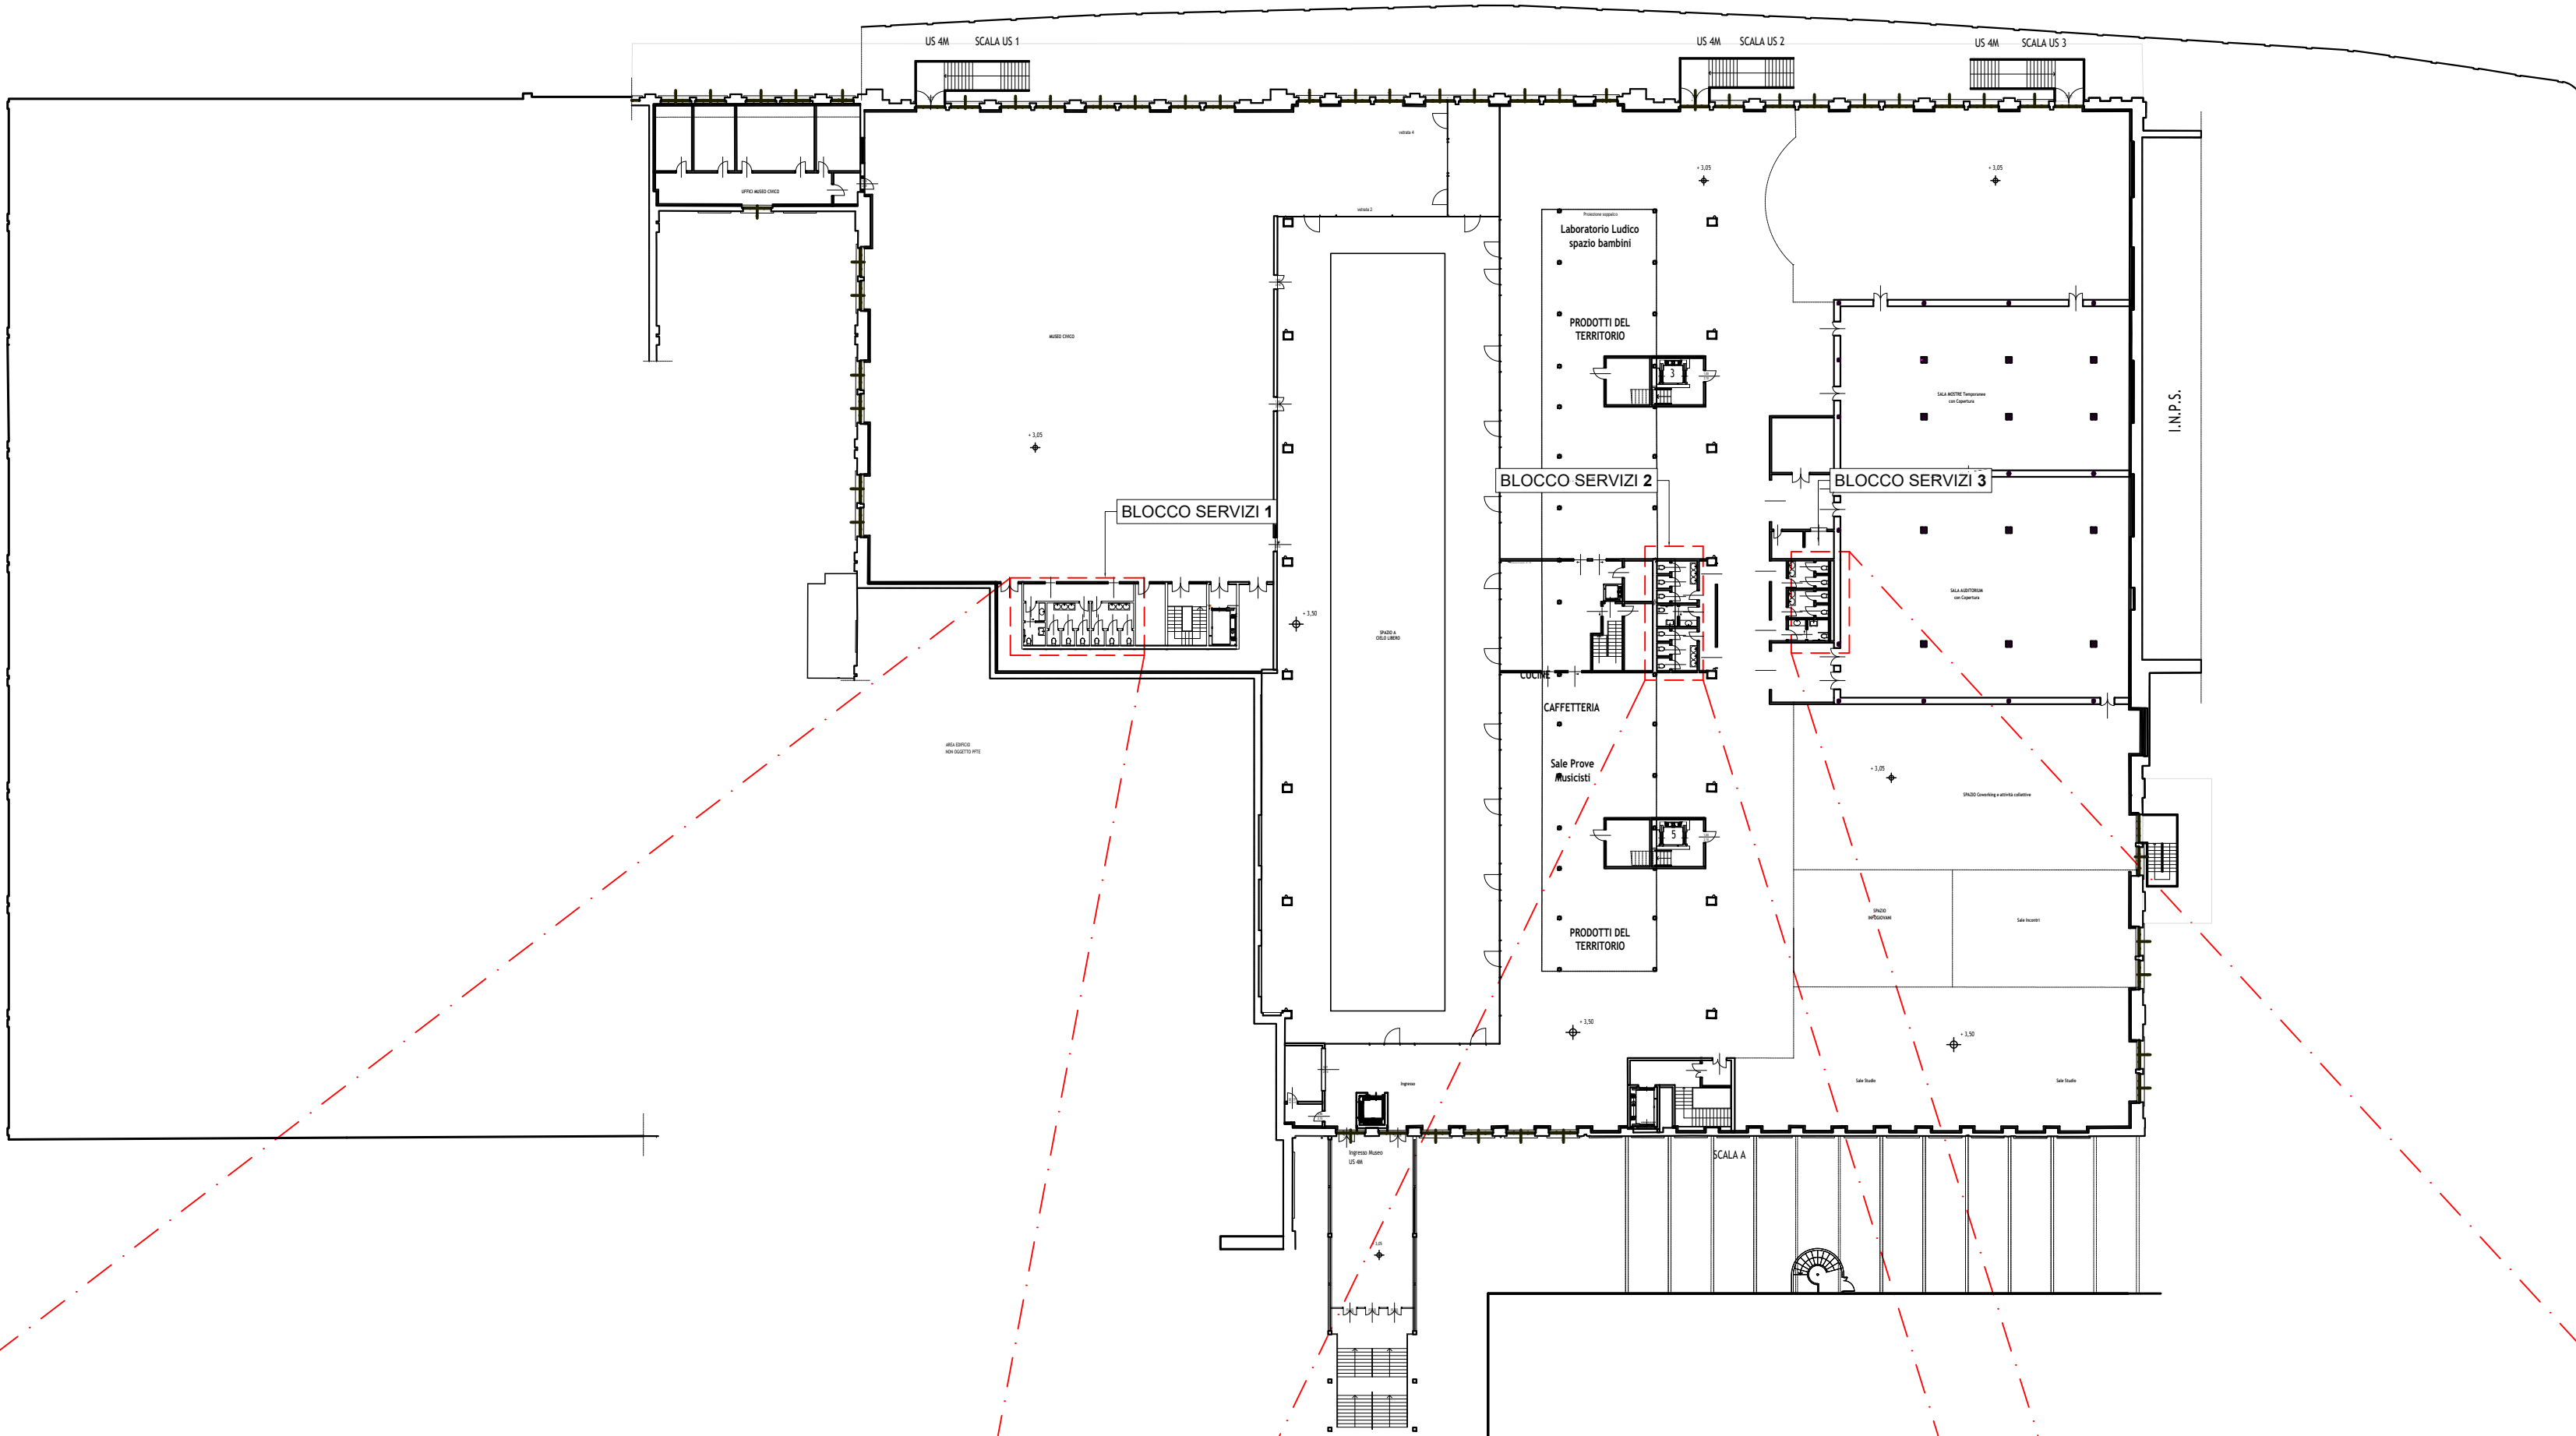

BLOCCO SERVIZI 1  
scala 1:50

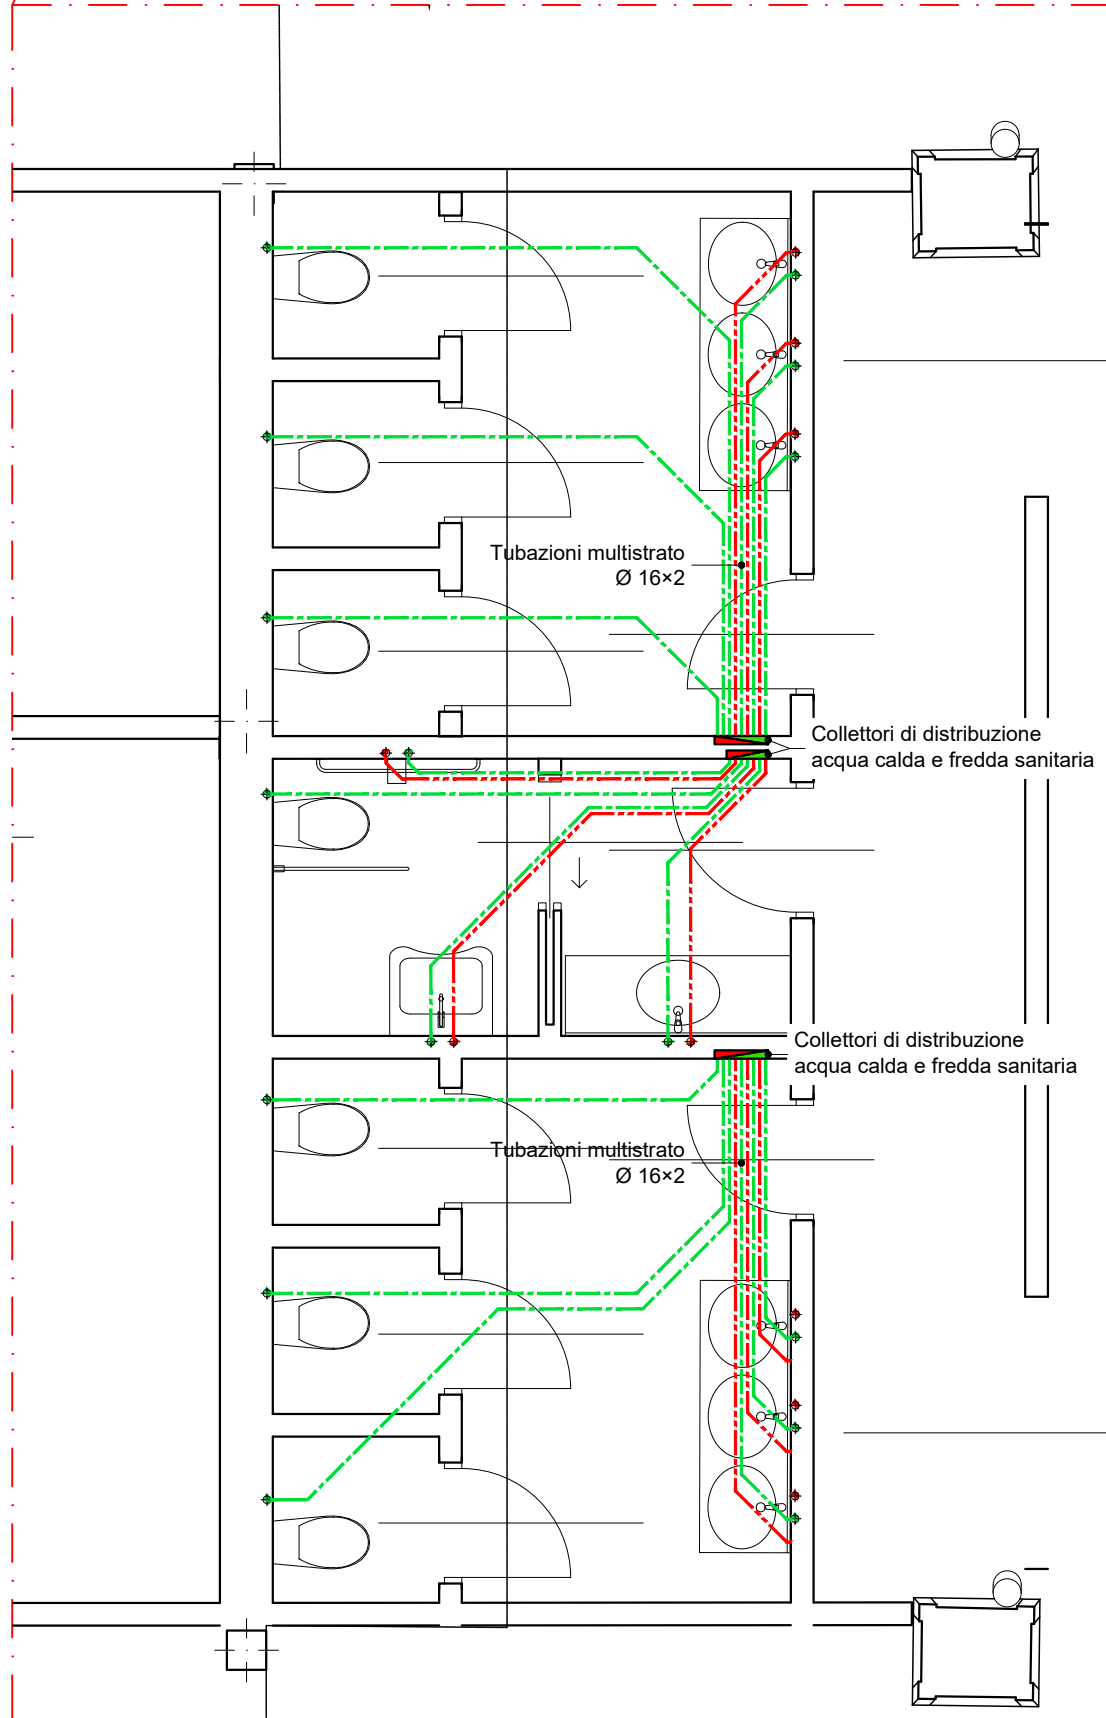

BLOCCO SERVIZI 2  
scala 1:50

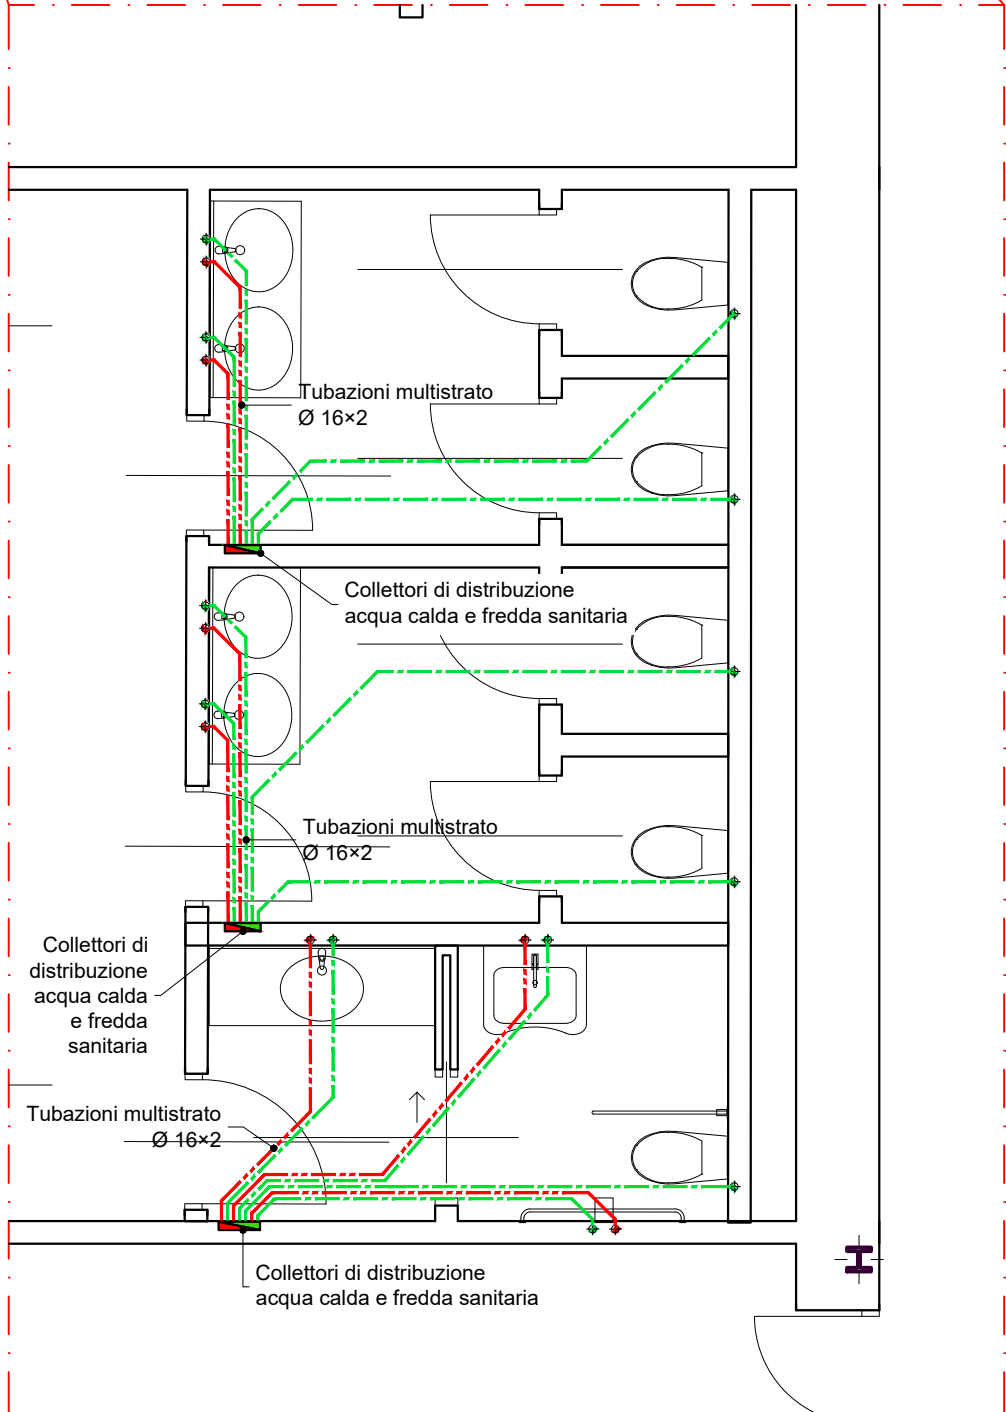

BLOCCO SERVIZI 3  
scala 1:50

COMUNE di LODI



PROGETTO di FATTIBILITA'  
TECNICO ECONOMICO

Riquilificazione e Recupero  
Ex Linificio Nazionale Piazzale Forni  
PIANO NAZIONALE DI RIPRESA E RESILIENZA (PNRR)\_MISSIONE 5\_COMPONENTE  
2 INVESTIMENTO / SUBINVESTIMENTO 2.1 "RIGENERAZIONE URBANA"

CUP E13D21001000001

GRUPPO PROGETTAZIONE

CS A Corrado Serafini architetti  
Via Paolo Diacono 6, 20133 Milano  
Arch. Corrado Serafini, Arch. Greta Magnani, Arch. Roberta Santambrogio  
MATTEO VERCELLONI STUDIO DI ARCHITETTURA  
VIA VOLTURNO 31 20124 MILANO  
Arch. Matteo Vercelloni, Arch. Stefano De Feudis

CONSULENTI

SPS S.P.S. S.r.l. Studio Progetti Strutturali - Ing. Andrea Sala  
Via Melchiorre Gioia 64, 20125 Milano  
Impianti Elettrici e Meccanici - P.I. Gianluca Terreni  
via Circonvallazione 73, Trezzano S/N (MI)  
Tecnico Acustico Dott. Gianluca Midali  
via R. Sanzio 3 Almenno S. Salvatore (BG)

IMPMEC 09

Stato di Progetto

Data

01.2023

Impianto Idrico

Pianta piano rialzato

Scala  
1:500/50