



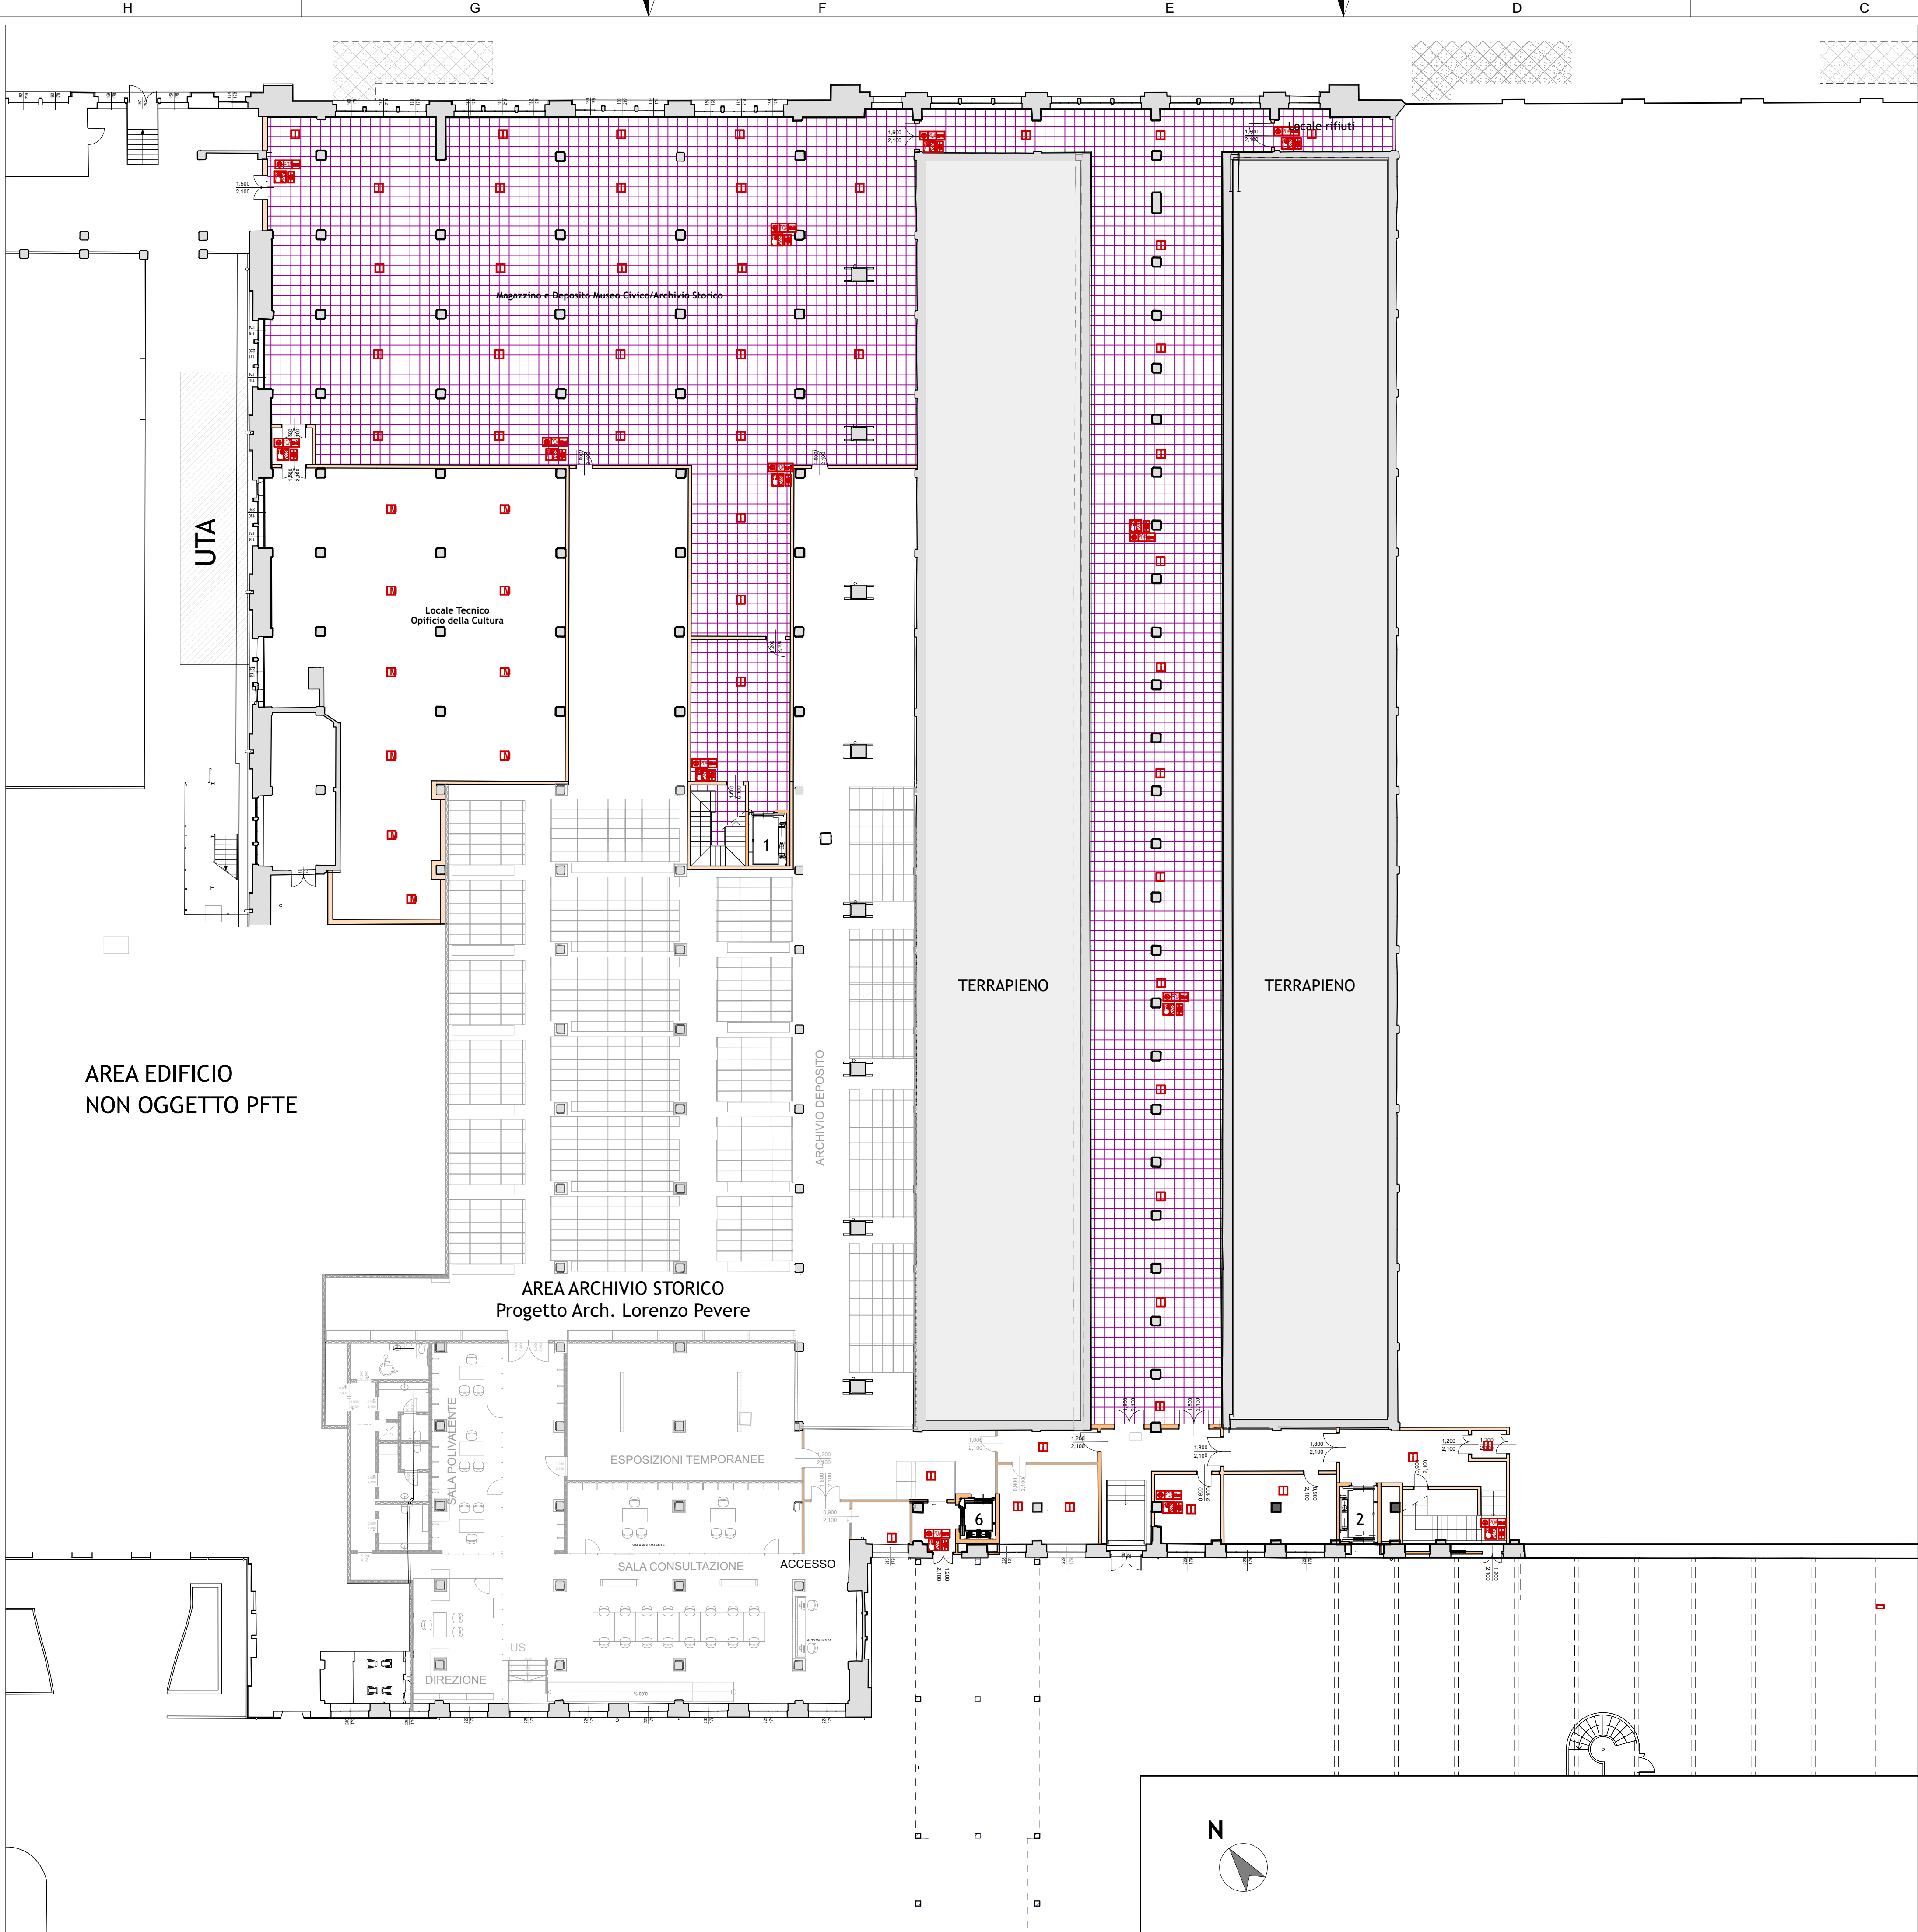

LEGENDA SIMBOLOGIA UNIFICATA IMPIANTI SPECIALI

- RILEVATORE DI FUMO
Rilevatore ottico di fumo analogico bidirezionale. Caratterizzato da un sistema di rilevamento ottico. Caratterizzato da un sistema di rilevamento ottico.
- RILEVATORE MANUALE E RILEVATORE AUTOMATICO
Rilevatore termomeccanico analogico. Rilevatore costituito da un sistema termomeccanico. Rilevatore con sistema di rilevamento di temperatura (10°C al minuto) ed al raggiungimento di 50°C.
- RILEVANTE MANUALE E RILEVATORE AUTOMATICO
Rilevatore termomeccanico analogico. Rilevatore costituito da un sistema termomeccanico. Rilevatore con sistema di rilevamento di temperatura (10°C al minuto) ed al raggiungimento di 50°C.
- PANNELLO OTTICO ACUSTICO
Pannello ottico acustico di allarme. Pannello con design moderno, con messaggio di allarme luminoso. Pannello con messaggio di allarme luminoso. Pannello con messaggio di allarme luminoso. Pannello con messaggio di allarme luminoso.

OPERE COMPLEMENTARI - FASI DI COMPLETAMENTO SUCCESSIVE

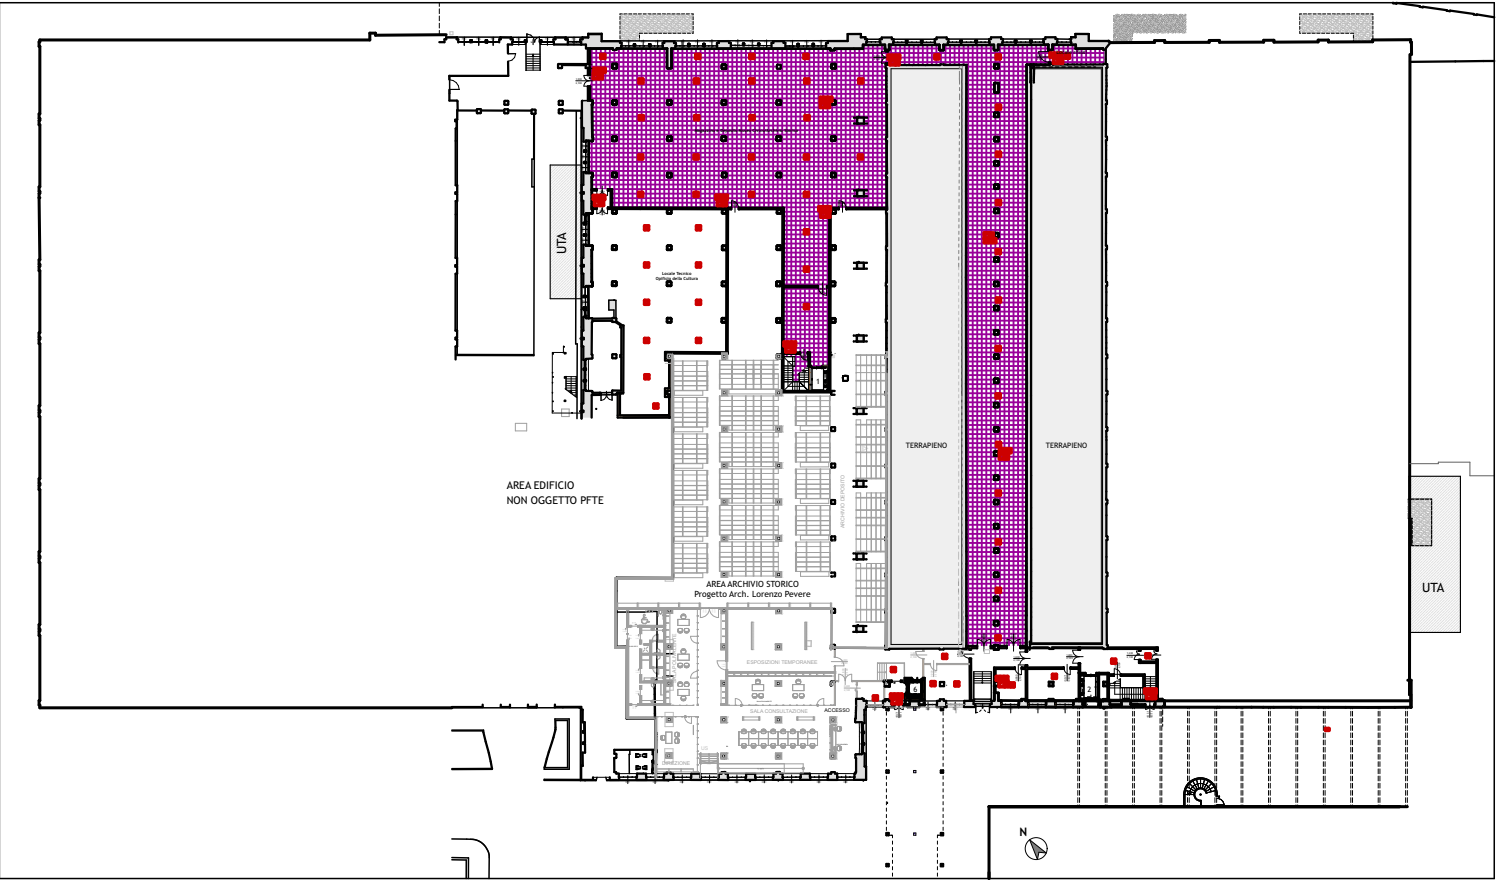

COMUNE di LODI



PROGETTO di FATTIBILITA'
TECNICO ECONOMICO

Riquilificazione e Recupero
Ex Linificio Nazionale Piazzale Forni
PIANO NAZIONALE DI RIPRESA E RESILIENZA (PNRR)_MISSIONE 5_COMPONENTE
2 INVESTIMENTO / SUBINVESTIMENTO 2.1 "RIGENERAZIONE URBANA"

CUP E13D21001000001

GRUPPO PROGETTAZIONE

CS A Corrado Serafini architetti
Via Paolo Diacono 6, 20133 Milano
Arch. Corrado Serafini, Arch. Greta Magnani, Arch. Roberta Santambrogio
MATTEO VERCELLONI STUDIO DI ARCHITETTURA
VIA VOLTURNO 31 20124 MILANO
Arch. Matteo Vercelloni, Arch. Stefano De Feudis

CONSULENTI

S. P. S. S.r.l. Studio Progetti Strutturali - Ing. Andrea Sala
Via Melchiorre Gioia 64, 20125 Milano
Impianti Elettrici e Meccanici - P.I. Gianluca Terreni
via Circonvallazione 73, Trezzano S/N (MI)
Tecnico Acustico Dott. Gianluca Midali
via R. Sanzio 3 Almenno S. Salvatore (BG)

IMPEL 003

IMPIANTI ELETTRICI
Stato di Progetto

Impianti speciali - antincendio
piano interrato

Data
prima emissione
01.2023
rev.01 02.2023

Scala:
1:200

